


PŮDORYS

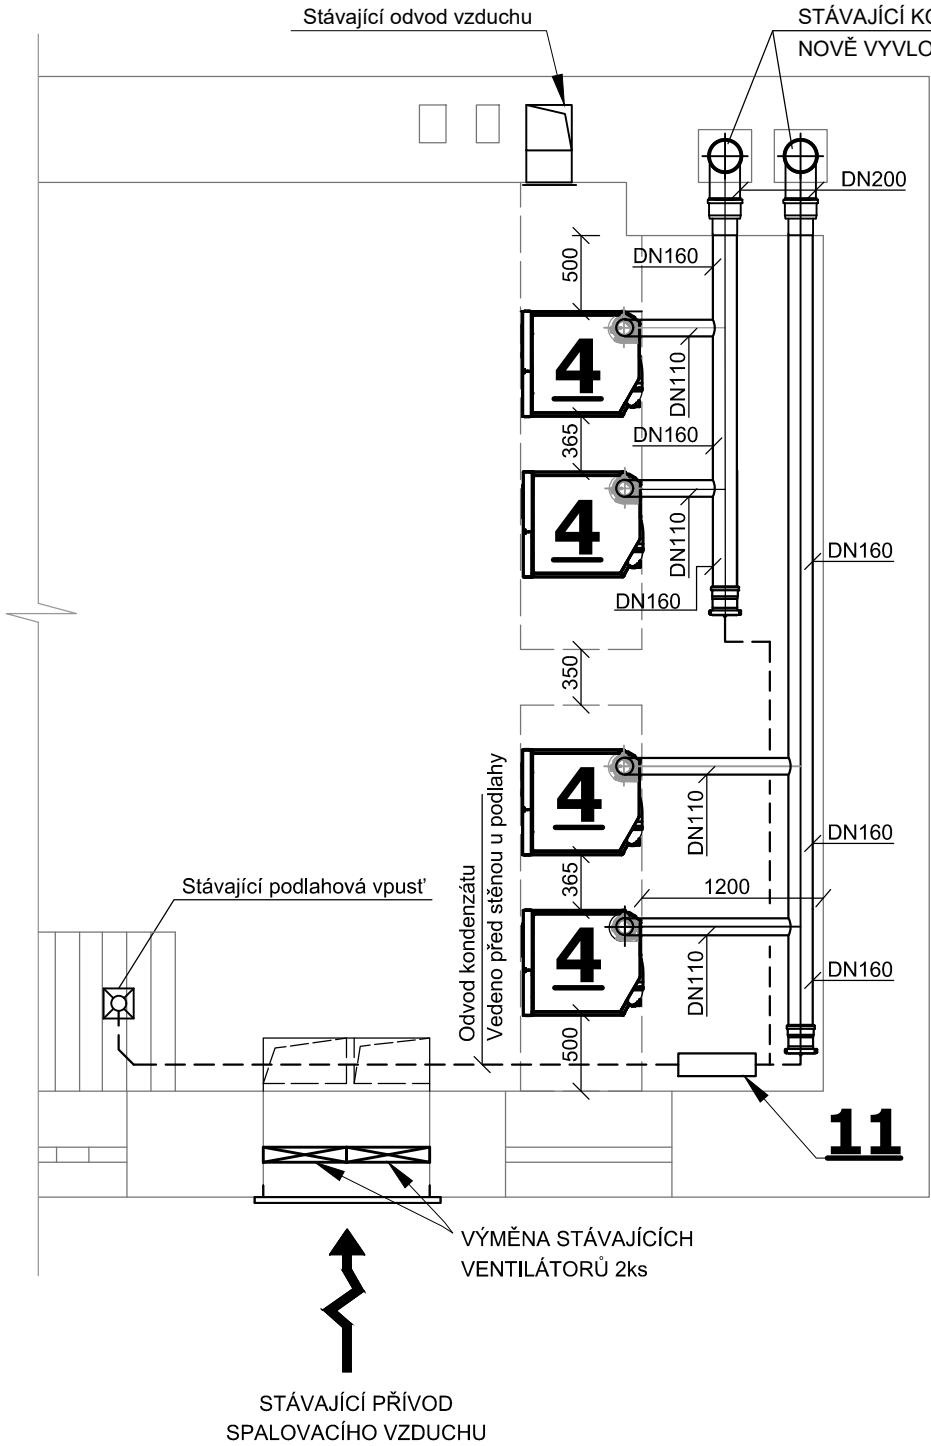

LEGENDA ZAŘÍZENÍ

- 1

KONCOVÝ KUS KASKÁDY SE SIFONEM DN160
- 2

KOTLOVÁ REDUKCE CENTRICKÁ DN100/110
- 3

REVIZNÍ T-KUS SE ZMĚNOU SMĚRU DN110
- 4

STACIONÁRNÍ PLYNOVÝ KONDENZAČNÍ KOTEL - NOVÝ (výkon 97 kW, pojistný ventil 4 bar G3/4, přípojka spalín 100mm přípojka přiváděného vzduchu 150mm)
- 5

HADICE PRO ODVOD KONDENZÁTU
- 6

TRUBKOVÝ DÍL S 87° ODBOČKOU
- 7

KOTLOVÁ REDUKCE EXCENTRICKÁ DN160/200
- 8


REVIZNÍ T-KUS DN160
- 9

PATNÍ KOLENO 87° S KOTVENÍM DN200
- 10

KOMÍNOVÁ NEREZOVÁ HLAVICE DN200
- 11

NEUTRALIZAČNÍ BOX do 500 kW - PŘIPOJENÍ DN40 NEBO HADICE 20mm

SCHÉMA

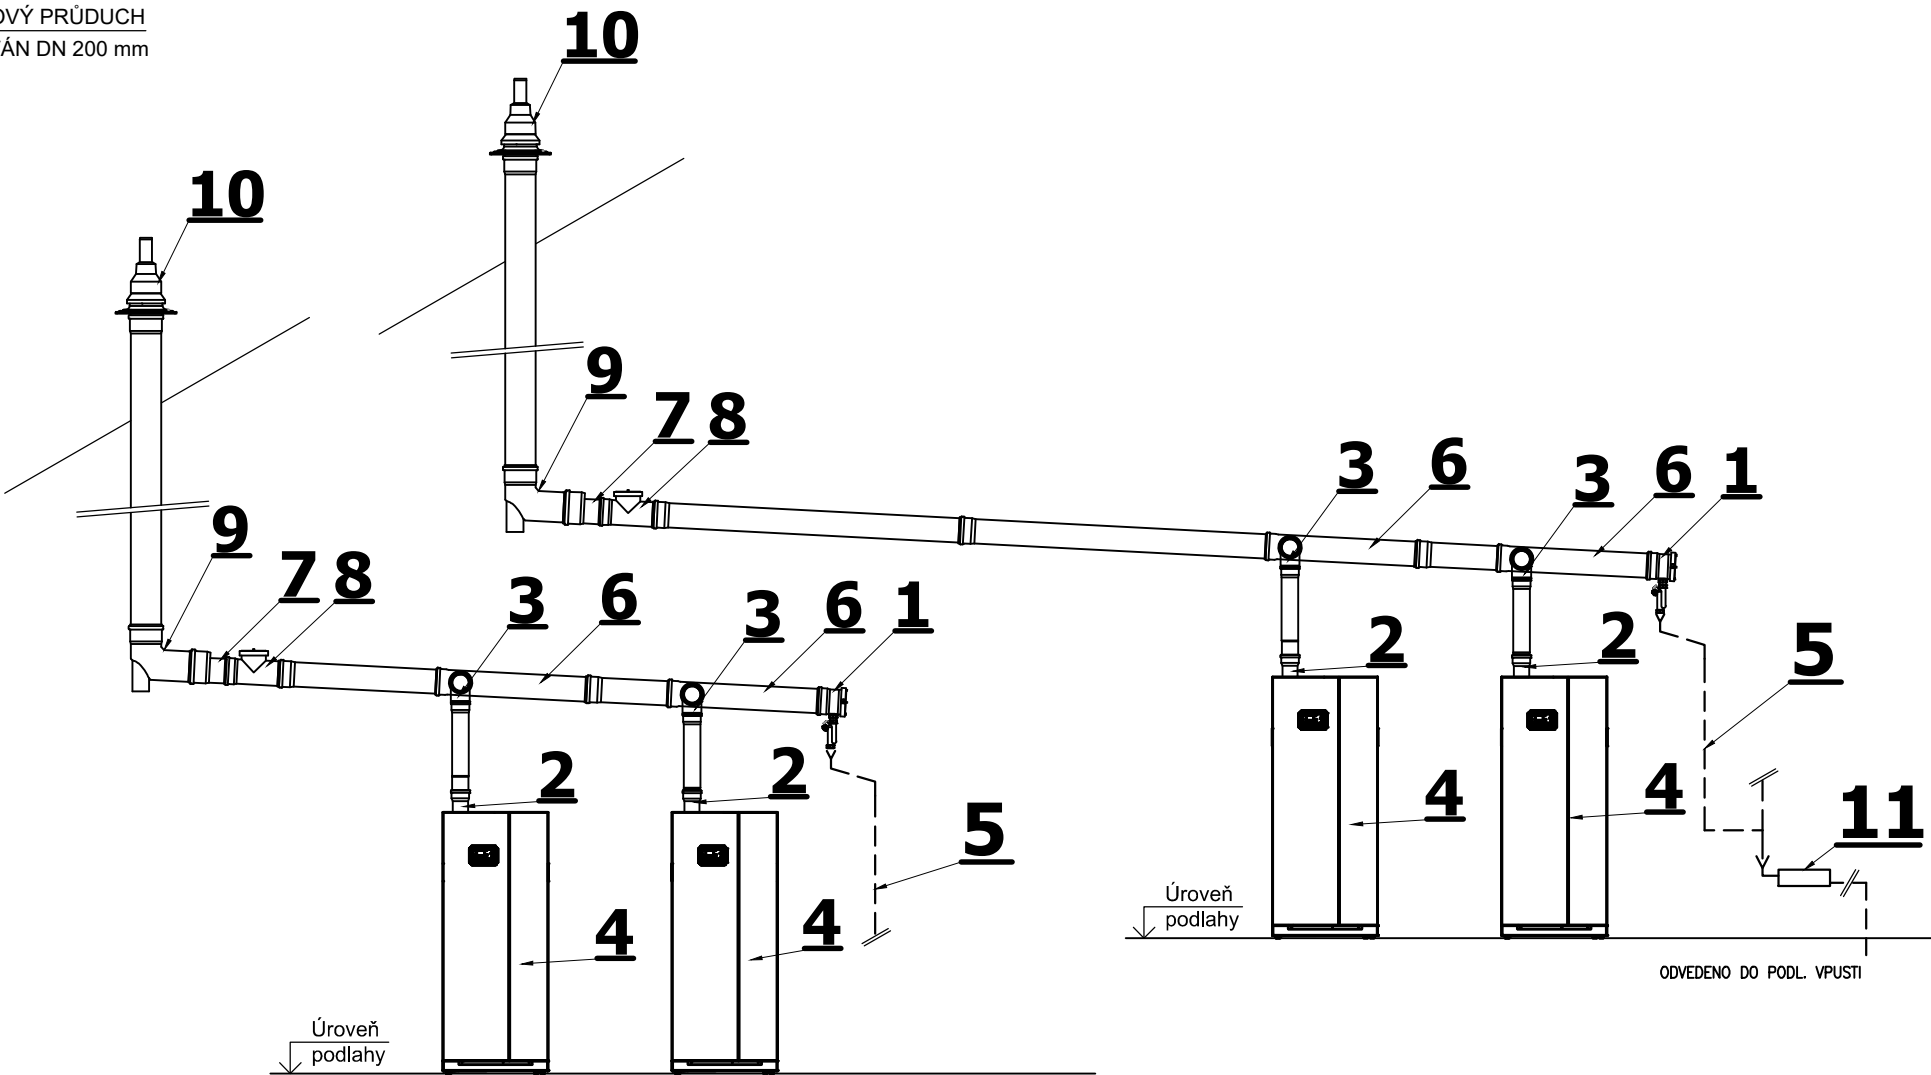

LEGENDA POTRUBÍ

- ODPADNÍ POTRUBÍ
- ODTAH SPALIN

VED. PROJEKTANT		VYPRACOVAL	
Ing. J. FABIÁN		T. ZAAL	
INVESTOR : Domov bez bariér Hořice, Hořice v Podkrkonoší, Strozziho 1333, 50801			
MÍSTO STAVBY : č.p. 1576, Hořice v Podkrkonoší, Strozziho 1333, 50801			
AKCE : REKONSTRUKCE KOTELNY			ZAK. ČÍSLO : 1566/F/2 024
VYTÁPĚNÍ			DATUM : ČERVEN 2024
			STUPEŇ : DPS
			MĚŘÍTKO : 1:50
NÁZEV VÝKRESU : SCHÉMA ODKOUŘENÍ			Č. VÝKRESU: D.1.4.1.5