


KUCHYNĚ S JÍDELNOU - PŮDORYS 1.NP a 2.NP - VÝMĚNA SPOTŘEBIČŮ

KUCHYNĚ S JÍDELNOU A ZÁZEMÍM - PŮDORYS 1.NP



DOMOV DOLNÍ ZÁMEK - TEPLICE NAD METUJÍ

PŘÍPRAVNA S JÍDELNOU - PŮDORYS 1.NP

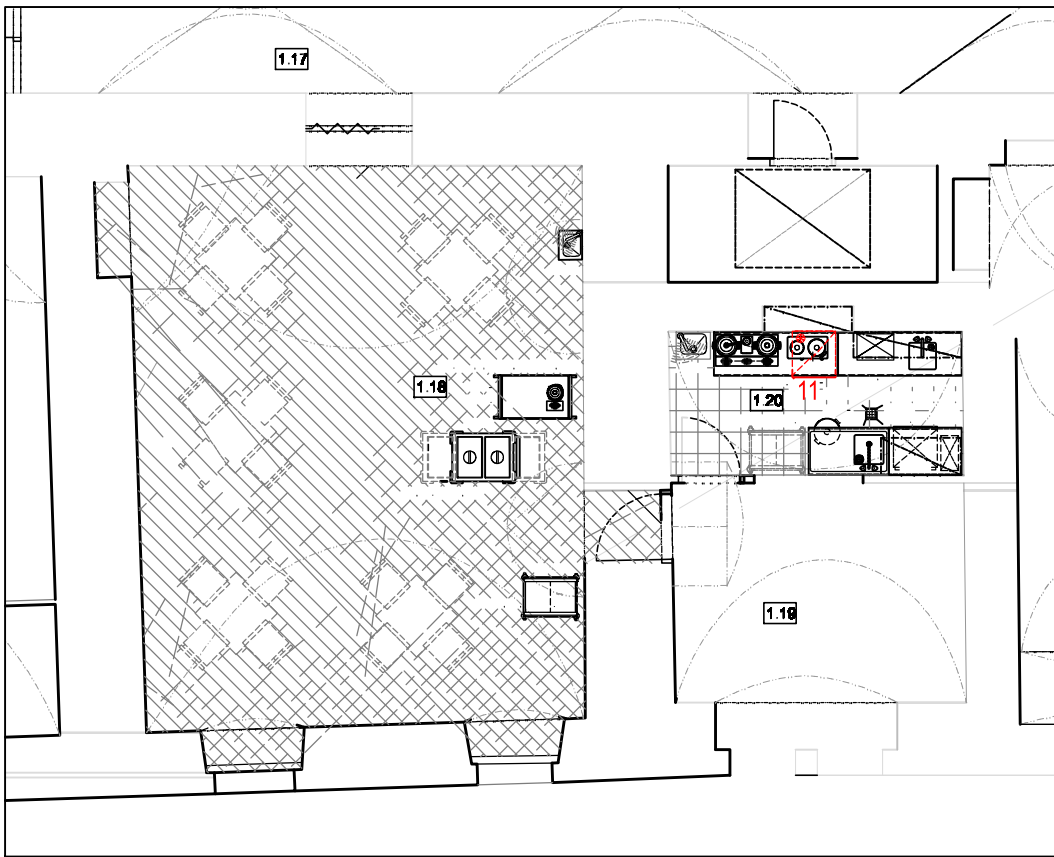

VÝVODY:

VÝVODY ELEKTRINY, TEPLÉ A STUDENÉ VODY, ODPADŮ I VZT PRO ZAŘÍZENÍ KUCHYNĚ A ZÁZEMÍ BUDOU PONECHÁNY STÁVAJÍCÍ, POUZE SE MÍSTNĚ UPRAVÍ V PŘÍPADĚ JINÝCH PŘIPOJOVACÍCH BODŮ. KAPACITNĚ SE JEDNÁ O SHODNÉ PROFI GASTRO SPOTŘEBIČE, KTERÉ SE MĚNÍ "KUS ZA KUS".

POZNÁMKA: TECHNICKÉ DETAILY PRADELENSKÉHO PROFI ZAŘÍZENÍ, VČETNĚ DIMENZOVÁNÍ VODIČŮ, ODPOVÍDAJÍCÍHO JIŠTĚNÍ JSOU OBSAŽENY V ORIGINÁLNÍM MANUÁLU ZVOLENÉHO VÝROBCE A MUSÍ BÝT DODRŽENY!

LEGENDA MÍSTNOSTÍ			
č.m.	název místnosti	m²	poznámka
1.01	CHODBA		
1.02	CHODBA - parovník vozíků		
1.03	VARNÁ		
1.04	UMÝVÁRNA PROVOZNIHO NÁDOBÍ		
1.05	EXPEDICE		
1.06	ŠATNA		
1.07	PŘEDSÍŇKA		
1.08	WC - PERSONÁL		
1.09	ÚNIKOVÉ SCHODIŠTĚ		
1.10	SKLAD CHEMIE		
1.11	ÚKLID		
1.12	HRUBÁ PŘÍPRAVNA BRAMBOR A ZELENINY		
1.13	SUCHÝ SKLAD POTRAVIN		
1.14	SKLAD CHLAZENÝCH A MRAZENÝCH POTRAVIN		
1.15	PŘÍJEM ZÁSOB		
1.16	SPOLEČENSKÁ MÍSTNOST		
1.17	CHODBA		
1.18	JÍDELNA - VÝDEJ JIDEL PRO CHODČÍ		
1.19	OBĚDOVNA		
1.20	PŘÍPRAVNA, UMÝVÁRNA STOLNÍHO NÁDOBÍ		
1.21	TECHNICKÁ MÍSTNOST		


LEGENDA MÍSTNOSTÍ			
č.m.	název místnosti	m²	poznámka
2.01	CHODBA		
2.02	PŘÍPRAVNA, UMÝVÁRNA STOLNÍHO NÁDOBÍ		
2.03	JÍDELNA - VÝDEJ JIDEL PRO CHODČÍ		

Legenda barev:

- TECHNOLOGIE STÁVAJÍCÍ
- TECHNOLOGIE K VÝMĚNĚ - NOVÉ

PROUDOVÁ SOUSTAVA: 3+N+PE, 230V/400V, TN-C-S.
OCHRANA DLE ČSN 33 2000-4-41 ed2: SAMOČINNÝM ODPOJENÍM OD ZDROJE, PROUDOVÝM CHRÁNICEM, POSPOJOVÁNÍM.
DLE VYHLÁŠKY Č. 499/2006 SB. O DOKUMENTACI STAVEB TATO PROJEKTOVÁ DOKUMENTACE SLOŽÍ PRO ZÍSKÁNÍ POTŘEBNÝCH POVOLENÍ A NENÍ TAK URČENA JAKO PODKLAD K PROVEDENÍ STAVBY.

PŘÍPRAVNA S JÍDELNOU - PŮDORYS 2.NP

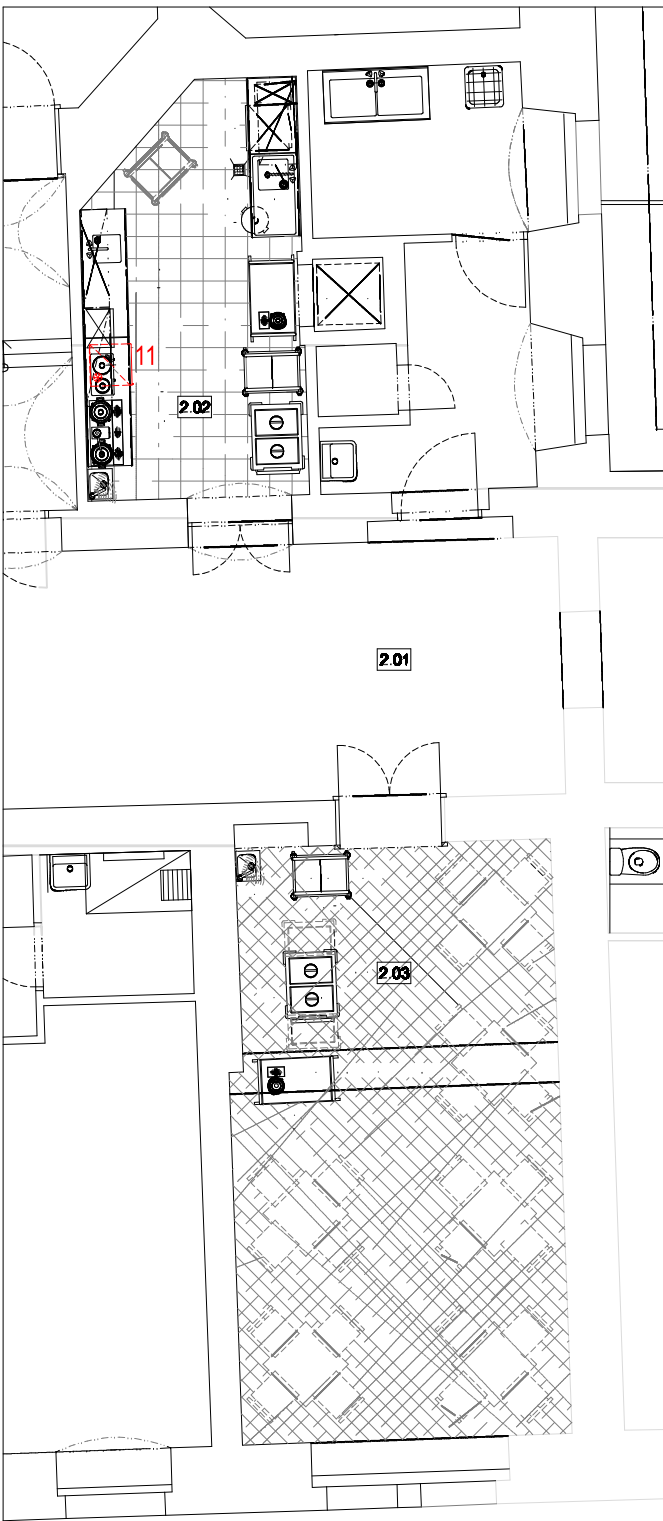

GASTRO STÁVAJÍCÍ K VÝMĚNĚ

č.	název zařízení	ks	výrobce
1.	Univerzální kuchyňský robot 60l	1	ALBA HOŘOVICE RE22
2.	Gastro sporák 4 plotny, trouba	1	ALBA HOŘOVICE SE40AR
3.	Gastro sporák 4 plotny	1	ALBA HOŘOVICE VE40
4.	Elektrická sklopná pánev	1	ALBA HOŘOVICE E-TBP-80/900
5.	Elektrická pec, horkovzd, trojkomb.	1	ALBA HOŘOVICE TPE30AR
6.	Konvektomat, pára	1	ALBA HOŘOVICE RETIGO E1011Z
7.	Varný kotel elektrický 85l	2	ALBA HOŘOVICE E-B-85/700 ZANUSSI LEDNICE
8.	Chladicí skříň 159l	5	ZRT16JBC
9.	Chladicí skříň 450l	4	LTH HG 5.1 M
10.	Mrazicí skříň 445l	2	LTH HG 5.1 Z
11.	Chladicí skříň 155l	2	LTH HG2.KU-2RF
12.	Osvětlení	47	Zářivkové 1x60W, 2x36W

<div>ARTENDR®</div> <div>ARTENDR s.r.o.</div> <div>Nádražní 67</div> <div>281 51 Velký Osek</div> <div>Vypracoval:</div> <div>Tomáš Kroupa</div> <div>Zodpovídá:</div> <div>Ing. František Mandovec</div>	<div>Kraj: Královéhradecký</div> <div>K.ú.: Teplice nad Metují [766399]</div> <div>Objednatel: Domov Dolní zámek, náměstí Aloise Jiráska 44, 549 57 Teplice nad Metují</div> <div>Akce: Snížení energetické náročnosti kuchyně Domova Dolní zámek</div> <div>Výkres: KUCHYNĚ S JÍDELNOU 1.NP a 2.NP - VÝMĚNA SPOTŘEBIČŮ</div>		<div>Číslo paré:</div> <div>Formát: 3x4</div> <div>Stupeň: TPS</div> <div>Datum: Květen 2023</div> <div>Měřítko: 1:100</div> <div>Kód: D.</div> <div>Č.V.: 001</div>	
---	---	--	--	--