 



PŮDORYS:

M 1:100



bet.patka

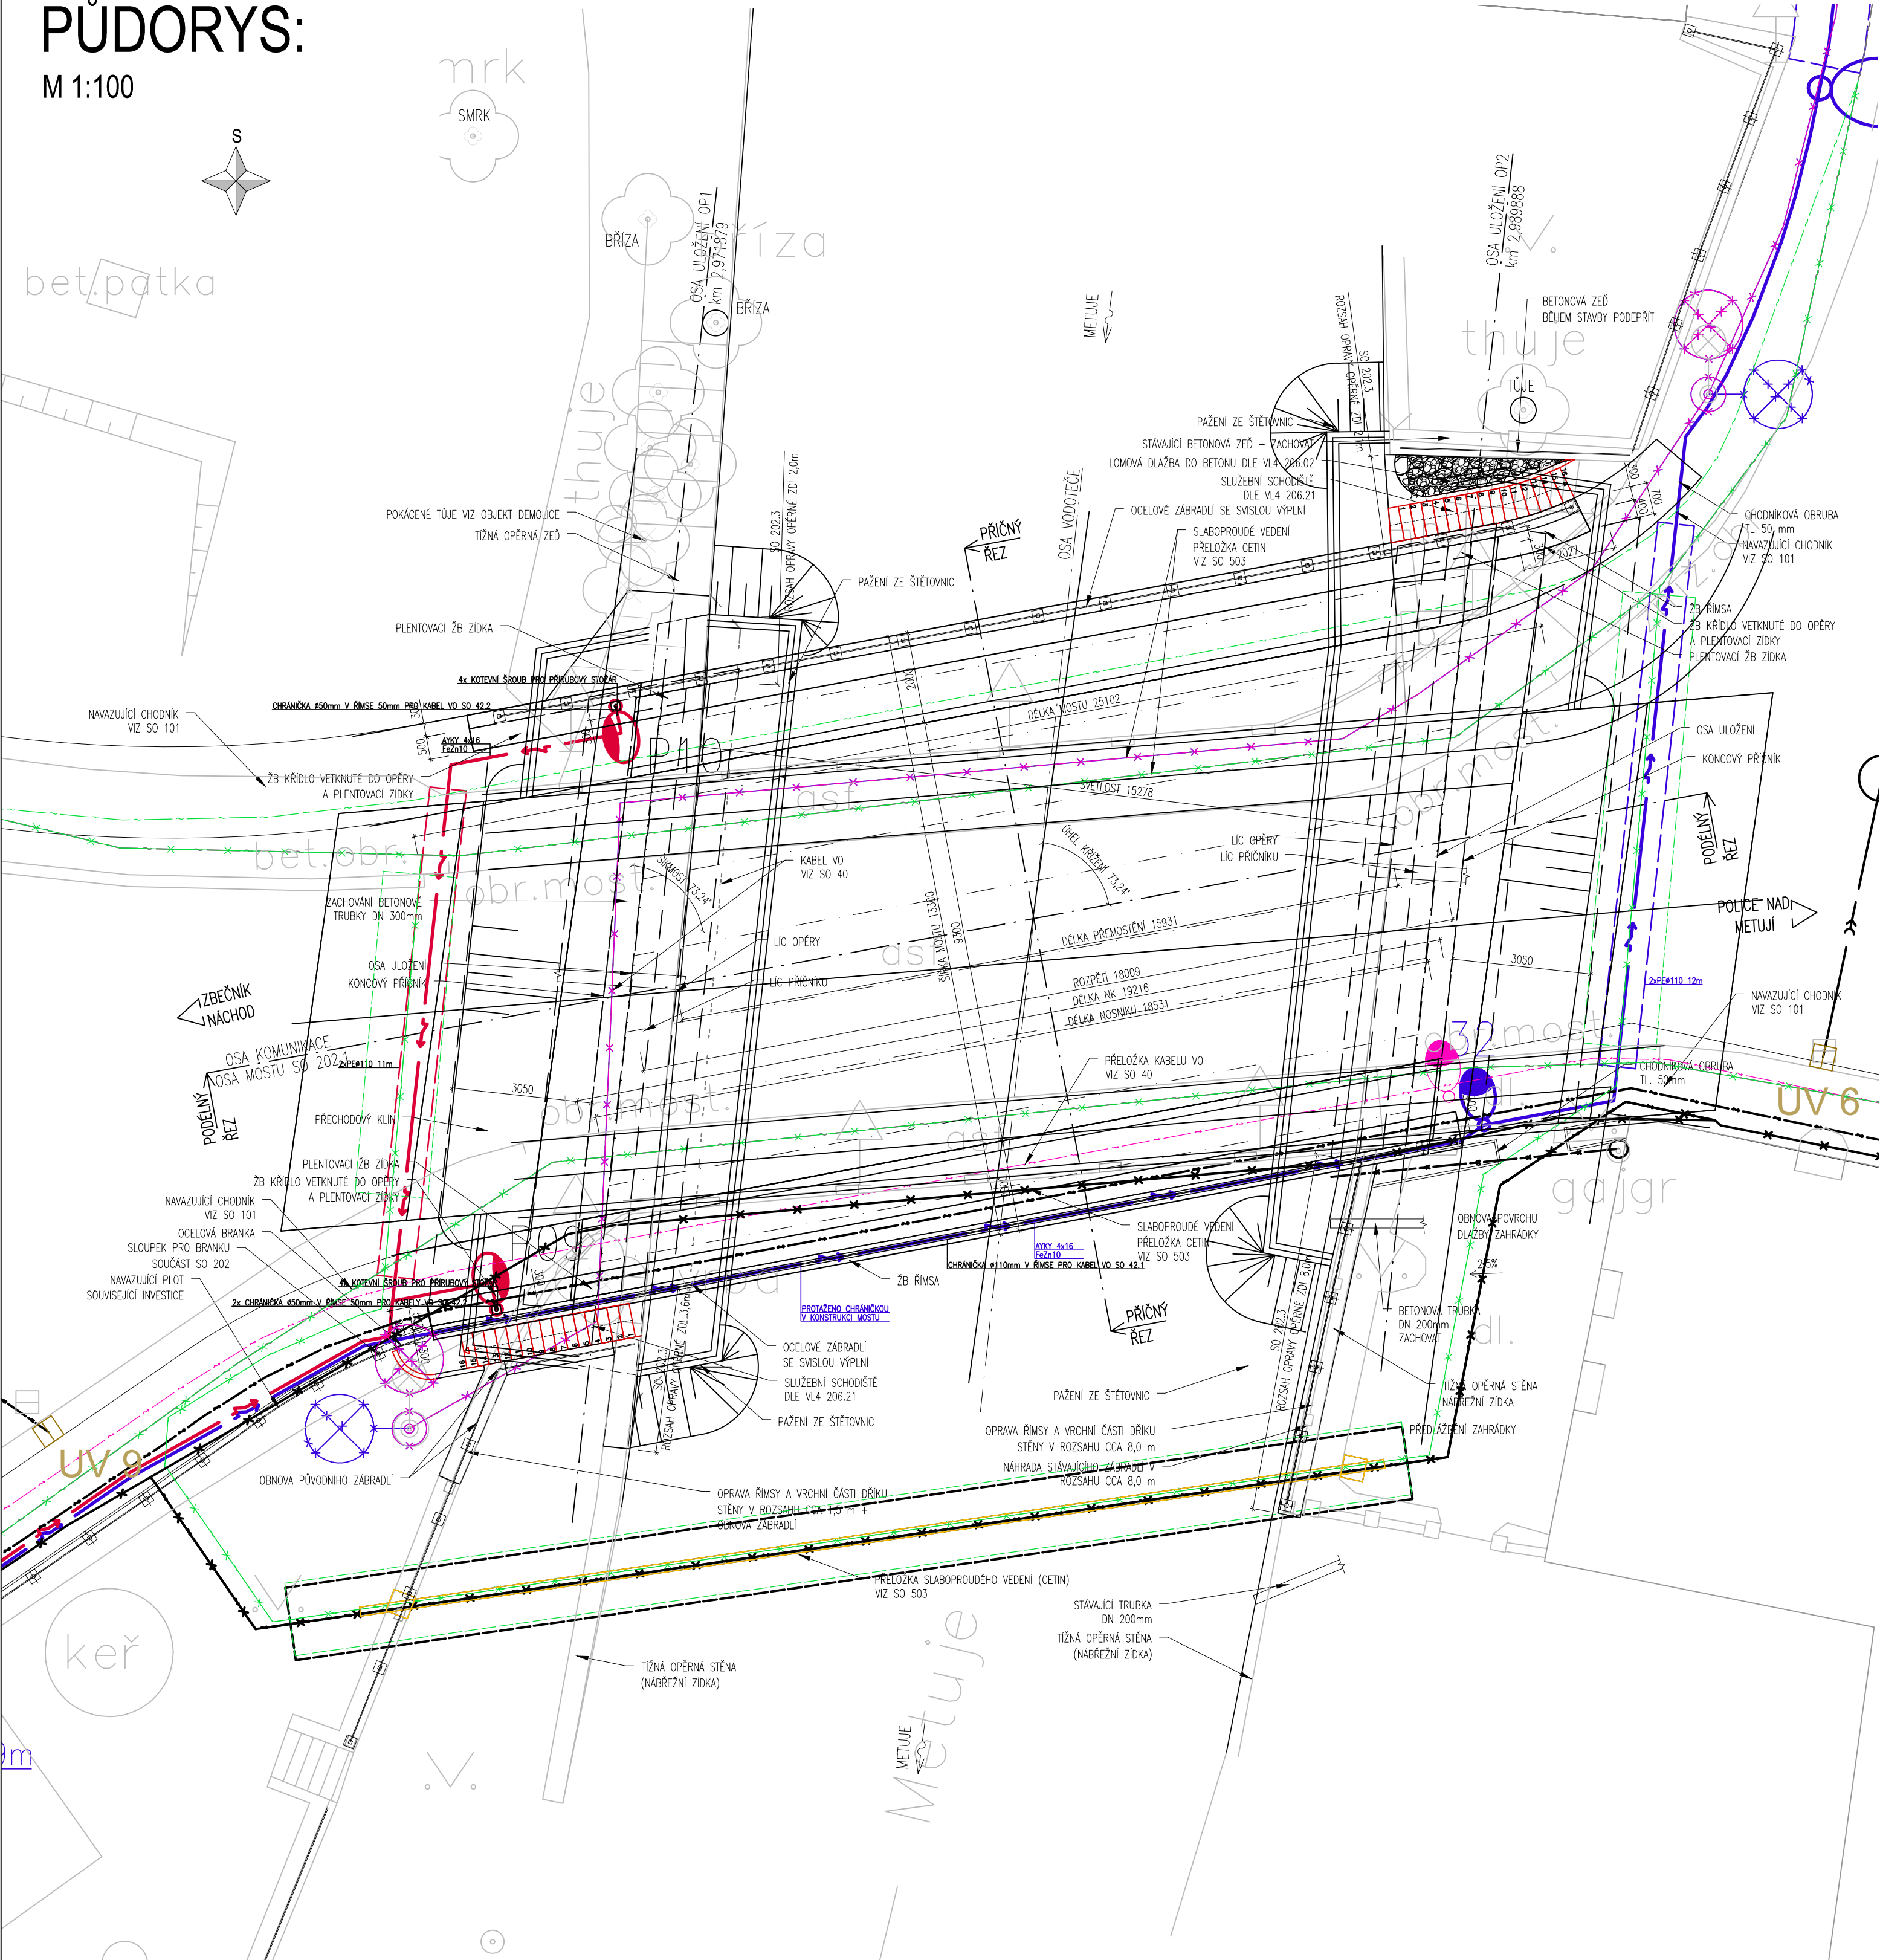

LEGENDA

- HRANY V POHLEDU
- HRANY V ŘEZU
- ŘEZY
- HRANY ZAKRYTÉ
- STROM
- OCHRANA STROMU
- POKÁCENÝ STROM (VIZ SO DEMOLICE)

SOUŘADNICOVÝ SYSTÉM: S JTSK

VÝŠK. SYSTÉM: Bpv



projektová, průzkumná a konzultační společnost  
PUDIS a.s., Podbabská 1014/20, 160 00 Praha 6  
www.pudis.cz, info@pudis.cz

Vypracoval: Ing. Zdeněk Podráský	Hlavní inženýr projektu: Ing. Dušan Merta	Investor: KRÁLOVÉHRADECKÝ KRAJ Pivovarské náměstí 1245 Hradec Králové 500 03
	Výrobní ředitel: Ing. Jan Vlček	
Odpovědný projektant: Ing. Zdeněk Podráský	Ředitel společnosti: Ing. Martin Höfler	
Číslo zakázky: D-16-042	Datum: 11/2022	
Akce: II/303 Velké Poříčí – Hronov ČÁST ÚDRŽBA SILNIC KRÁLOVÉHRADECKÉHO KRAJE ETAPA 2	Měřítko: 1:100	Formát: 6xA4
	Stupeň: DSP/PDPS	Souprava:
Příloha: SO 202 Most ev. č. 303-003 Půdorys		Číslo přílohy: D.1.3