


- | | | | |
|--|--|--|-------------------------------------|
| | spínač řazení 1 - jednopólový spínač | | zásuvka jednofázová |
| | spínač řazení 3 - třípólový spínač | | zásuvka třífázová |
| | spínač řazení 5 - sériový přepínač | | přístrojová přípojka |
| | spínač řazení 6 - střídavý přepínač | | zásuvka telefonní/datová |
| | spínač řazení 6+6 - dvojitý střídavý | | zásuvka telefonní/datová dvojitá |
| | spínač řazení 7 - křížový přepínač | | zásuvka anténní |
| | spínač řazení 01 - tlačítko | | jímač, pomocný jímač |
| | spínač řazení 01+01 - dvojitě tlačítko | | svorka hromosvodního vedení (ss,so) |
| | spínač řazení 01+01 - dvojitě tlačítko | | |
| | nástěnný infrapassivní spínač | | |
| | stropní infrapassivní spínač | | |
| | spínač žaluziový | | rozdaděč plastový pod omítku |
| | termostat/teplotní čidlo | | rozdaděč oceloplechový/skříňový |
| | LED vestavné | | rozvodná skříň pod omítku |
| | svítidlo nástěnné | | rozvodná skříň datová |
| | svítidlo stropní | | ventilátor |
| | svítidlo zářivkové stropní | | |
| | svítidlo zářivkové stropní, v krytí | | |
| | svítidlo typu downlight | | vývod tří vodiče |
| | svítidlo nouzové | | vývod pět vodičů |
| | Svítidlo antipanicové | | autonomní detektor kouře |
| | Svítidlo závěsné | | Svítidlo nouzové se směrůvkou úniku |

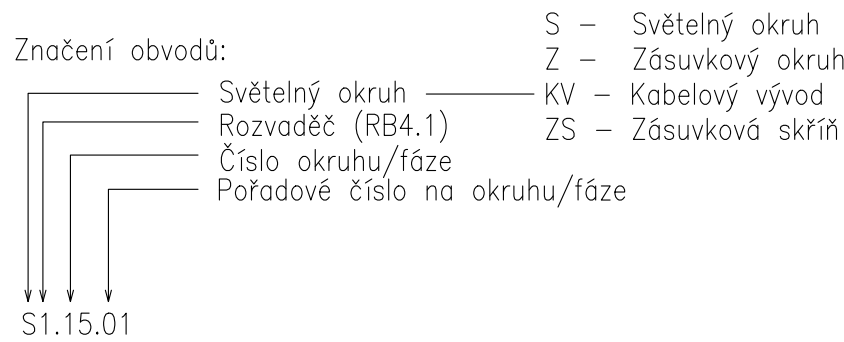

±0,000 = 311,300 m n.m., B.p.v.
soutřadnicový systém S-JTSK

NÁZEV PROJEKTU

Sociální rehabilitace Nové Město nad Metují

OBJEDNATEL
Královéhradecký kraj
Pivovarské náměstí 1245, 500 03 Hradec Králové

ZPRACOVATEL
Atelier architektury a urbanismu, s.r.o.
Lipky 1283, 549 41 Červený Kostelec

ZODPOVĚDNÝ PROJEKTANT
Martin Formánek, K Hájků 1708, 509 01 Nová Páka,
+420 728 594 424

VYPRACOVALI
Plecháč Roman

STUPEŇ DOKUMENTACE
Dokumentace pro provedení stavby

MÍSTO STAVBY
p.č. 961, 2340, k.ú. Nové Město nad Metují

ŘEŠENÁ ČÁST PD
Slaboproudá elektroinstalace

OBSAH VÝKRESU

Elektroinstalace 1.NP - SO01

ČÍSLO VÝKRESU
D.1.4.3.03

DATUM / REVIZE
Listopad 2024

PARÉ

MĚŘÍTKO
1:50

FORMÁT
420x630