


KOORDINAČNÍ SITUACE STAVBY - 3. ČÁST
 M 1:500

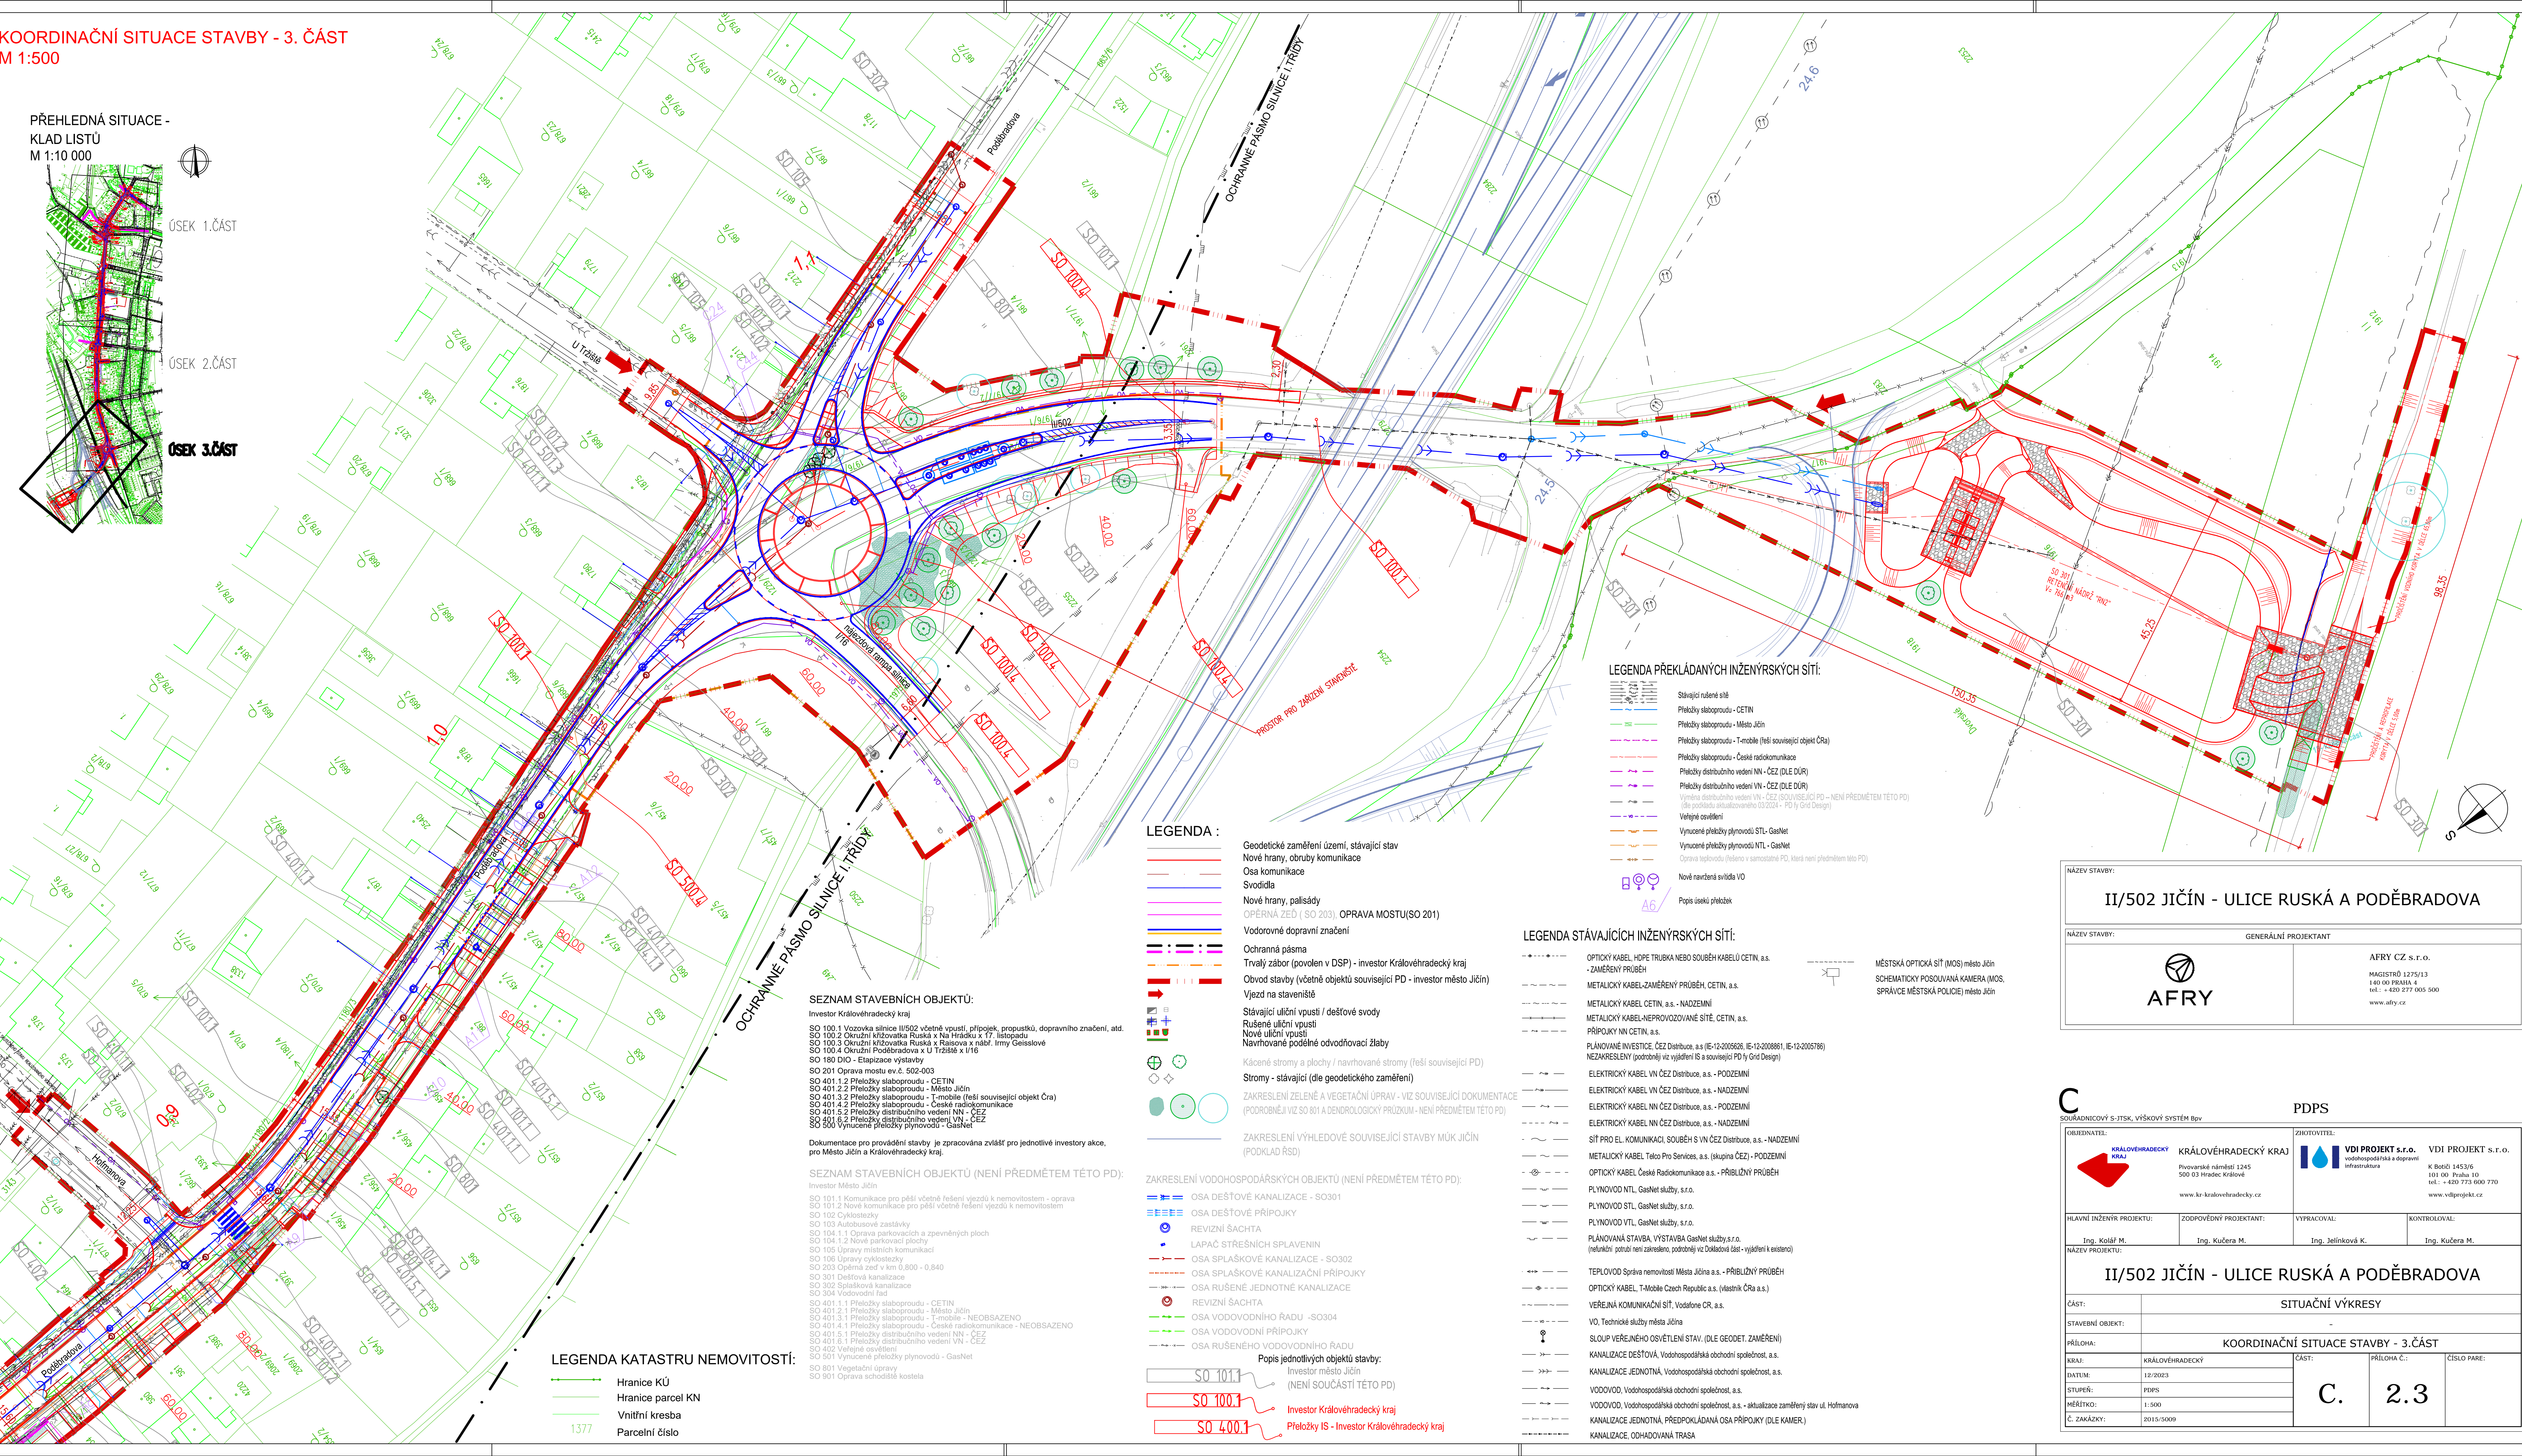

- LEGENDA :**
- Geodetické zaměření území, stávající stav
 - Nové hrany, obruby komunikace
 - Osa komunikace
 - Svodidla
 - Nové hrany, palisády
 - OPĚRNA ZED (SO 203) , OPRAVA MOSTU(SO 201)
 - Vodorovné dopravní značení
 - Ochranná pásma
 - Trvalý zábor (povoln v DSP) - investor Královéhradecký kraj
 - Obvod stavby (včetně objektů související PD - investor město Jičín)
 - Vjezd na stavenišťe
 - Stávající uliční vpusť / deštové svody
 - Rušené uliční vpusť
 - Nové uliční vpusť
 - Navrhované podélné odvodňovací žlaby
 - Kácené stromy a plochy / navrhované stromy (řeší související PD)
 - Stromy - stávající (dle geodetického zaměření)
 - ZAKRESLENÍ ZELENÉ A VEGETAČNÍ ÚPRAV - VIZ SOUVISEJÍCÍ DOKUMENTACE (PODROBNĚJI VIZ SO 801 A DENDROLOGICKÝ PRŮJEM - NENÍ PŘEDMĚTEM TĚTO PD)
 - ZAKRESLENÍ VÝHELOVÉ SOUVISEJÍCÍ STAVBY MŮK JIČÍN (PODLKA RSD)

- SEZNAM STAVEBNÍCH OBJEKTŮ:**
 Investor Královéhradecký kraj
- SO 100.1 Vozovka silnice II/502 včetně vpusť, přípojek, propustků, dopravního značení, atd.
 - SO 100.2 Okružní křižovatka Ruská x Na Hrádku x 17. listopadu
 - SO 100.3 Okružní křižovatka Ruská x Raisova x nábr. Arm. Getelsové
 - SO 100.4 Okružní Poděbradova x U Tržště x I/16
 - SO 180.010 - Etapace výstavby
 - SO 201 Oprava mostu ev.č. 502-003
 - SO 401.1.2 Přeložky slaboproudu - CETIN
 - SO 401.2.2 Přeložky slaboproudu - Město Jičín
 - SO 401.3.2 Přeložky slaboproudu - T-mobile (řeší související objekt ČRa)
 - SO 401.4.2 Přeložky slaboproudu - České radiokomunikace
 - SO 401.5.2 Přeložky distribučního vedení NN - ČEZ
 - SO 401.6.2 Přeložky distribučního vedení VN - ČEZ
 - SO 500 Vynucené přeložky plynovodu - GasNet
- Dokumentace pro provádění stavby je zpracována zvlášť pro jednotlivé investory akce, pro Město Jičín a Královéhradecký kraj.

- SEZNAM STAVEBNÍCH OBJEKTŮ (NENÍ PŘEDMĚTEM TĚTO PD):**
 Investor Město Jičín
- SO 101.1 Komunikace pro pěší včetně řešení vjezdů k nemovitostem - oprava
 - SO 101.2 Nové komunikace pro pěší včetně řešení vjezdů k nemovitostem
 - SO 102 Cyklostezky
 - SO 103 Autobusové zastávky
 - SO 104.1.1 Oprava parkovacích a zpevněných ploch
 - SO 104.1.2 Nové parkovací plochy
 - SO 105 Úpravy místních komunikací
 - SO 106 Úpravy cyklostezek
 - SO 203 Opěrná zed v km 0,800 - 0,840
 - SO 301 Dešťová kanalizace
 - SO 302 Spisáková kanalizace
 - SO 304 Vodovodní řád
 - SO 401.1.1 Přeložky slaboproudu - CETIN
 - SO 401.2.1 Přeložky slaboproudu - Město Jičín
 - SO 401.3.1 Přeložky slaboproudu - T-mobile - NEOBSAZENO
 - SO 401.4.1 Přeložky slaboproudu - České radiokomunikace - NEOBSAZENO
 - SO 401.5.1 Přeložky distribučního vedení NN - ČEZ
 - SO 401.6.1 Přeložky distribučního vedení VN - ČEZ
 - SO 402 Veřejné osvětlení
 - SO 501 Vynucené přeložky plynovodu - GasNet
 - SO 801 Vegetační úpravy
 - SO 901 Oprava schodiště kostela

- LEGENDA KATASTRU NEMOVITOSTÍ:**
- Hranice KÚ
 - Hranice parcel KN
 - Vnitřní kresba
 - Parcelní číslo

- LEGENDA PŘEKLÁDANÝCH INŽENÝRSKÝCH SÍTÍ:**
- Stávající rušené sítě
 - Přeložky slaboproudu - CETIN
 - Přeložky slaboproudu - Město Jičín
 - Přeložky slaboproudu - T-mobile (řeší související objekt ČRa)
 - Přeložky slaboproudu - České radiokomunikace
 - Přeložky distribučního vedení NN - ČEZ (DLE DŮR)
 - Přeložky distribučního vedení VN - ČEZ (DLE DŮR)
 - Výměna distribučního vedení VN - ČEZ (SOUVISEJÍCÍ PD - NENÍ PŘEDMĚTEM TĚTO PD) (dle podkladů antulizovaného 03/2024 - PD ly Grid Design)
 - Veřejné osvětlení
 - Vynucené přeložky plynovodu STL - GasNet
 - Vynucené přeložky plynovodu NTL - GasNet
 - Oprava teplovodu (řešeno v samostatné PD, která není předmětem této PD)
 - Nové navržené svítidla VO
 - Popis (sekú) přeložek

- LEGENDA STÁVAJÍCÍCH INŽENÝRSKÝCH SÍTÍ:**
- OPTICKÝ KABEL, HOPE TRUBKA NEBO SOUBĚH KABELŮ CETIN, a.s.
 - ZAMĚŘENÝ PRŮBĚH
 - METALICKÝ KABEL-ZAMĚŘENÝ PRŮBĚH, CETIN, a.s.
 - METALICKÝ KABEL CETIN, a.s. - NADZEMNÍ
 - METALICKÝ KABEL-NEPROVOZOVANÉ SÍTĚ, CETIN, a.s.
 - PŘÍPOJKY NN CETIN, a.s.
 - PLÁNOVANÉ INVESTICE, ČEZ Distribuce, a.s. (IE-12-2005626, IE-12-2008861, IE-12-2005786)
 - NEZAKRESLENÝ (podrobný viz vyjádření IS a související PD ly Grid Design)
 - ELEKTRICKÝ KABEL VN ČEZ Distribuce, a.s. - PODZEMNÍ
 - ELEKTRICKÝ KABEL VN ČEZ Distribuce, a.s. - NADZEMNÍ
 - ELEKTRICKÝ KABEL NN ČEZ Distribuce, a.s. - PODZEMNÍ
 - ELEKTRICKÝ KABEL NN ČEZ Distribuce, a.s. - NADZEMNÍ
 - SÍTĚ PRO EL. KOMUNIKACI, SOUBĚH S VN ČEZ Distribuce, a.s. - NADZEMNÍ
 - METALICKÝ KABEL Telco Pro Services, a.s. (skupina ČEZ) - PODZEMNÍ
 - OPTICKÝ KABEL České Radiokomunikace a.s. - PŘÍBLUŽNÝ PRŮBĚH
 - PLYNOVOD NTL, GasNet služby, s.r.o.
 - PLYNOVOD STL, GasNet služby, s.r.o.
 - PLYNOVOD VTL, GasNet služby, s.r.o.
 - PLÁNOVANÁ STAVBA, VÝSTAVBA GasNet služby, s.r.o. (nefunkční potrubí není zakresleno, podrobný viz Dolažová část - vyjádření k existenci)
 - TEPLOVOD Správa nemovitostí Města Jičína a.s. - PŘÍBLUŽNÝ PRŮBĚH
 - OPTICKÝ KABEL, T-Mobile Czech Republic a.s. (vlastník ČRa a.s.)
 - VEŘEJNÁ KOMUNIKAČNÍ SÍTĚ, Vodafone CR, a.s.
 - VO, Technické služby města Jičína
 - SLoup veřejného osvětlení STAV. (dle GEODET. ZAMĚŘENÍ)
 - KANALIZACE DEŠŤOVÁ, Vodohospodářská obchodní společnost, a.s.
 - KANALIZACE JEDNOTNÁ, Vodohospodářská obchodní společnost, a.s.
 - VODOVOD, Vodohospodářská obchodní společnost, a.s. - aktualizace zaměření stav ul. Hofmanova
 - VODOVOD, Vodohospodářská obchodní společnost, a.s. - aktualizace zaměření stav ul. Hofmanova
 - KANALIZACE JEDNOTNÁ, PŘEDPOKLÁDANÁ OSA PŘÍPOJKY (DLE KAMER.)
 - KANALIZACE, OHADOVANÁ TRASA

NÁZEV STAVBY: II/502 JIČÍN - ULICE RUSKÁ A PODĚBRADOVA

NÁZEV STAVBY: GENERÁLNÍ PROJEKTANT

AFRY CZ s.r.o.
 MAGISTRO 1275/13
 140 00 PRAHA 4
 tel.: +420 277 005 500
 www.afry.cz

C SOUŘADNICOVÝ S-JTSK, VÝŠKOVÝ SYSTÉM BpV

PDPS

ORIENTACE: KRÁLOVÉHRADECKÝ KRAJ

KRÁLOVÉHRADECKÝ KRAJ
 Pivovarské náměstí 1245
 500 03 Hradec Králové
 www.kr-kralovehradecky.cz

ZDROJITEL: VDI PROJEKT s.r.o.
 vodohospodářská a dopravní infrastruktura
 K Bořité 1453/6
 101 00 Praha 10
 tel.: +420 773 000 770
 www.vdiprojekt.cz

HLAVNÍ INŽENÝR PROJEKTU: Ing. Kolář M.

ZODPOVĚDNÝ PROJEKTANT: Ing. Kučera M.

VYPRACOVAL: Ing. Jelínková K.

KONTROLOVAL: Ing. Kučera M.

NÁZEV PROJEKTU: II/502 JIČÍN - ULICE RUSKÁ A PODĚBRADOVA

ČÁST: SITUAČNÍ VÝKRESY

STAVEBNÍ OBJEKT:

PŘÍLOHA: KOORDINAČNÍ SITUACE STAVBY - 3.ČÁST

KRAJ: KRÁLOVÉHRADECKÝ

DATUM: 12/2023

STUPEŇ: PDPS

MĚŘÍTKO: 1:500

Č. ZAKÁZKY: 2015/5009

ČÁST: C.

PŘÍLOHA Č.: 2.3

ČÍSLO PARE: