


TLAČÍTKA M1.03 A M1.04 ZAPOJENY
PARALELNĚ, OVLÁDAJÍ KLAPKU VZ1.04b A
VENTILÁTOR VZ1.01

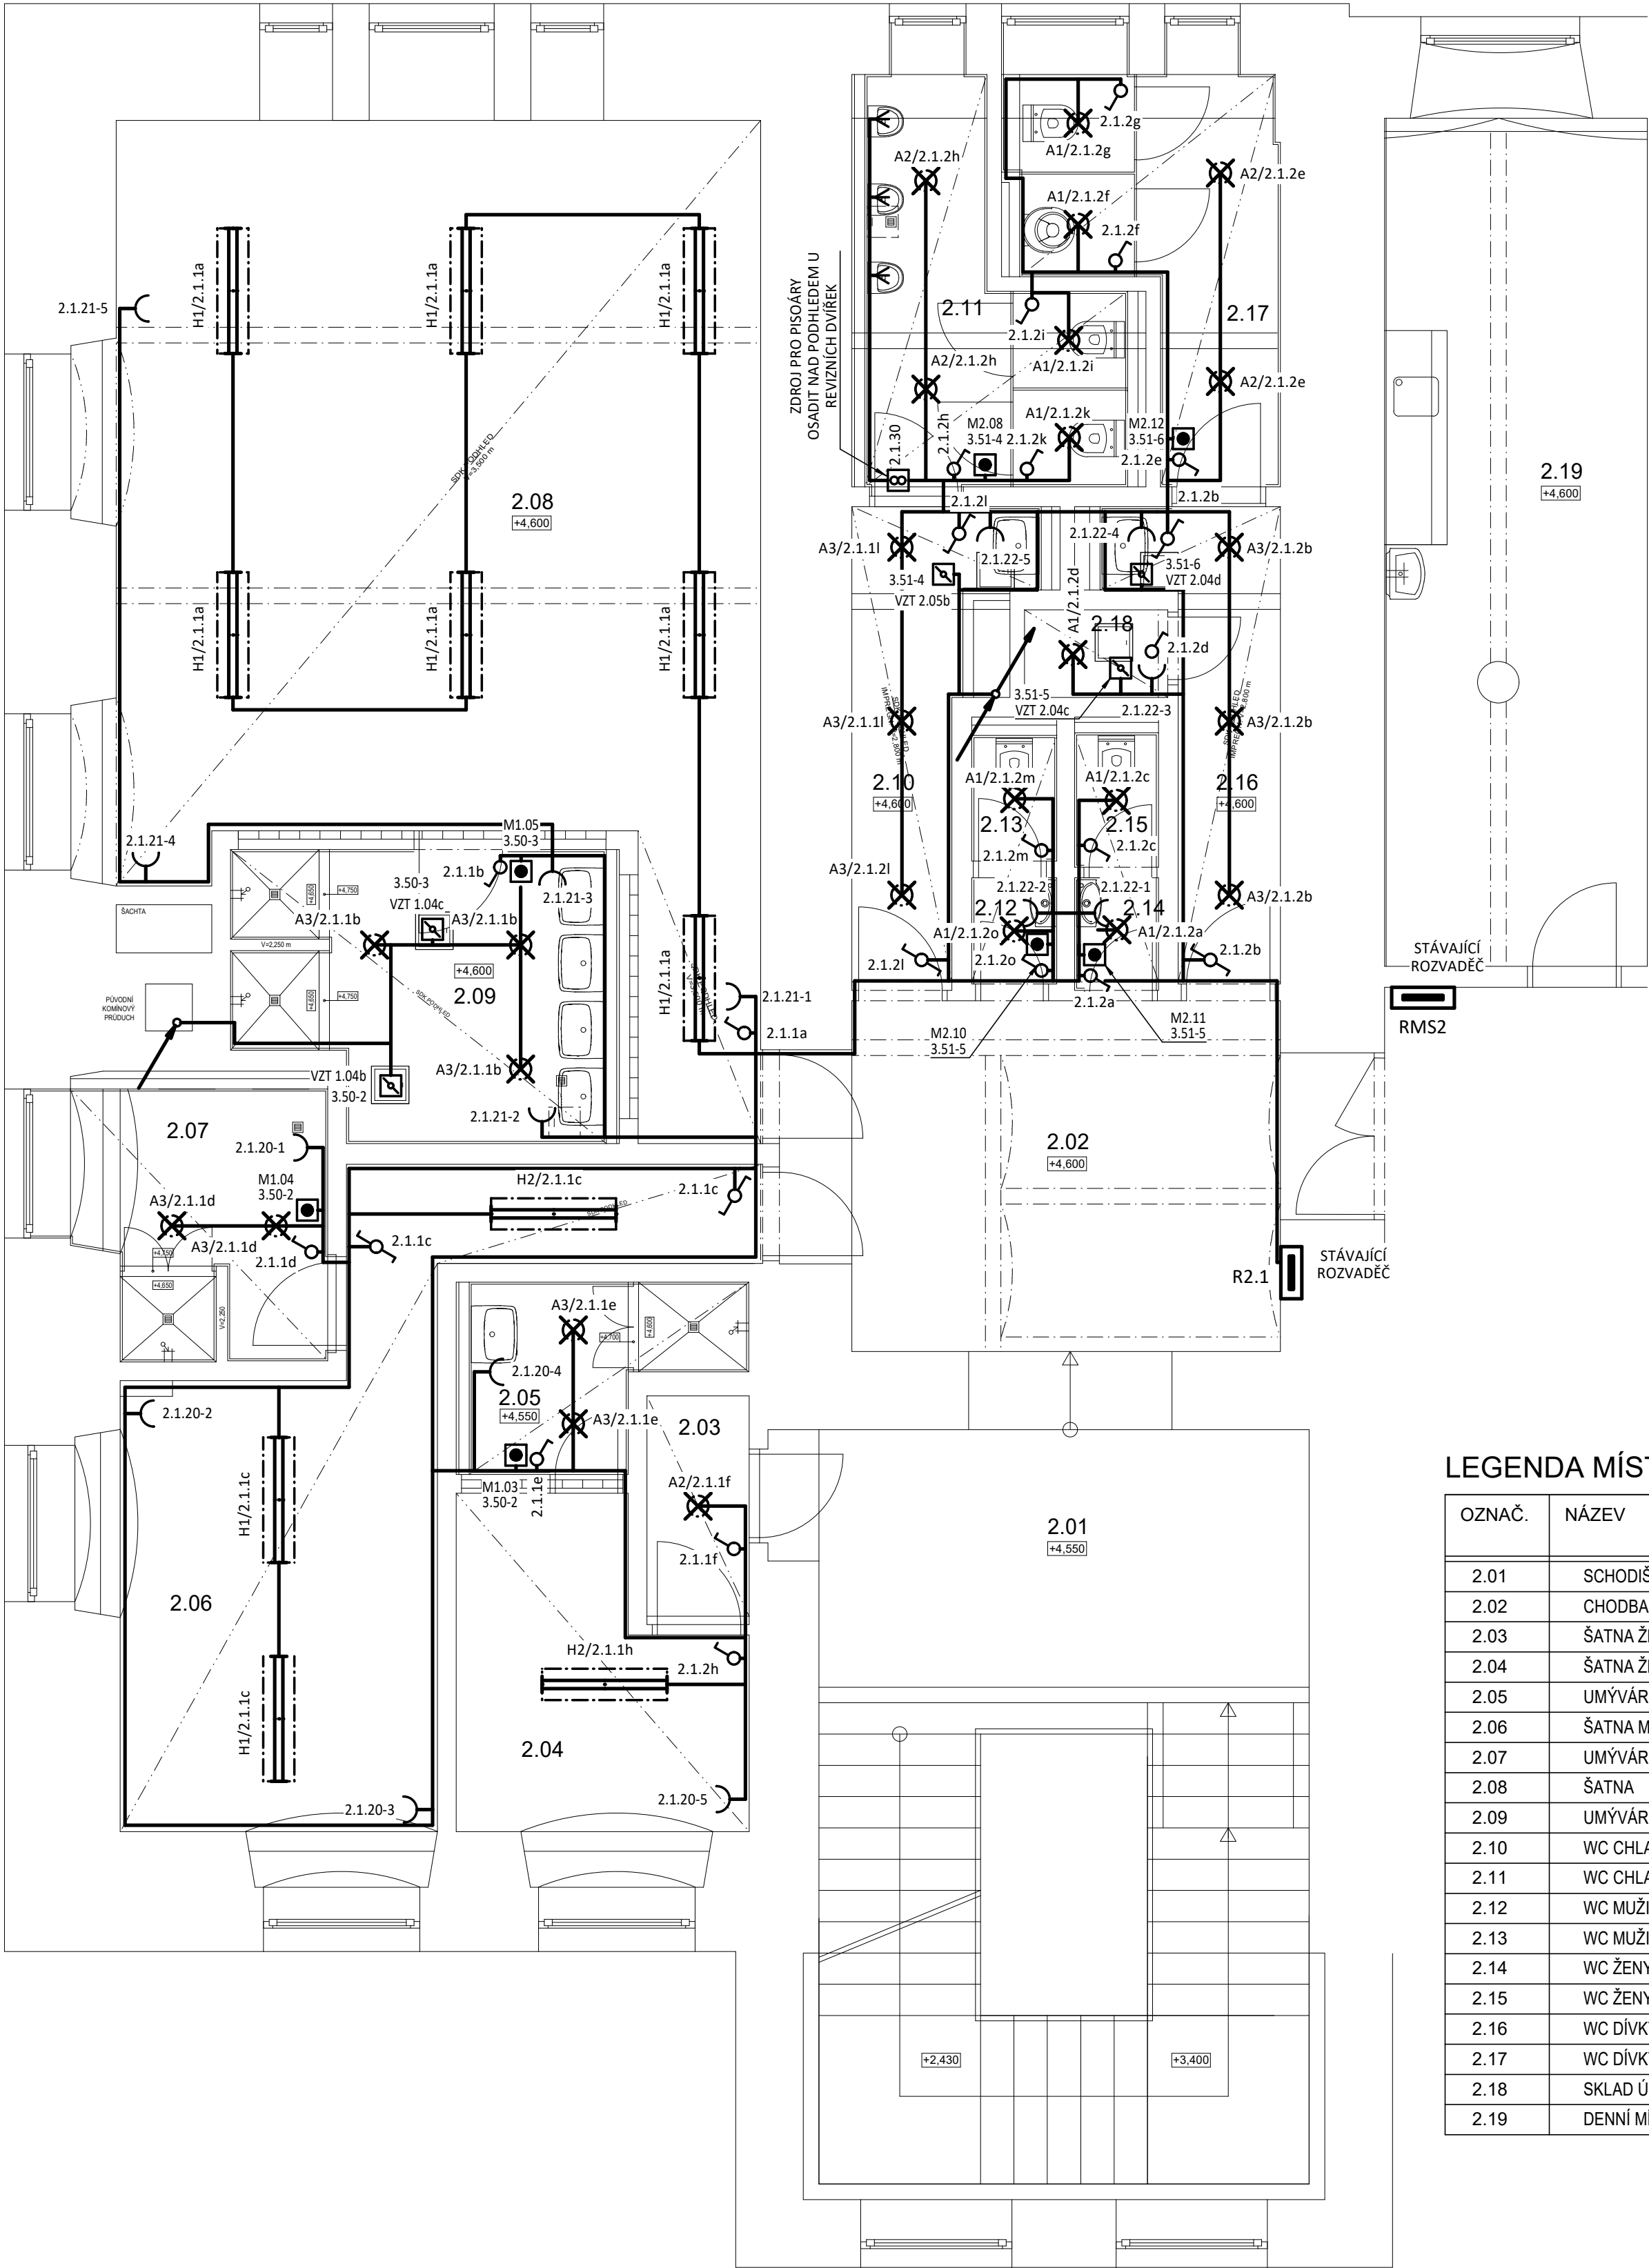

LEGENDA MÍSTNOSTÍ:

OZNAČ.	NÁZEV	OSVĚTL. [Lx]
2.01	SCHODIŠŤOVÁ HALA	STÁV.
2.02	CHODBA	STÁV.
2.03	ŠATNA ŽENY - PŘEDSÍŇ	100
2.04	ŠATNA ŽENY	200
2.05	UMÝVÁRNA ŽENY	200
2.06	ŠATNA MUŽI	200
2.07	UMÝVÁRNA MUŽI	200
2.08	ŠATNA	200
2.09	UMÝVÁRNA	200
2.10	WC CHLAPCI - PŘEDSÍŇ	200
2.11	WC CHLAPCI	200
2.12	WC MUŽI - PŘEDSÍŇ	200
2.13	WC MUŽI	200
2.14	WC ŽENY - PŘEDSÍŇ	200
2.15	WC ŽENY	200
2.16	WC DÍVKY - PŘEDSÍŇ	200
2.17	WC DÍVKY	200
2.18	SKLAD ÚKLID	100
2.19	DENNÍ MÍSTNOST	STÁV.

	SPÍNAČ č.1, BARVA BÍLÁ
	STŘÍDAVÝ PŘEPÍNAČ č.6, BARVA BÍLÁ
	SPÍNAČ KOLÉBKOVÝ č. 1/0, BARVA BÍLÁ + ČASOVÉ RELÉ
	ZÁSUVKA JEDNONÁSOBNÁ 2P + PE, BARVA BÍLÁ
	A1 SVÍTIDLO LED VESTAVNÉ, KRYT OPÁL, 10W, 1000lm, 3000K, ø190mm
	A2 SVÍTIDLO LED VESTAVNÉ, KRYT OPÁL, 15W, 1500lm, 3000K, ø240mm
	A3 SVÍTIDLO LED VESTAVNÉ, KRYT OPÁL, 20W, 2100lm, 3000K, ø240mm
	E2 SVÍTIDLO LED PŘISAZENÉ, MIKROPRIZMA, 49W, 5400lm, 4000K, UGR<19
	H1 SVÍTIDLO LED VESTAVNÉ, MIKROPRIZMA, 24W, 3100lm, 3000K
	H2 SVÍTIDLO LED VESTAVNÉ, MIKROPRIZMA, 35W, 4200lm, 3000K

VEDOUCÍ PROJEKTU ING. PAVEL RUS	ZODPOVĚDNÝ PROJ. ING. PAVEL RUS	VYPRACOVAL ING. PAVEL RUS	
INVESTOR : Střední průmyslová škola, Trutnov, Školní 101, IČ: 691 744 15, ul. Školní 101, 541 01 Trutnov			
AKCE : SPŠ Trutnov - rekonstrukce sociálních zařízení Mladé Buky Mladé Buky 374 na st.p.č. 42/2, k.ú. Mladé Buky			ZPRACOVATEL DÍLU: pr-energo s.r.o. Křížlice 37, 514 01 Jestabí v Krkonoších Tel: 606 519 073, E-mail: info@pr-energo.cz
DÍL PROJEKTU: ELEKTROROZVODY			DATUM: 10/2023
NÁZEV VÝKRESU: PŮDORYS 2.NP			DOKUMENTACE PRO PROVEDENÍ STAVBY
			FORMÁT: 4xA4
			MĚŘÍTKO: 1:50
			VÝKRES č.: EL.3