

LEGENDA:

- NAVRŽENÉ LEŽATÉ POTRUBÍ SPLAŠKOVÉ KANALIZACE POD PODLAHOU – PVC-U KG SN4
A NAVRŽENÉ ODPADNÍ POTRUBÍ – HT SYSTÉM
- NAVRŽENÉ LEŽATÉ POTRUBÍ SPLAŠKOVÉ KANALIZACE VEDENÉ POD STROPEM – PVC-U KG SN4
- STÁVAJÍCÍ SPLAŠKOVÁ KANALIZAČNÍ PŘÍPOJKA

K1–K12

STOUPACÍ POTRUBÍ SPLAŠKOVÉ KANALIZACE


SŠ

STÁVAJÍCÍ KANALIZAČNÍ ŠACHTA

PM – PROTIPOŽÁRNÍ MANŽETA (NAPŘ. INTUMEX 10–60)

VEŠKERÉ PROSTUPY POTRUBÍ POŽÁRNĚ DĚLICIMI KONSTRUKCEMI ZATĚSNIT DLE čl. 8.6.1 ČSN 730802

POZNÁMKA:
DŘÁŽKY A PRŮRAZY PRO INSTALACE BUDOU PROVEDENY DLE TOHOTO VÝKRESU
ROZVODY ZDRAVOTNÍ TECHNIKY KOORDINOVAT S ROZVODY VYTÁPĚNÍ A VĚTRÁNÍ

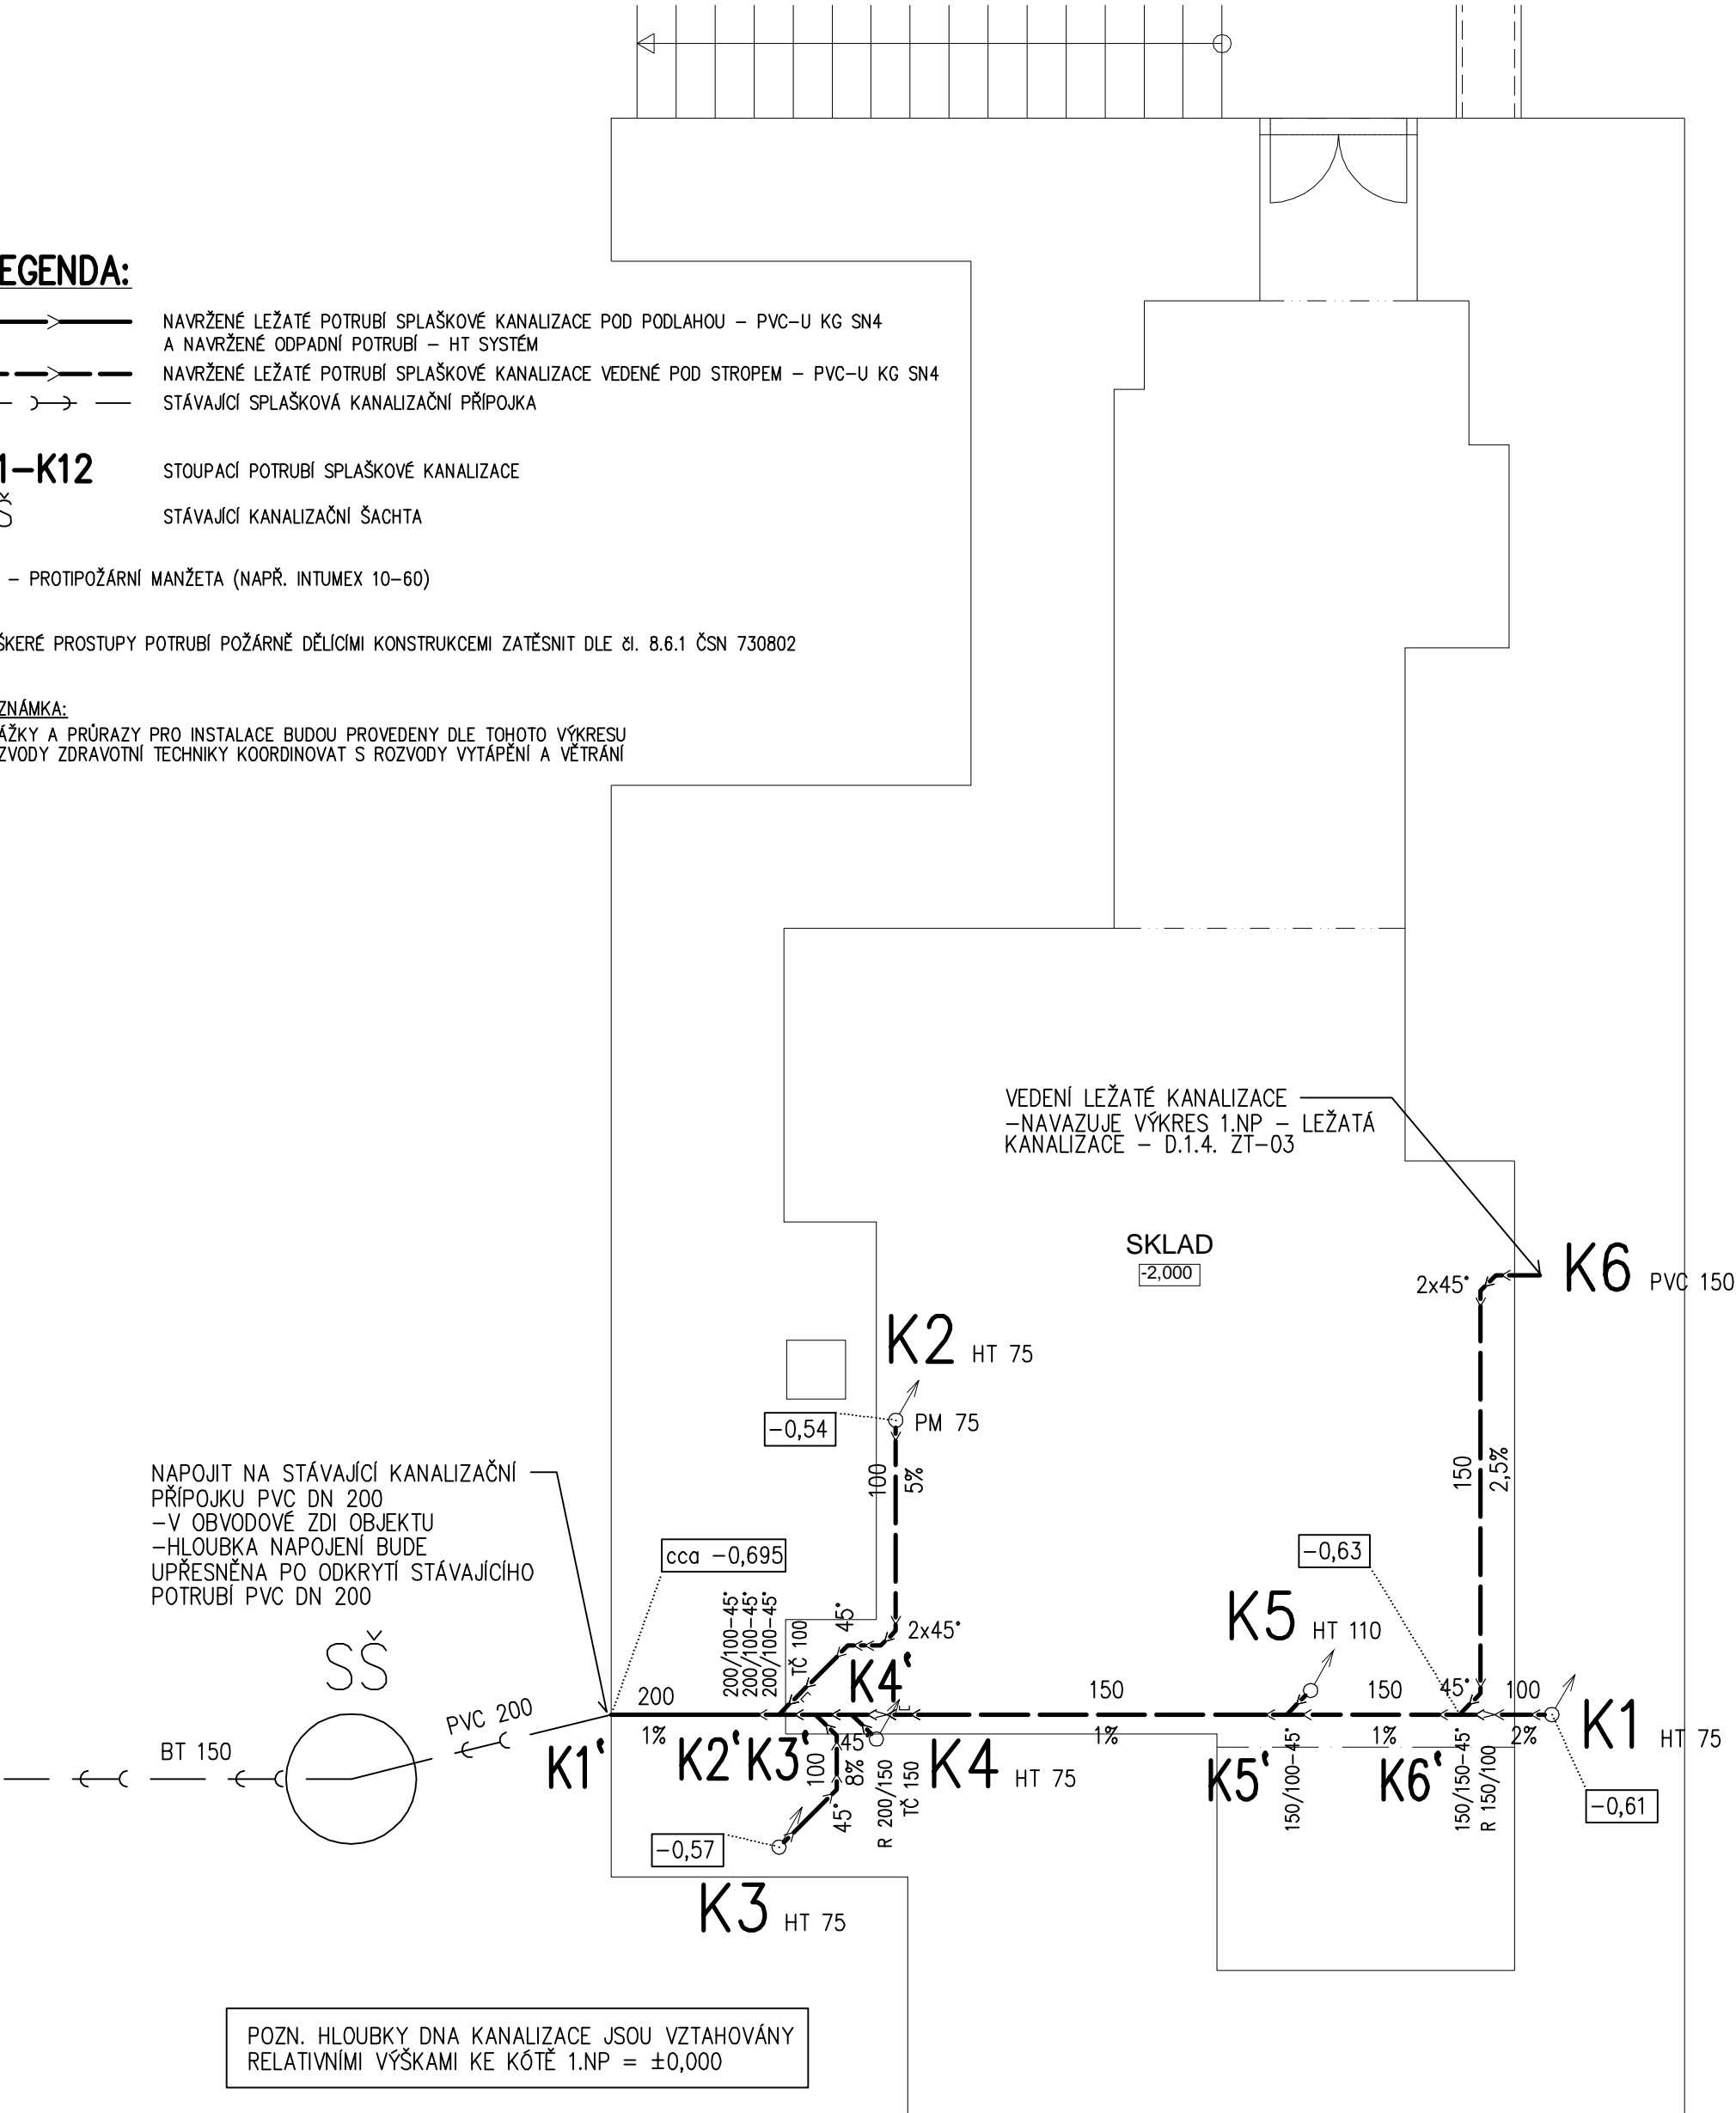

POZNÁMKA:
POKUD JE V DOKUMENTACI UVEDEN KONKRÉTNÍ TYP VÝROBKU, JEDNÁ SE O REFERENČNÍ VÝROBEK, KTERÝ LZE NAHRADIT VÝROBKEM SE STEJNÝMI NEBO LEPŠÍMI VLASTNOSTMI

VEDOUČÍ PROJEKTU	ZODP.PROJEKTANT	VYPRACOVAL	KONTROLOVAL	<div><div><div></div><div>TECHNICKÉ INSTALACE VE STAVEBNICTVÍ s.r.o.</div></div><div>SPOJENECKÁ 53, TRUTNOV, 541 01</div></div>	
ING.PETR KOŠTÁL	MARIE DVOŘÁKOVÁ	MARIE DVOŘÁKOVÁ	ING.JAN PĚNČÍK		
INVESTOR: STŘEDNÍ PRŮMYSL OVÁ ŠKOLA, TRUTNOV, ŠKOLNÍ 101, UL. ŠKOLNÍ 101, 541 01 TRUTNOV					
OÚ:	MLADÉ BUKY	KRAJ:	KRÁLOVÉHRADECKÝ	FORMÁT	2x A4
STAVBA:	SPŠ Trutnov - rekonstrukce sociálních zařízení Mladé Buky Mladé Buky 374 na st. p. č. 42/2, k. ú. Mladé Buky			ÚČEL	DPS
OBJEKT:				ČÍSLO ZAKÁZKY 223016.30	
ČÁST:	ZDRAVOTNÍ TECHNIKA			DATUM	01/2024
OBSAH:	PŮDORYS 1.PP - KANALIZACE			MĚŘÍTKO 1 : 50	Č. VÝKRESU D.1.4. ZT-02