



PLASTOVÁ VODOMĚRNÁ ŠACHTA S OBETONOVÁNÍM A KOTVENÍM
VNĚJŠÍCH STĚN DO DNA BETONU
VSTUP 600*600, ŠACHTA VČETNĚ VYSTROJENÍ

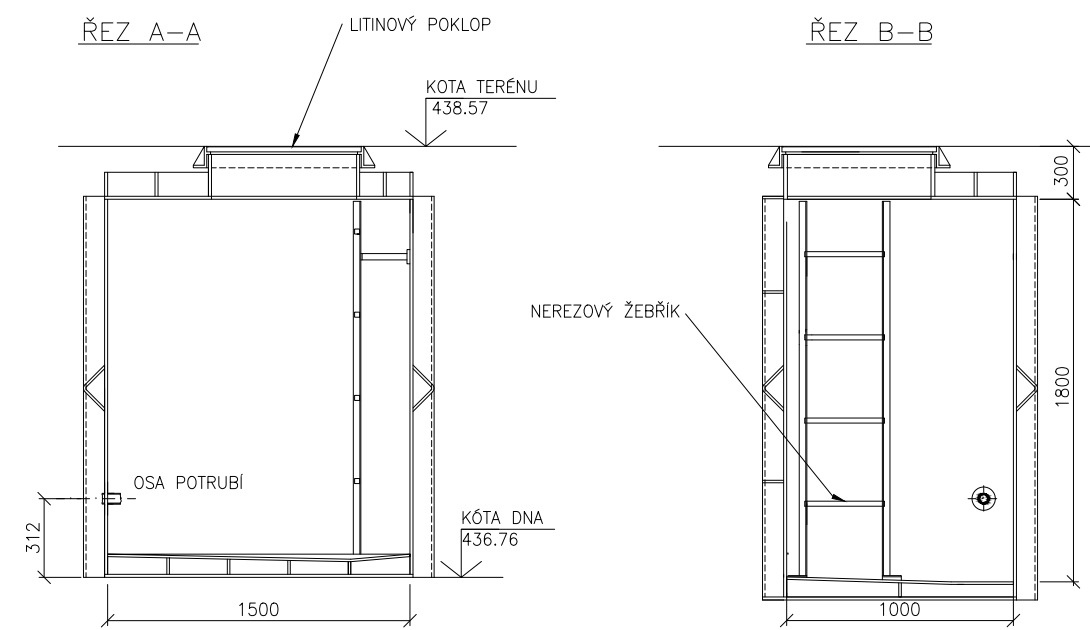

PŮDORYS

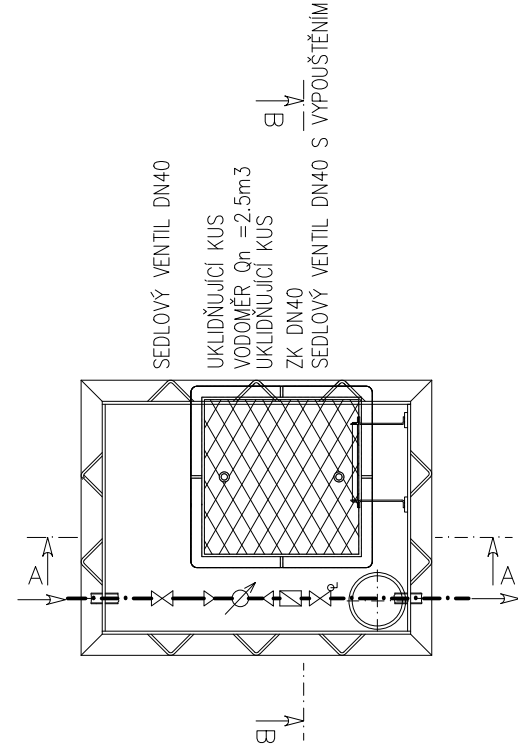

generální projektant projektant části číslo pare

A99 Atelier 99 s.r.o.
Purkyňova 71/99
612 00 Brno

architekt	Ing. arch. Dana Lošťáková	vypracoval	Ing. Zbyněk Remeš
HIP	Ing. Tomáš Pulkrábek	kontroloval	Ing. Zbyněk Remeš
ved. projektant	Ing. Marie Kudělková	zodp. projektant	Ing. Zbyněk Remeš
stavebník	Královéhradecký kraj, Pivovarské náměstí 1245, 500 03 Hradec Králové		

Parkovací dům

Oblastní nemocnice Trutnov


název stavby

objekt **IO 300**

část **D1. - DOKUMENTACE STAVEBNÍHO NEBO INŽENÝRSKÉHO OBJEKTU**

název dokumentu **VODOMĚRNÁ ŠACHTA**

číslo pare

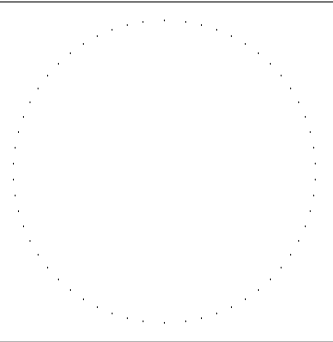

zakázka A-22-1042

datum 11/2024

stupeň DPS

měřítko 1:30

číslo přílohy **05**