


LEGENDA

- hlavní kabelové trasy MaR
- √.xx.xx položka(zařízení) MaR
- ↗ stoupačka trasy MaR
- ▮ rozvaděč MaR

Sestava položky

- YY.XX_ZZ
- prvek MaR v okruhu
 - regulační okruh, sekce, zařízení
 - kód technologie
- YY - kód technologie
- UT - vytápění
 - CH - chlazení
 - V - vzduchotechnika
 - PK - protipožární klapky
 - RP - regulátory průtoku vzduchu
 - ZT - zdravotnická
 - E - elektro silnaproud, slaboproud
 - OT - ostatní technologie
- XX - regulační okruh
- xx - okruhy dle technologie
- ZZ - prvky MaR v okruhu
- T - teplota
 - P - tlak
 - H - vlhkost
 - Q - kvalita vzduchu
 - S - rychlost, frekvence
 - KL - klapka, ventil s elektropohonem/elektromagnetem
 - Y - regulační ventil se servopohonem
 - M - motor (např.:čerpadlo, ventilátor a pod)
 - XH - vlnění vzduchu
 - EO - elektroohřev
 - 99 - kompaktní zařízení

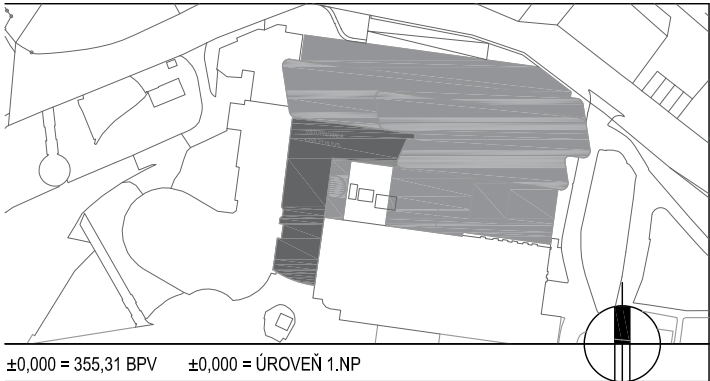

±0,000 = 355,31 BPV ±0,000 = ÚROVEŇ 1.NP

investor / investor



KRÁLOVÉHRADECKÝ KRAJ
Přívokarské náměstí 1245
500 03 Hradec Králové
IČO 708 89 546
DIČ CZ 708 89 546

generální projektant / executive architect DOMY, spol. s r. o.



Politických vězňů 19, 110 00 Praha 1
tel. +420 224 233 730
email domy@domycz.cz, www.domycz.com

pozn.: tato dokumentace je duševním vlastnictvím autorů a vztahuje se na ní autorské právo

statutární zástupce / owner representative ING. ARCH. MICHAL JUHA, ING. ARCH. JAN TOPINKA

hlavní architekt projektu / project architect ING. ARCH. MICHAL JUHA, ING. ARCH. JAN TOPINKA

zpracovatel dílu / consultant

MĚŘENÍ A REGULACE



MAR projekt76 s.r.o.
Marie Podvalové 930/7
196 00, Praha 9
tkac-p@seznam.cz

statutární zástupce / owner representative Peter Tkáč

projektant / planner Peter Tkáč

stavba / build

OBLASTNÍ NEMOCNICE NÁCHOD II. ETAPA MODERNIZACE A DOSTAVBY

část projektu / project part D.1.4.5. MĚŘENÍ A REGULACE

stupeň / phase DOKUMENTACE PRO PROVÁDĚNÍ STAVBY

datum / date 09/2024

objekt / object ÚPRAVY PROVOZU OBJEKTU C

měřítko / scale 1:100

název výkresu / drawing title
PŮDORYS 2.NP

autoři / authors ING. ARCH. MICHAL JUHA, ING. ARCH. JAN TOPINKA

ING. ARCH. J.R. PRIESTER, ING. ARCH. M. ZÁBOJOVÁ

hlavní inženýr projektu / project leader ING. ROMAN JAROSIL

hlavní projektant / chief designer ING. BLANKA HANDRYCHOVÁ

vypracoval / prepared by Peter Tkáč

kontroloval / checked by Peter Tkáč

autorizoval / authorized by Peter Tkáč

číslo výkresu / drawing No.

D.1.4.5

název souboru / file name

ONN-2ET_DSP_MAR

číslo kópie / copy No.

102

POZNÁMKA / NOTE

Tato dokumentace je duševním vlastnictvím autorů a vztahuje se na ní autorské právo.