


LEGENDA:

ZNAČKA	POPIS	TYP
— + —	NAVRŽENÉ POTRUBÍ NTL VNITŘNÍHO PL YNOVODU	OCEL
P01 ↗	NAVRŽENÉ STOUPAČÍ POTRUBÍ PL YNOVODU	OCEL
⊕	NAVRŽENÉ NÁPOJOVACÍ MÍSTO NTL VNITŘNÍHO PL YNOVODU	OCEL
POZNÁMKA: - POTRUBÍ VNITŘNÍHO PL YNOVODU BUDE PROVEDENO Z OCELOVÉHO SVAŘOVANÉHO POTRUBÍ. - POTRUBÍ PL YNOVODU BUDE VEDENO PO PODLAŽE. - MONTÁŽ POTRUBÍ BUDE PROVÁDĚNA DLE MONTÁŽNÍHO PŘEDPISU VYROBCE.		

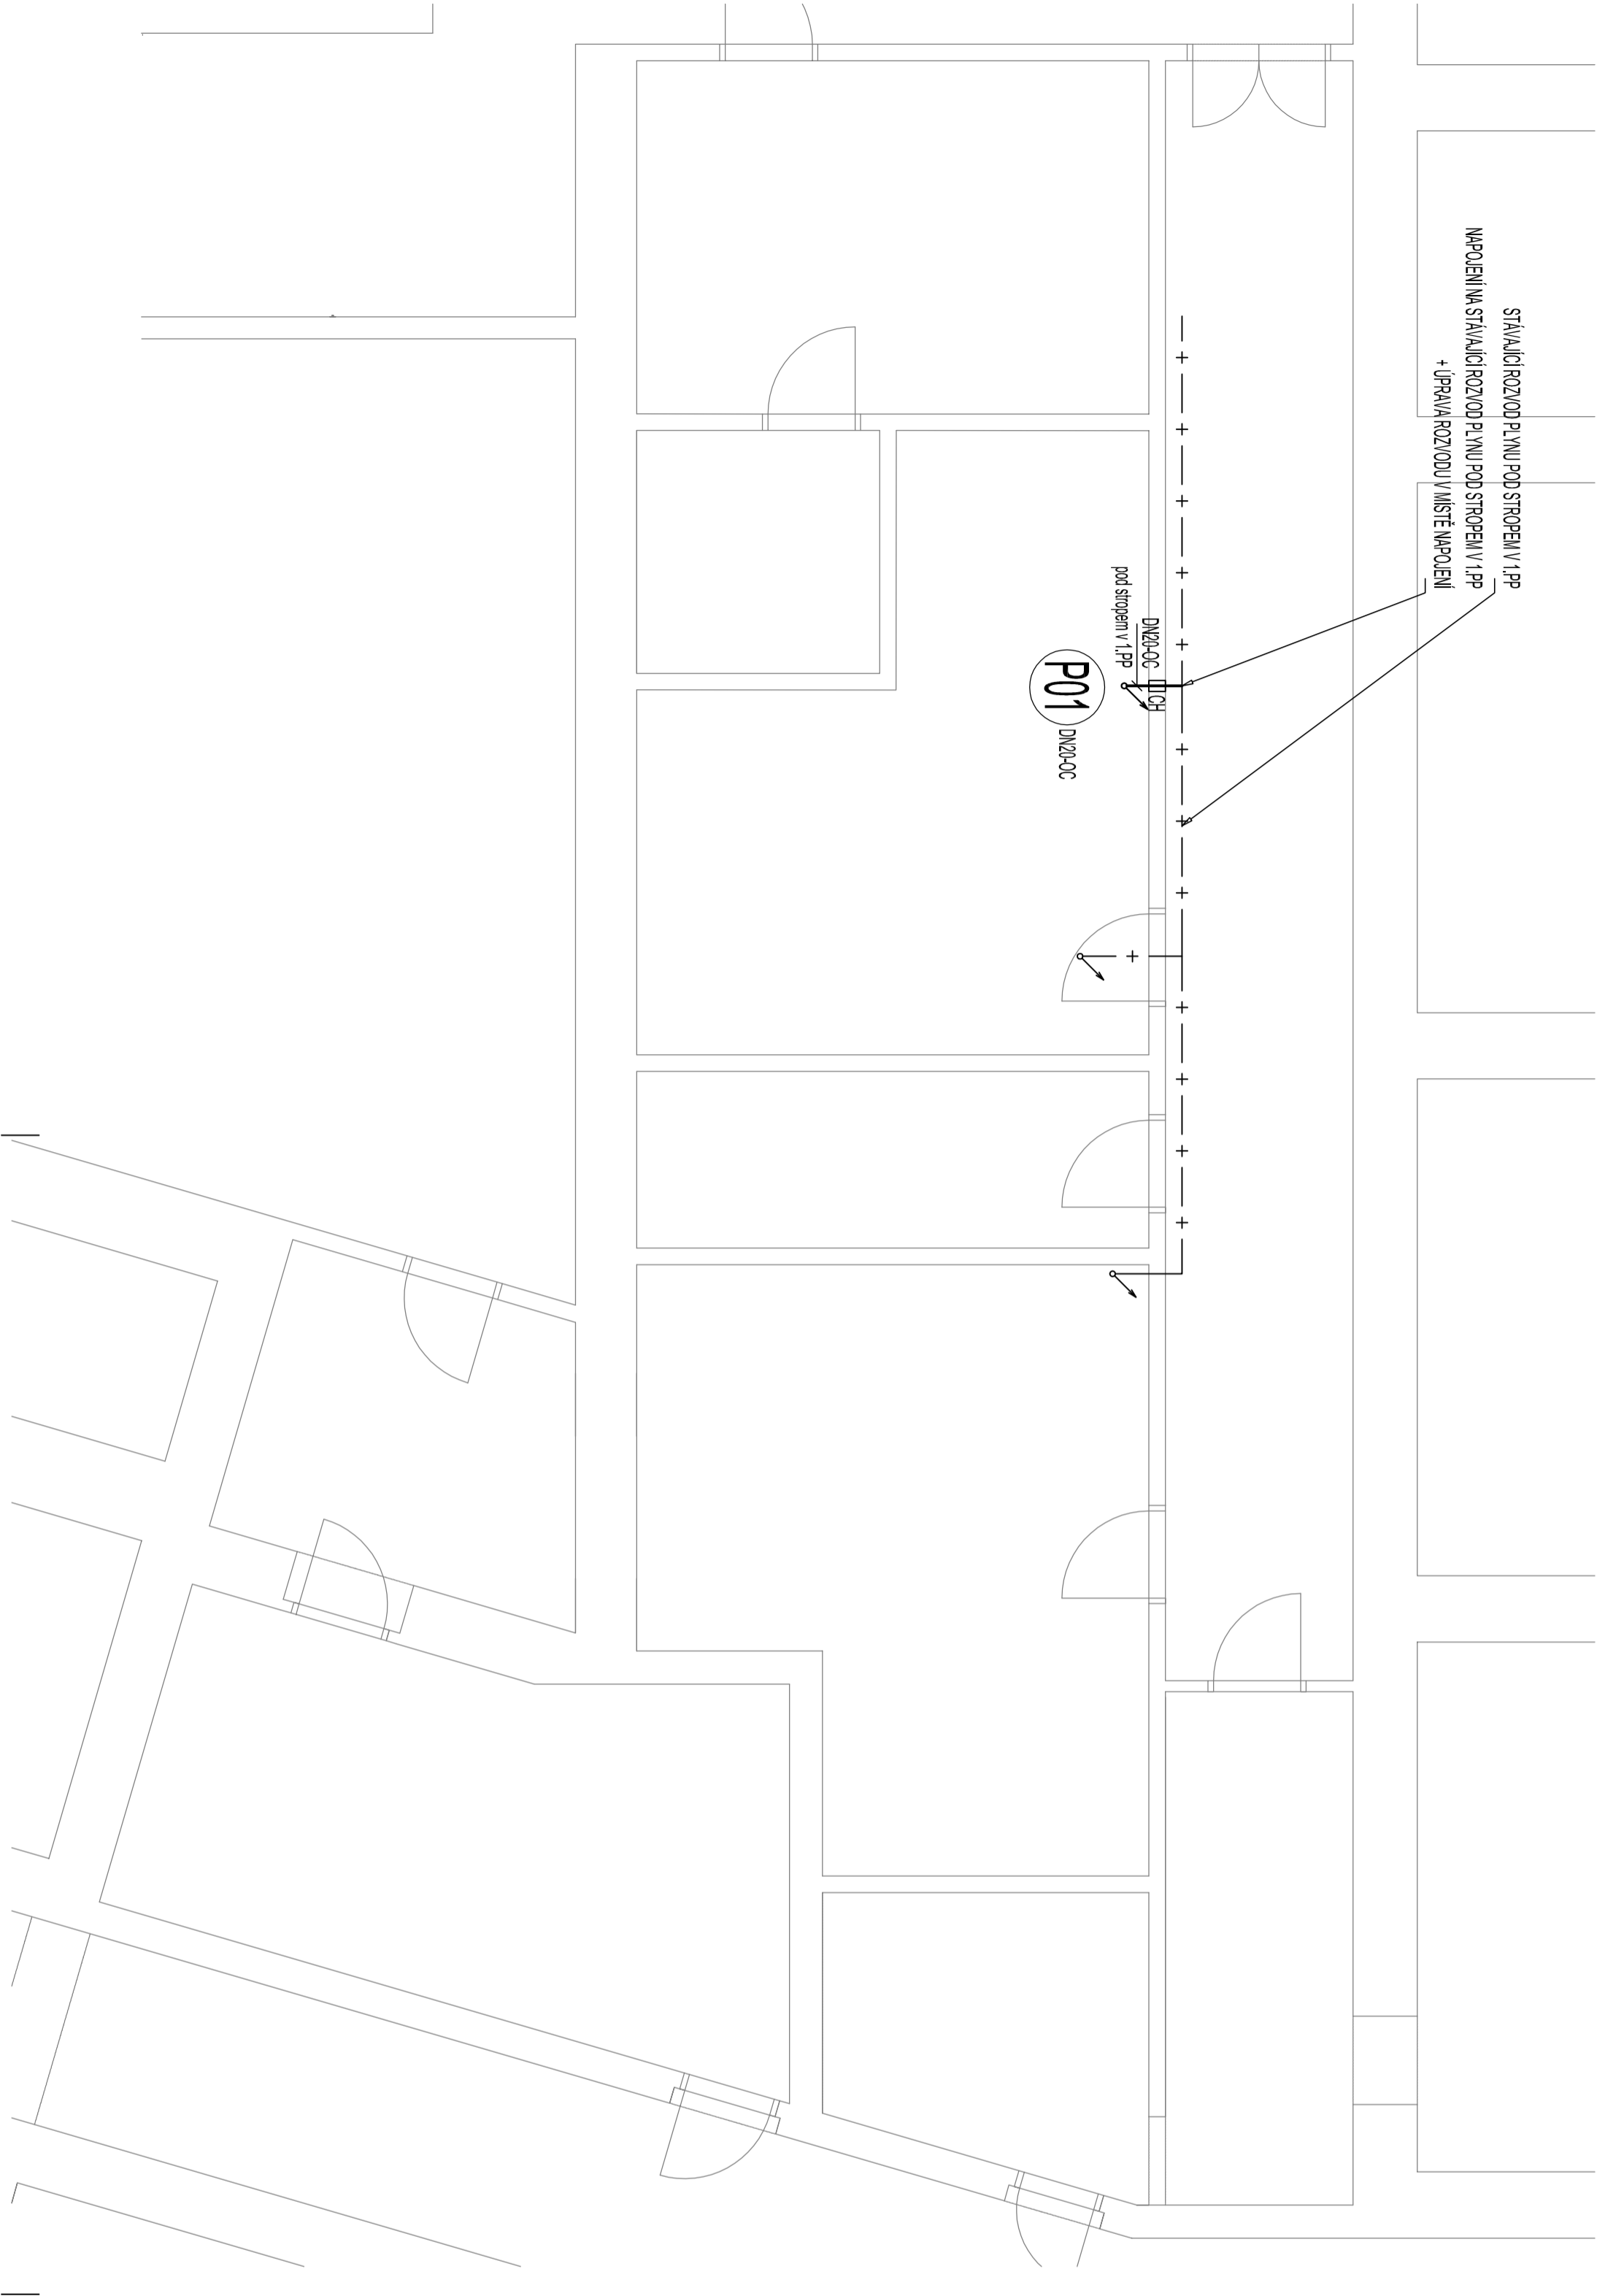

NÁZEV AKCE:		AUTORIZAČNÍ RAZÍTKO:	
Snížení energetické náročnosti školní kuchyně SPŠ, SOŠ a SOU, Hradec Králové			
MÍSTO STAVBY: Hradební 1029/2, 500 03 Hradec Králové			
OBJEDNATEL: Střední průmyslová škola, Střední odborná škola a Střední odborné učiliště, Hradec Králové			
GENERÁLNÍ PROJEKTANT:	ZPRACOVATEL PROFESE:	ZODPOVĚDNÝ PROJEKTANT:	PODPIS:
ARAGON ELL, s.r.o.		Ing. Karel Dovrtěl	
Hermančice 126 509 01 Nová Paka IČ: 288 20 525 tel.: +420 731 455 285 e-mail: info@aragonell.cz web: www.aragonell.cz		HLAVNÍ INŽENÝR PROJEKTU: Ing. Karel Dovrtěl	PODPIS:
		ZPRACOVATEL: Ing. Karel Dovrtěl	PODPIS:
MĚŘÍTKO: 1:50	STUPEŇ: DPS	ČÁST DOKUMENTACE:	Č. VÝKRESU:
FORMÁT: A4x3	DATUM: 05/2023	D.1.4 TECHNICKÁ PROSTŘEDÍ STAVEB	06
ODDL./PROFESÉ: D.1.4.1 - ZTI	NÁZEV VÝKRESU: Půdorys 1.PP - plynovod		