


ELEKTRICKÁ POŽÁRNÍ SIGNALIZACE - 6.NP
(příloha dokumentace zdolání požárů s rozmístěním hlásičů EPS)

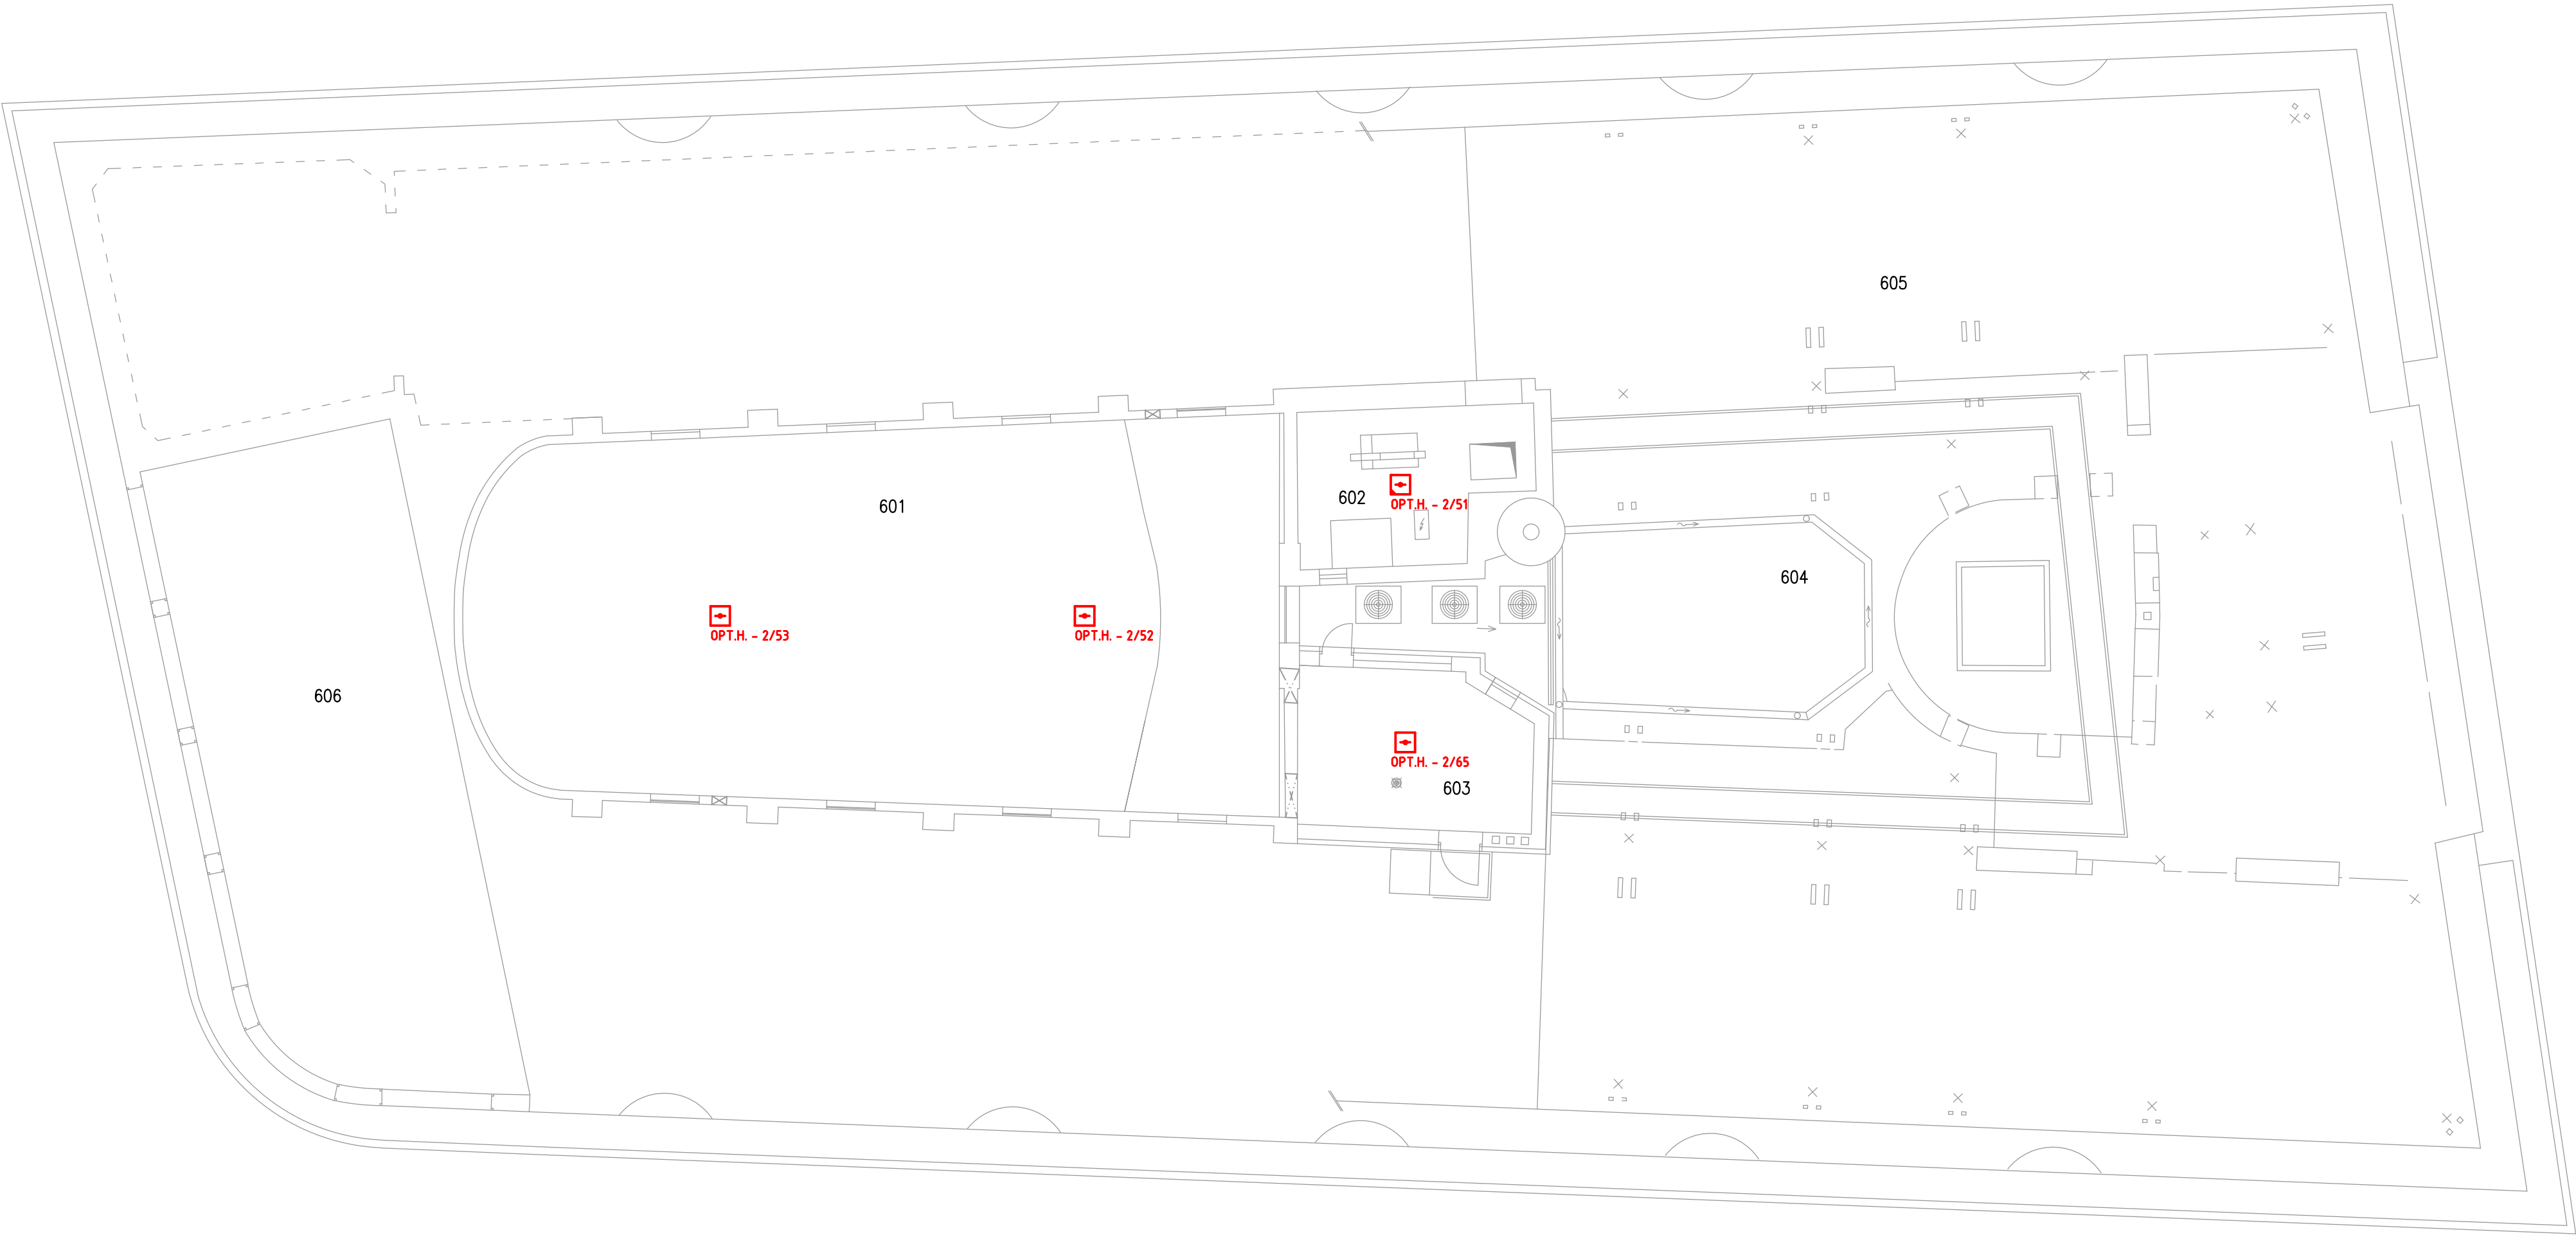

LEGENDA:

- ÚSTŘEDNA EPS
- TABLO OBSLUHY
- OBSLUŽNÉ POLE POŽÁRNÍ OCHRANY
- KLÍČOVÝ TREZOR POŽÁRNÍ OCHRANY
- OPTICKOKOUŘOVÝ HLÁSIČ
instalovaný pod stropem nebo pod podhledem
- KOMBINOVANÝ HLÁSIČ
instalovaný pod stropem nebo pod podhledem
- KOMBINOVANÝ HLÁSIČ
s externí optickou signalizací , instalovaný nad podhledem
- KOMBINOVANÝ HLÁSIČ
instalovaný na VZT potrubí
- TLAČÍTKOVÝ HLÁSIČ
- ZÁBLESKOVÝ MAJÁK

LEGENDA MÍSTNOSTÍ

Tabulka místností	
Číslo	Jméno
601	GALERIE (SVĚTLÍK)
602	STROJOVNA VÝTAHU
603	STROJOVNA VZT
604	VNITROBLOKOVÝ DVŮR
605	PODKROVÍ
606	VENKOVNÍ TERASA

PROFESÍ: ZAŘÍZENÍ SLABOPROUDÉ ELEKTROTECHNIKY				
AG COM, s.r.o. Náměstí Míru 22, 503 03 Smiřice tel.: +420 495 421 911, e-mail: projekce@agcom.cz, www.agcom.cz			<div> PEOPLE FOR YOUR ICT</div> <div>Náměstí Míru 22, 503 03 Smiřice tel.: 495 405 911 e-mail: projekce@agcom.cz</div>	
NAVRHL:	KRESLIL:	SCHVÁLIL:		
Jan ČASLAVSKÝ	Ing. Martin SMOLÁK	Ing. Petr KOVANDA		
<i>Čáslavský</i>	<i>Smolák</i>	<i>Kovanda</i>		
INVESTOR: Královehradecký kraj Pivovarské náměstí 1245/2, 500 03 Hradec Králové			DRUH DOKUM.: DSS	
AKCE: GRAFICKÁ PŘÍLOHA DZP S ROZMÍSTĚNÍM HLÁSIČŮ EPS			ČÍSLO ZAKÁZKY: ZS_200050	
			DATUM: 03/2021	
			MĚŘÍTKO: 1 : 100	
			POČET FORMÁTŮ: 4 x A4	
PŘÍLOHA: PŮDORYS 6.NP			ČÍSLO PARÉ	ČÍSLO PŘÍLOHY
				ZDP9
ARCHIV:	ZS_200050	200050TP_500_DZP9.dwg		