



VÝŘEZ 1

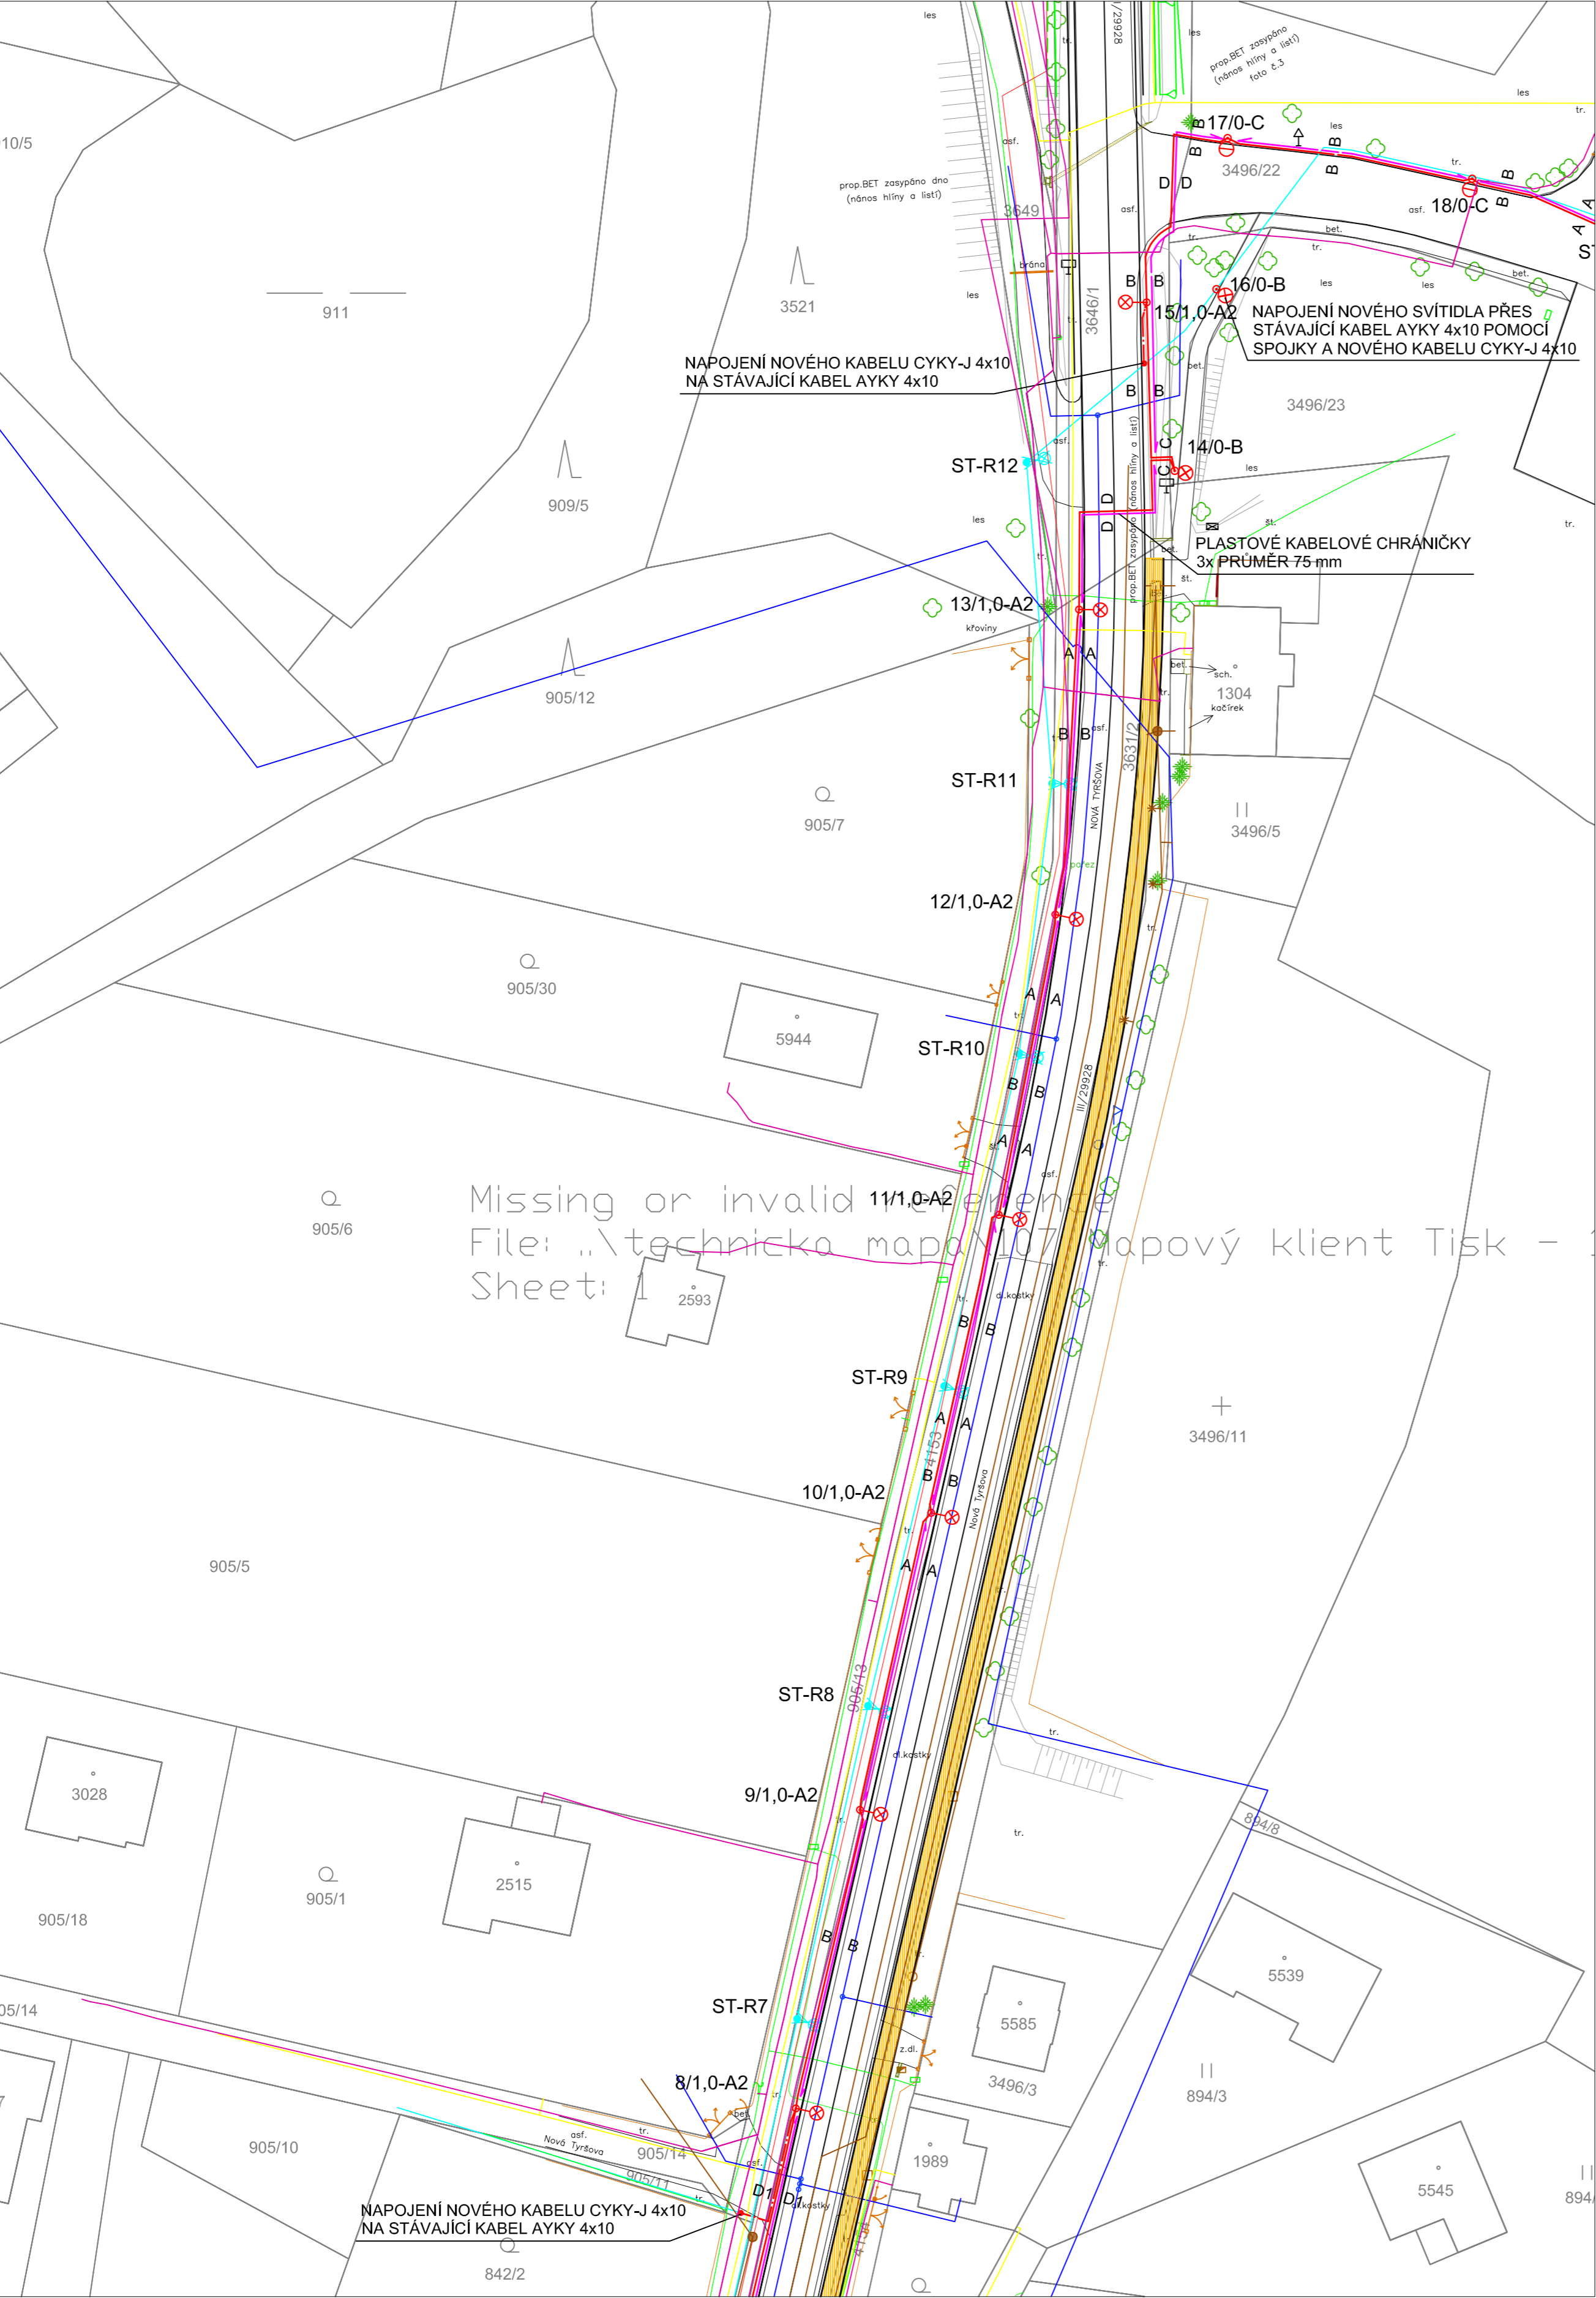

VZOROVÉ ŘEZY


VZOROVÝ ŘEZ ZÁKLADEM STOŽÁRU

ZÁKLAD PRO SILNIČNÍ STOŽÁR
VÝŠKY 6,2 m S VÝLOŽNÍKEM
MĚŘÍTKO 1:20

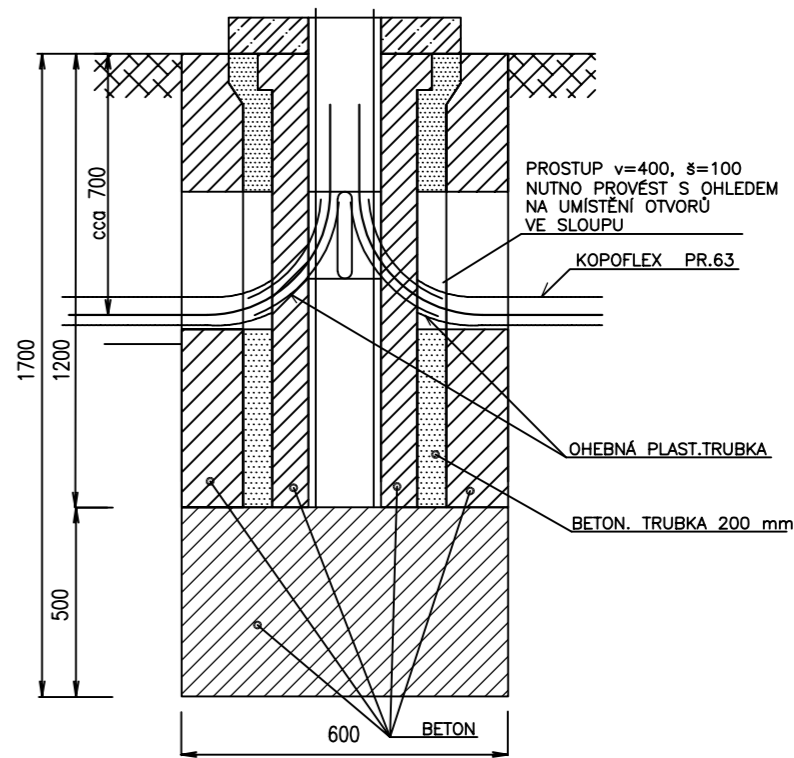


VZOROVÝ ŘEZ ZÁKLADEM STOŽÁRU

ZÁKLAD PRO STOŽÁR VÝŠKY
6 m BEZ VÝLOŽNÍKU
MĚŘÍTKO 1:20

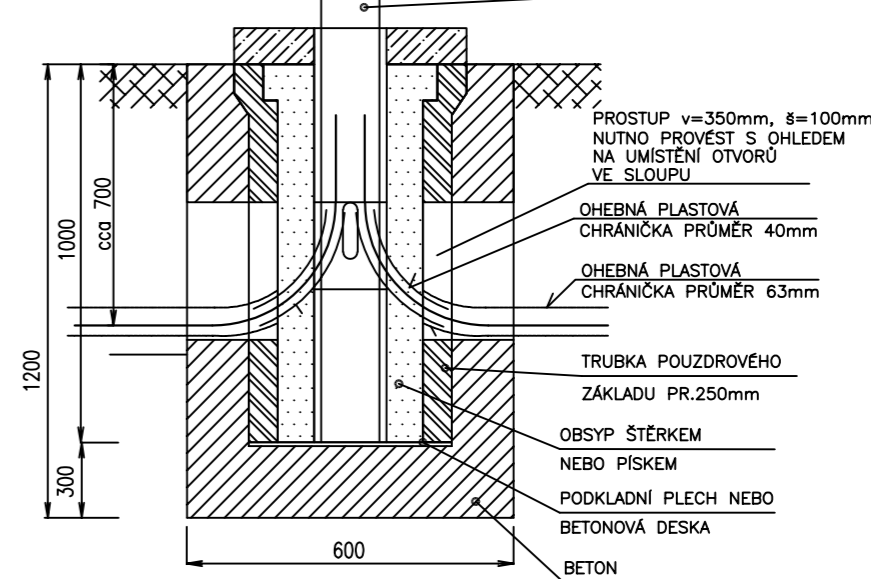


ŘEZ PROTAKLÝ POD SILNICEMI
OZN. "D" PRO 2xTR.HDPE + 1 KABEL
OZN. "D1" PRO 2xTR.HDPE + 2 KABELY
OZN. "D2" PRO 2xTR.HDPE
OZN. "D3" PRO 3x REZERVNÍ CHRÁNIČKA PR. 75mm

MĚŘÍTKO 1:20

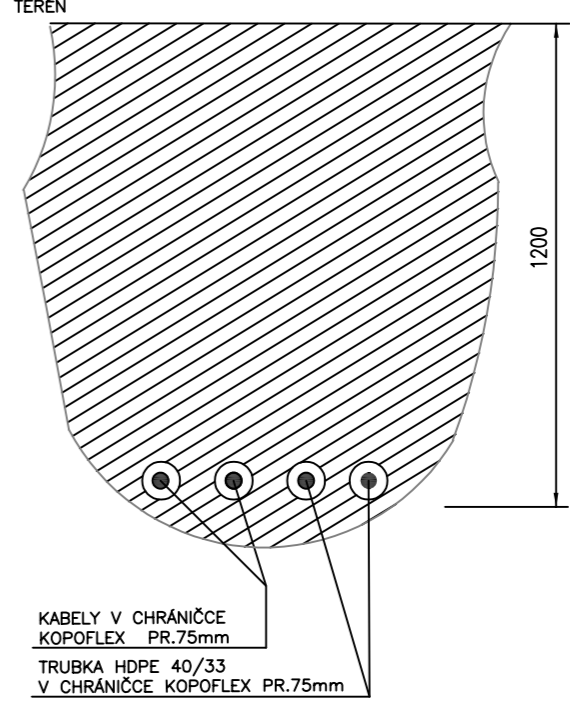


VÝŘEZ 3 - SILNICE KE HŘBITOVU

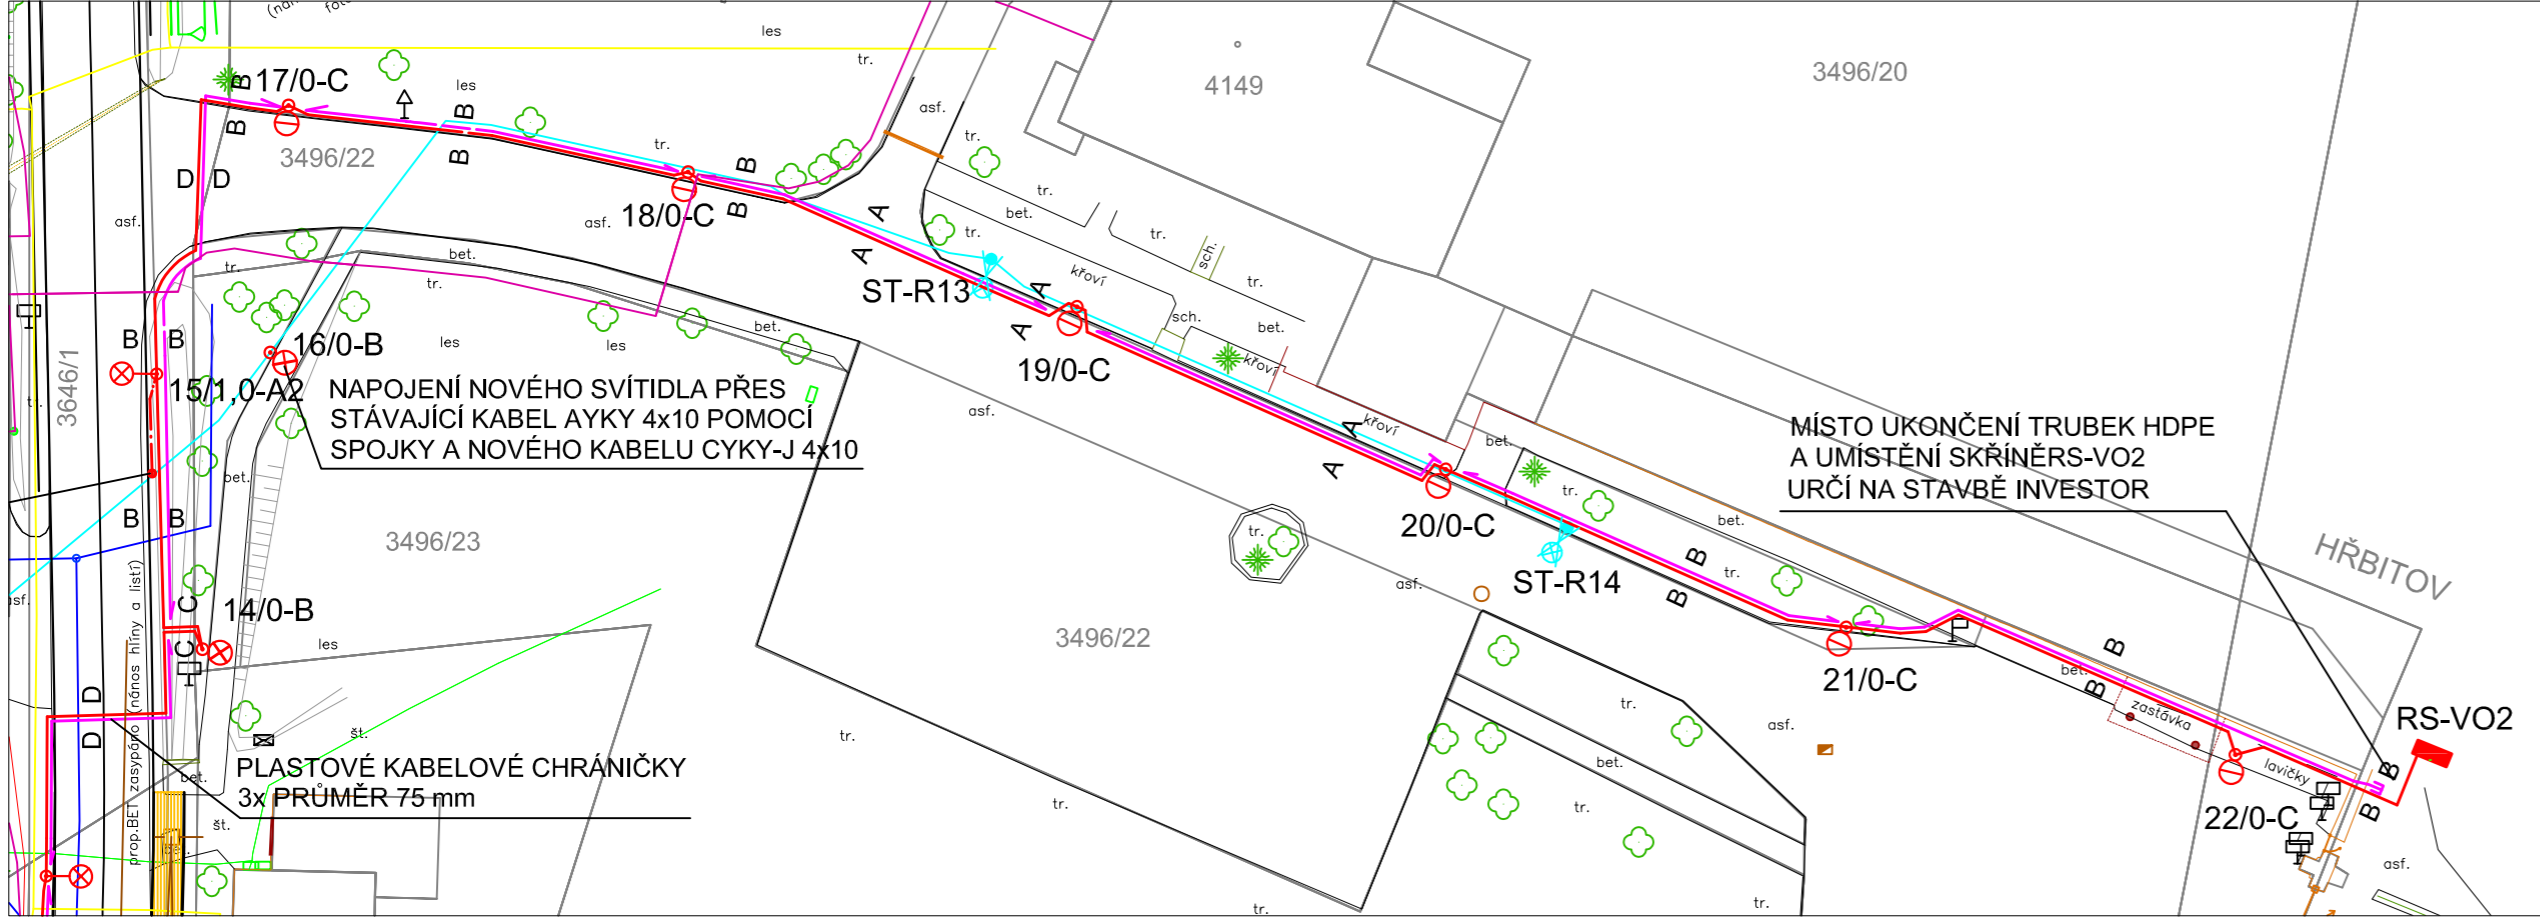

VZOROVÉ ŘEZY


ŘEZ A-A
KABELOVÁ TRASA
POD KOMUNIKACEMI A VJEZDY
PRO 2xTR.HDPE A 1 - 2 KABELY

HLOUBKA ULOŽENÍ 1 m
MĚŘÍTKO 1:20

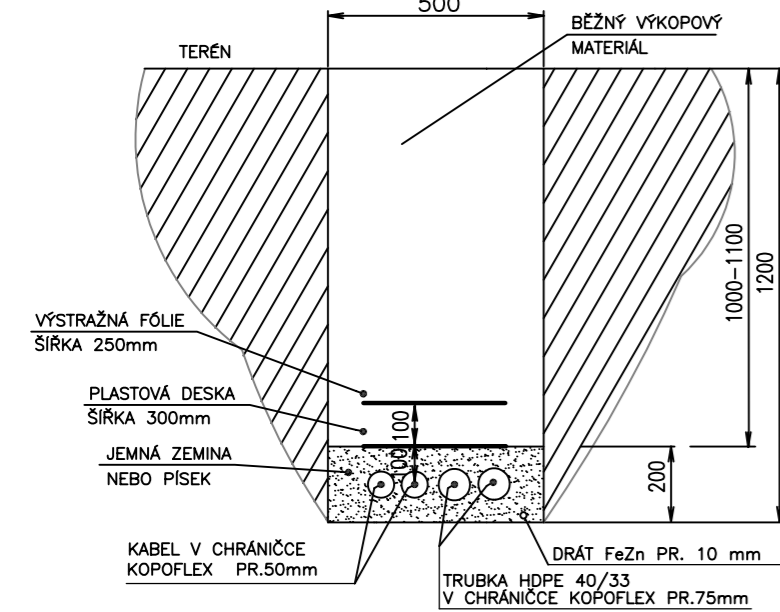


ŘEZ B-B
KABELOVÁ TRASA
POD CHODNÍKEM A VOLNÝM TERÉNEM
PRO 2xTR.HDPE A 1 - 2 KABELY

HLOUBKA ULOŽENÍ 0,7 m
MĚŘÍTKO 1:20

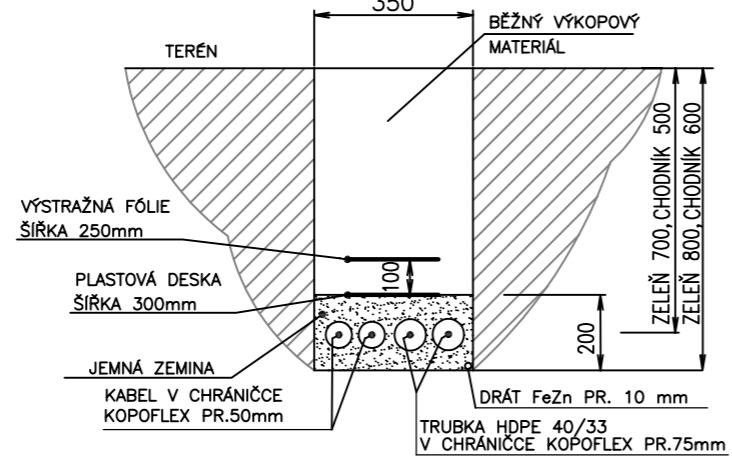

ŘEZ C-C
KABELOVÁ TRASA PRO 2 KABELY
POD PŘÍKOPEM

HLOUBKA ULOŽENÍ 1 m
MĚŘÍTKO 1:20

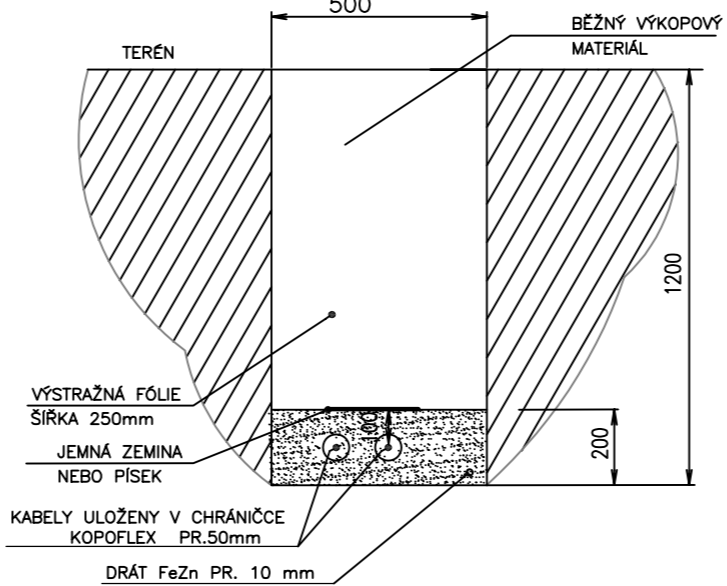

ELEKTRICKÁ SÍŤ: 3+PEN STŘ.50Hz,400V/TN-C
1+NPE STŘ.50Hz,230V/TN-S
OCHRANA PŘED NEBEZPEČNÝM DOTYKOVÝM NAPĚTÍM:
ZÁKLADNÍ-AUTOMATICKÝM ODPOJENÍM PORUCHY OD ZDROJE
ZVÝŠENÁ - POSPOJOVÁNÍM

POZNÁMKY K REALIZACI A LEGENDA JSOU NA VÝKRESE D.1.4.1.2

AUTORIZACE		ČÍSLO PRÁCE	

ČÍSLO ZMĚNY	DATUM ZMĚNY	POPIS/OBSAH ZMĚNY	PODPIS
1	ZÁŘÍ 2025	DOPLNĚNÍ TRASY VEŘEJNÉHO OSVĚTLENÍ A TRUBEK HDPE DLE POŽADAVKU INVESTORA	

III/29928 Dvůr Králové nad Labem – Vítězná

stavební objekt			
Město Dvůr Králové nad Labem Náměstí T.G.Masaryka 38 544 17 Dvůr Králové nad Labem objednatel k.ú. Dvůr Králové nad Labem místní úřady		ENERGIAPROJEKT CZ, s. r. o. Dvorská 217/11,503 11 Hradec Král. IČ: 27472655, DIČ: CZ27472655 spolupráce Kraľovohradecký kraj	
SITUACE NOVÉHO VEŘEJNÉHO OSVĚTLENÍ-VÝŘEZ 2 + 3 (M +200 - +400)		1:500 měřítko	PDPS skupen
ING. M. BURIANEC kontroloval Ing. Pavel Šandera zastupující projektant		ING. M. BURIANEC hlavní inženýr projektu Ing. Jiří Eliášek vedoucí projektant	A012/19 číslo zakázky 6/2021 datum 0.14.13 číslo přílohy