

LEGENDA - INŽENÝRSKÉ SÍTĚ - STAV

- VODOVOD VOS A.S.
— DEŠŤOVÁ KANALIZACE (VOS A.S./OBEČ/ÚS)
— SPLAŠKOVÁ KANALIZACE VOS A.S.
— JEDNOTNÁ KANALIZACE VOS A.S.
— NÍZKÉ NAPĚTÍ ČEZ DISTRIBUCE A.S.
— VYSOKÉ NAPĚTÍ ČEZ DISTRIBUCE A.S.
— SDĚLOVACÍ VEDENÍ CETIN A.S.
— SDĚLOVACÍ VEDENÍ SŽ S.O.
— PLYNOVOD GASNET A.S.
— VO ELEKTROS SPOL S.R.O.

Souřadnicový systém		Výškový systém		RSGeo-pro s.r.o. Geodetické a kartografické práce Varšavská 16, Praha 2, 120 00 tel: 775 603 456 www.rsgeo.cz
JTSK		BPV		
Zaměřil Ing. Lukáš Vais Ing. Roman Sulc		Vyhotovil Ing. Lukáš Vais Ing. Roman Sulc		
Zadavatel: DIK – Dopravně inženýrská kancelář Bozděchova 1668, Hradec králové, 500 02				
Akce: Polohopisné a výškopisné zaměření lokality Silnice II/284, Stará Paka				
Výkres		Výkres situace		Č.výkresu: 01
Datum zaměření: 12/2020 a 1/2021			Měřítko 1:500/1000	



- S0 105 STARÁ PAKA
S0 301 ÚPRAVY ODVODNĚNÍ - STARÁ PAKA

LEGENDA:

- silniční obruba (S0105)
— vodorovné dopravní značení (S0105)
— úpravy kanalizace (S0301)
— most ev č 284-023 (S0203)
— chráničky optických vedení (S0105)
— hranice stavby

KOORDINACE:

- Stará Paka - zastávky BUS podél silnice II/284
Stará Paka - rekonstrukce NN z JC - 0280

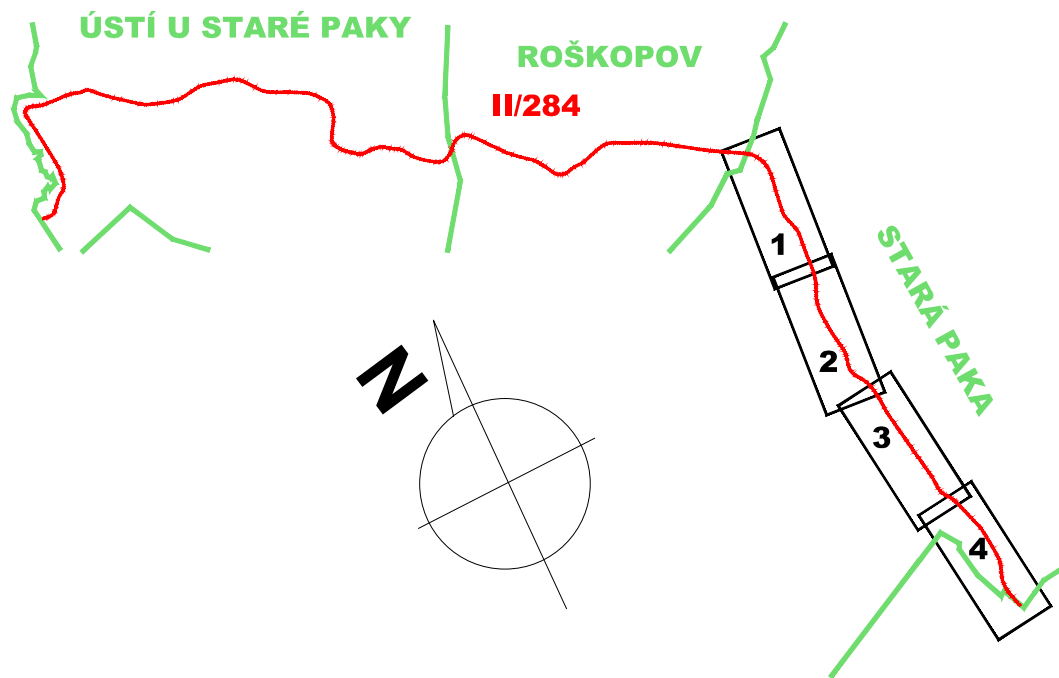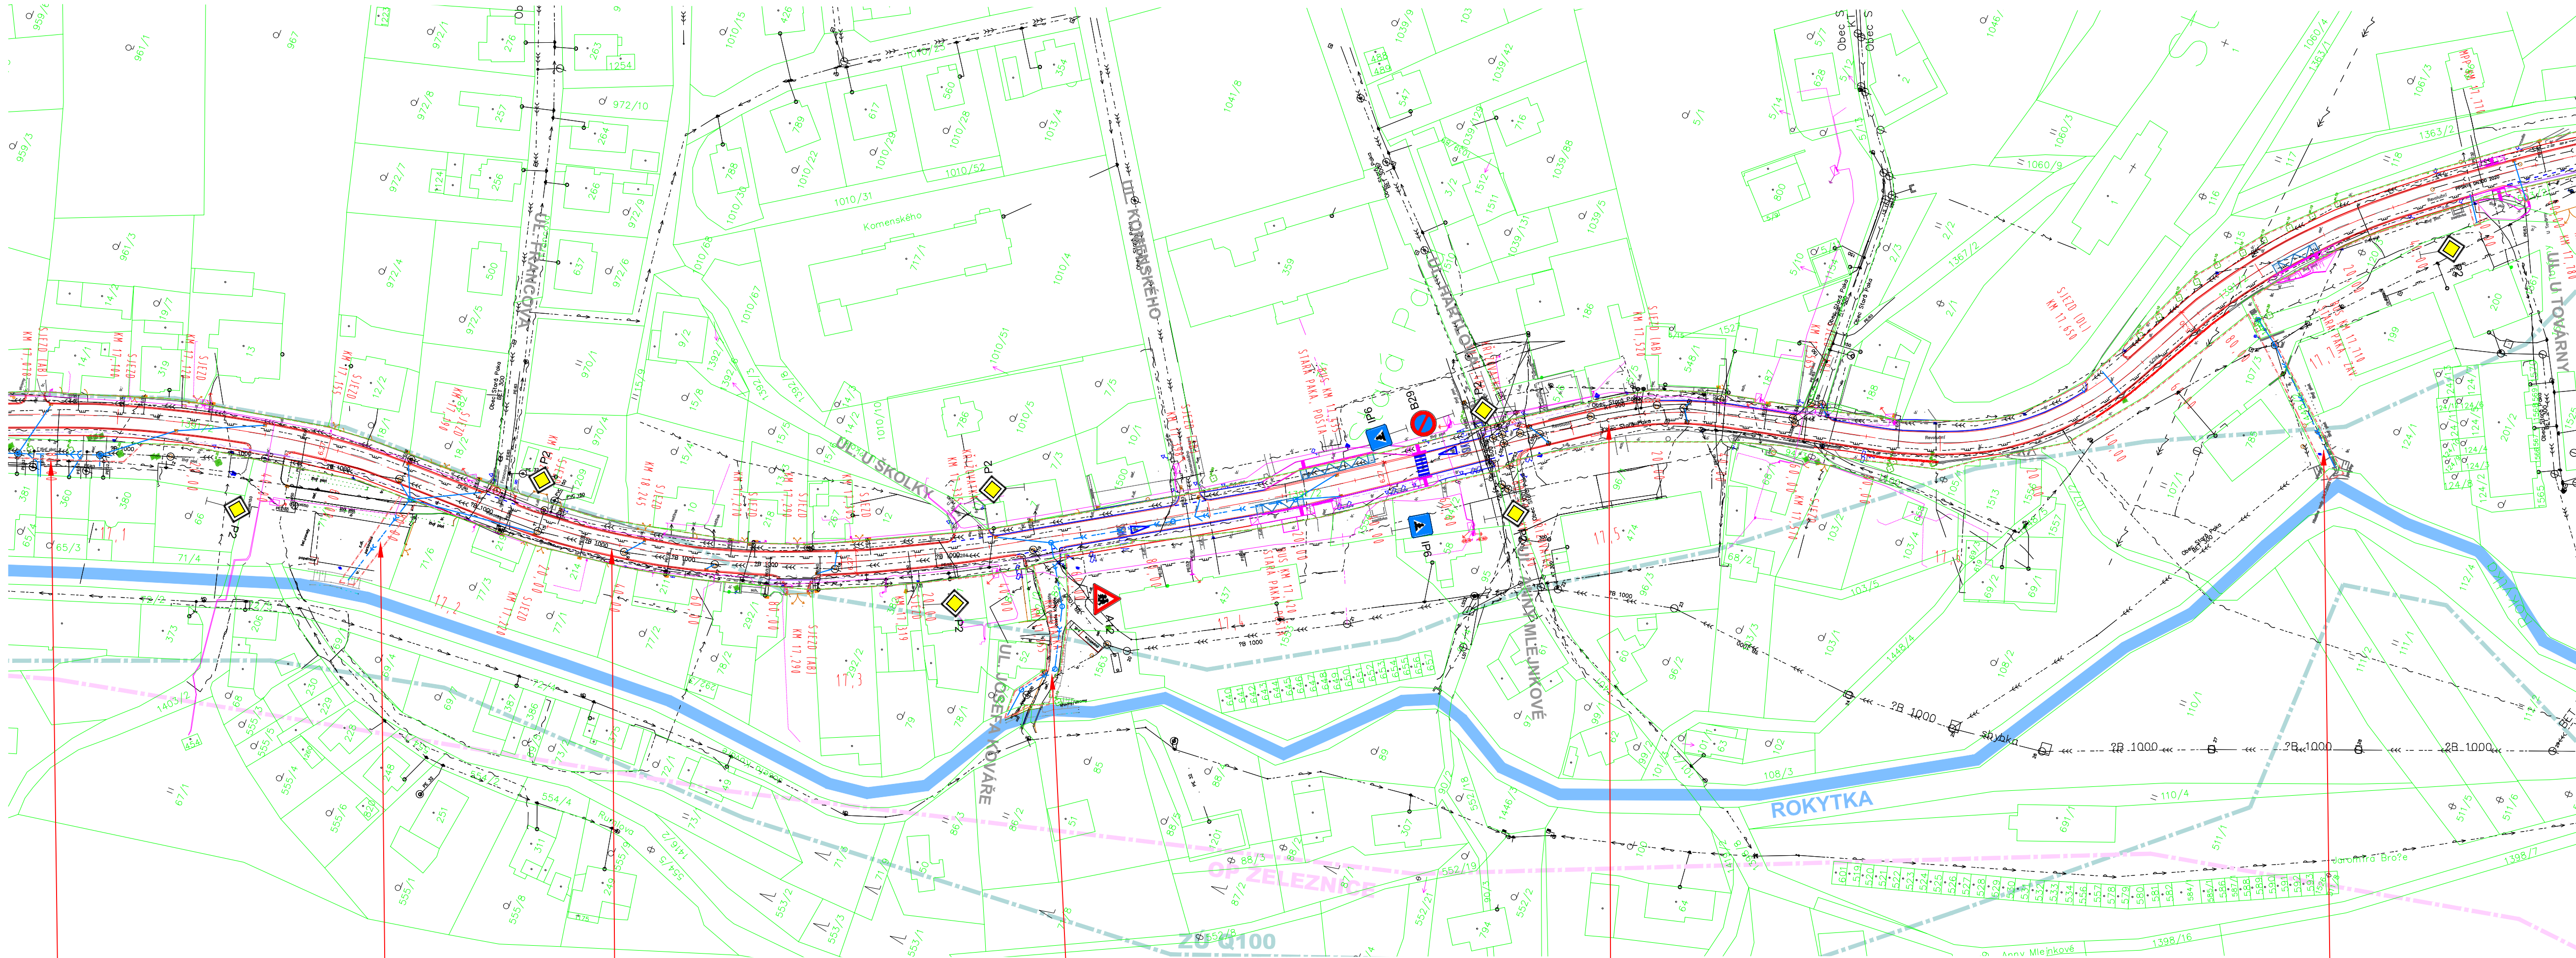

ČÍSLO ZMĚNY	DATUM ZMĚNY	POPIS/OBSAH ZMĚNY	PODPIS

II/284 HR. OKR. JC/SM - STARÁ PAKA, ETAPA I

stavební objekt			
Královéhradecký kraj Pivovarské náměstí 1245, 500 03 Hradec Králové			
objednatel		spolupráce	
Stará Paka místo stavby		Královéhradecký kraj	

DTK
DOPRAVNĚ INŽENÝRSKÁ KANCELÁŘ
Bozděchova 1668, 500 02 Hradec Králové
tel : 495 219 036, 495 212 647, fax : 495 221 677
e-mail : dik@dik-hk.cz, http : www.dik-hk.cz

KOORDINAČNÍ SITUACE STAVBY - DÍL 2		1:1000 měřítko	PDP5 stupeň
ING. M. BURIANEC kontroloval	ING. L. BURIANEC hlavní inženýr projektu	A122/20 číslo zakázky	C2.2
ING. M. BURIANEC zodpovědný projektant	ING. L. BURIANEC vypracoval	8/2025 datum	