
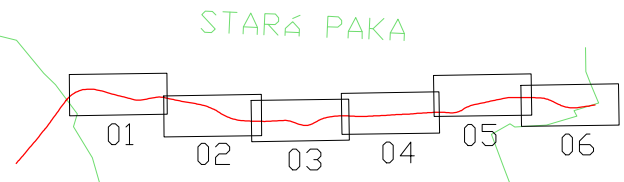


- VODOVOD VOS A.S.
- DEŠŤOVÁ KANALIZACE (VOS A.S./OBEC/ÚS)
- SPLAŠKOVÁ KANALIZACE VOS A.S.
- JEDNOTNÁ KANALIZACE VOS A.S.
- NÍZKÉ NAPĚTÍ ČEZ DISTRIBUCE A.S.
- VYSOKÉ NAPĚTÍ ČEZ DISTRIBUCE A.S.
- SDĚLOVACÍ VEDENÍ CETIN A.S.
- SDĚLOVACÍ VEDENÍ SŽ S.O.
- PLYNOVOD GASNET A.S.
- VB - VO ELEKTROS SPOL S.R.O.

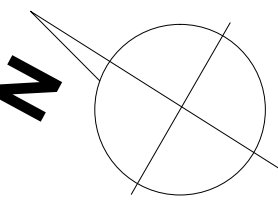

| ČÍSLO ZMĚNY | DATUM ZMĚNY | POPIS/OBSAH ZMĚNY | PODPIS |
|-------------|-------------|-------------------|--------|
|             |             |                   |        |
|             |             |                   |        |
|             |             |                   |        |

## II/284 HR. OKR. JC/SM - STARÁ PAKA, ETAPA I

název akce

**SO105 STARÁ PAKA**

stavební objekt

|  |                      |
|--|----------------------|
| Královéhradecký kraj<br>Pivovarské náměstí 1245, 500 03 Hradec Králové | .                    |
| objednatel   | spolupráce           |
| Stará Paka<br>místo stavby   | Královéhradecký kraj |

**DIK**  
DOPRAVNĚ INŽENÝRSKÁ KANCELÁŘ  
Bozděchova 1668, 500 02 Hradec Králové  
tel : 495 219 036, 495 212 647, fax : 495 221 677  
e-mail : dik@dik - hk.cz, http : www.dik-hk.cz

| SITUACE KOMUNIKACE 01 | 1:500<br>měřítko | PDPS<br>stupň |
|-----------------------|------------------|---------------|
| výkres                |                  |               |

|   |  |   |  |                          |                                  |
|---|--|---|--|--------------------------|----------------------------------|
| ING. M. BURIANEC<br>kontroloval           |  | ING. L. BURIANEC<br>hlavní inženýr projektu |  | A122/20<br>číslo zakázky | <b>D1.1.2.1</b><br>číslo přílohy |
| ING. M. BURIANEC<br>zodpovědný projektant |  | ING. L. BURIANEC<br>vypracoval              |  | 8/2025<br>datum          |                                  |

|  |   |   |
|--|---|---|
| Souřadnicový systém<br>JTSK  | Výškový systém<br>BPV                           | RSGeo-pro s.r.o.<br>Geodetické a kartografické práce<br>Varšavská 16, Praha 2, 120 00<br>tel: 775 603 456<br>www.rsgeo.cz |
| Zaměřil<br>Ing. Lukáš Vals<br>Ing. Roman Sulc  | Vyhotovil<br>Ing. Lukáš Vals<br>Ing. Roman Sulc |   |
| Zadavatel: DIK – Dopravně inženýrská kancelář<br>Bozděchova 1668, Hradec králové, 500 02 |   |   |
| Akce: Polohopisné a výškopisné zaměření lokality<br>Silnice II/284, Stará Paka           |   |   |
| Výkres:<br>Datum zaměření: 12/2020 a 1/2021  | Výkres situace<br>Měřítko 1:500/1000            | Č.výkresu:<br>01  |