

LEGENDA - INŽENÝRSKÉ SÍTĚ - STAV

- VODOVOD VOS A.S.
— DEŠŤOVÁ KANALIZACE (VOS A.S./OBEC/ÚS)
— SPLAŠKOVÁ KANALIZACE VOS A.S.
— JEDNOTNÁ KANALIZACE VOS A.S.
— NÍZKÉ NAPĚTÍ ČEZ DISTRIBUCE A.S.
— VYSOKÉ NAPĚTÍ ČEZ DISTRIBUCE A.S.
— SDĚLOVACÍ VEDENÍ CETIN A.S.
— SDĚLOVACÍ VEDENÍ SŽ S.O.
— PLYNOVOD GASNET A.S.
— VA — VO ELEKTROS SPOL S.R.O.

LEGENDA - STAV

- POLOHOPIS, VÝŠKOPIS
— KATASTR NEMOVITOSTÍ
— HRANICE KATASTRU NEMOVITOSTÍ
— VODNÍ TOKY
— ZÁPLAVOVÉ ÚZEMÍ Q100
— LOKÁLNÍ BIOKORIDOR
— REGIONÁLNÍ BIOKORIDOR
— OCHRANNÉ PÁSMO LESA
— OCHRANNÉ PÁSMO ŽELEZNICE (60M)
— LIBERECKÝ IS14a DOPRAVNÍ ZNAČENÍ - STAV

Souřadnicový systém		Výškový systém		RSGeo-pro s.r.o. Geodetické a kartografické práce Varšavská 16, Praha 2, 120 00 tel: 775 603 456 www.rsgeo.cz
JTSK		BPV		
Zaměřil		Vyhotovil		
Ing. Lukáš Vais Ing. Roman Sulc		Ing. Lukáš Vais Ing. Roman Sulc		
Zadavatel: DIK – Dopravně inženýrská kancelář Bozděchova 1668, Hradec králové, 500 02				
Akce: Polohopisné a výškopisné zaměření lokality Silnice II/284, Stará Paka				
Výkres:		Výkres situace		Č.výkresu: 01
Datum zaměření: 12/2020 a 1/2021			Měřítko 1:500/1000	



- S0 001 KÁCENÍ
S0 104 ROŠKOPOV
S0 105 STARÁ PAKA
S0 301 ÚPRAVY ODVODNĚNÍ - STARÁ PAKA

LEGENDA:

- silniční obruba (S0105)
— vodorovné dopravní značení (S0105)
— úpravy kanalizace (S0301)
— most ev č 284-023 (S0203)
— hranice stavby

KOORDINACE:

- Stará Paka - zastávky BUS podél silnice II/284
Stará Paka - rekonstrukce NN z JC - 0280

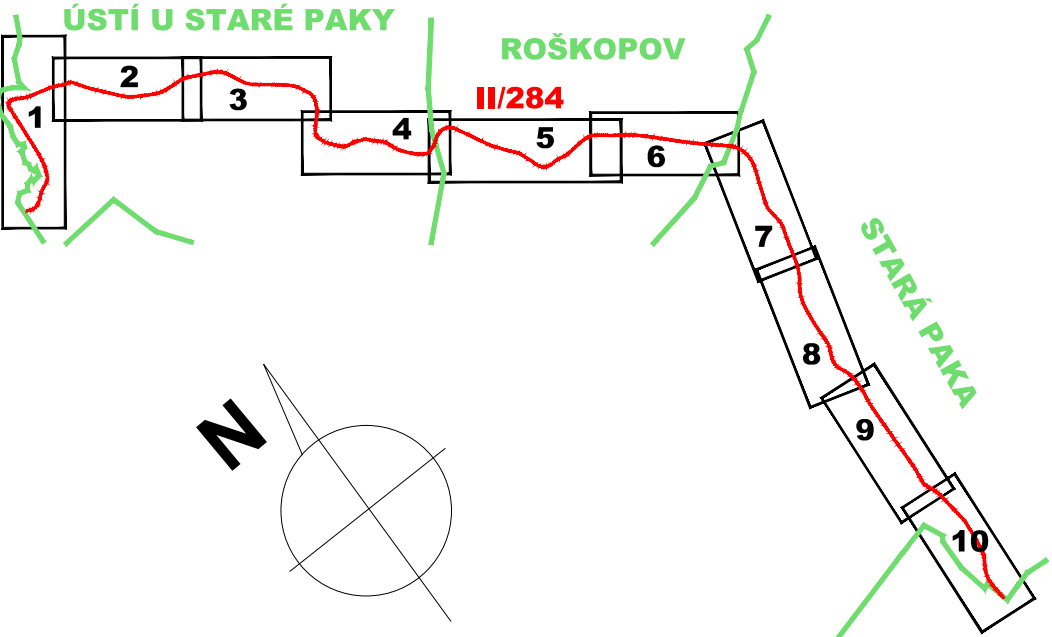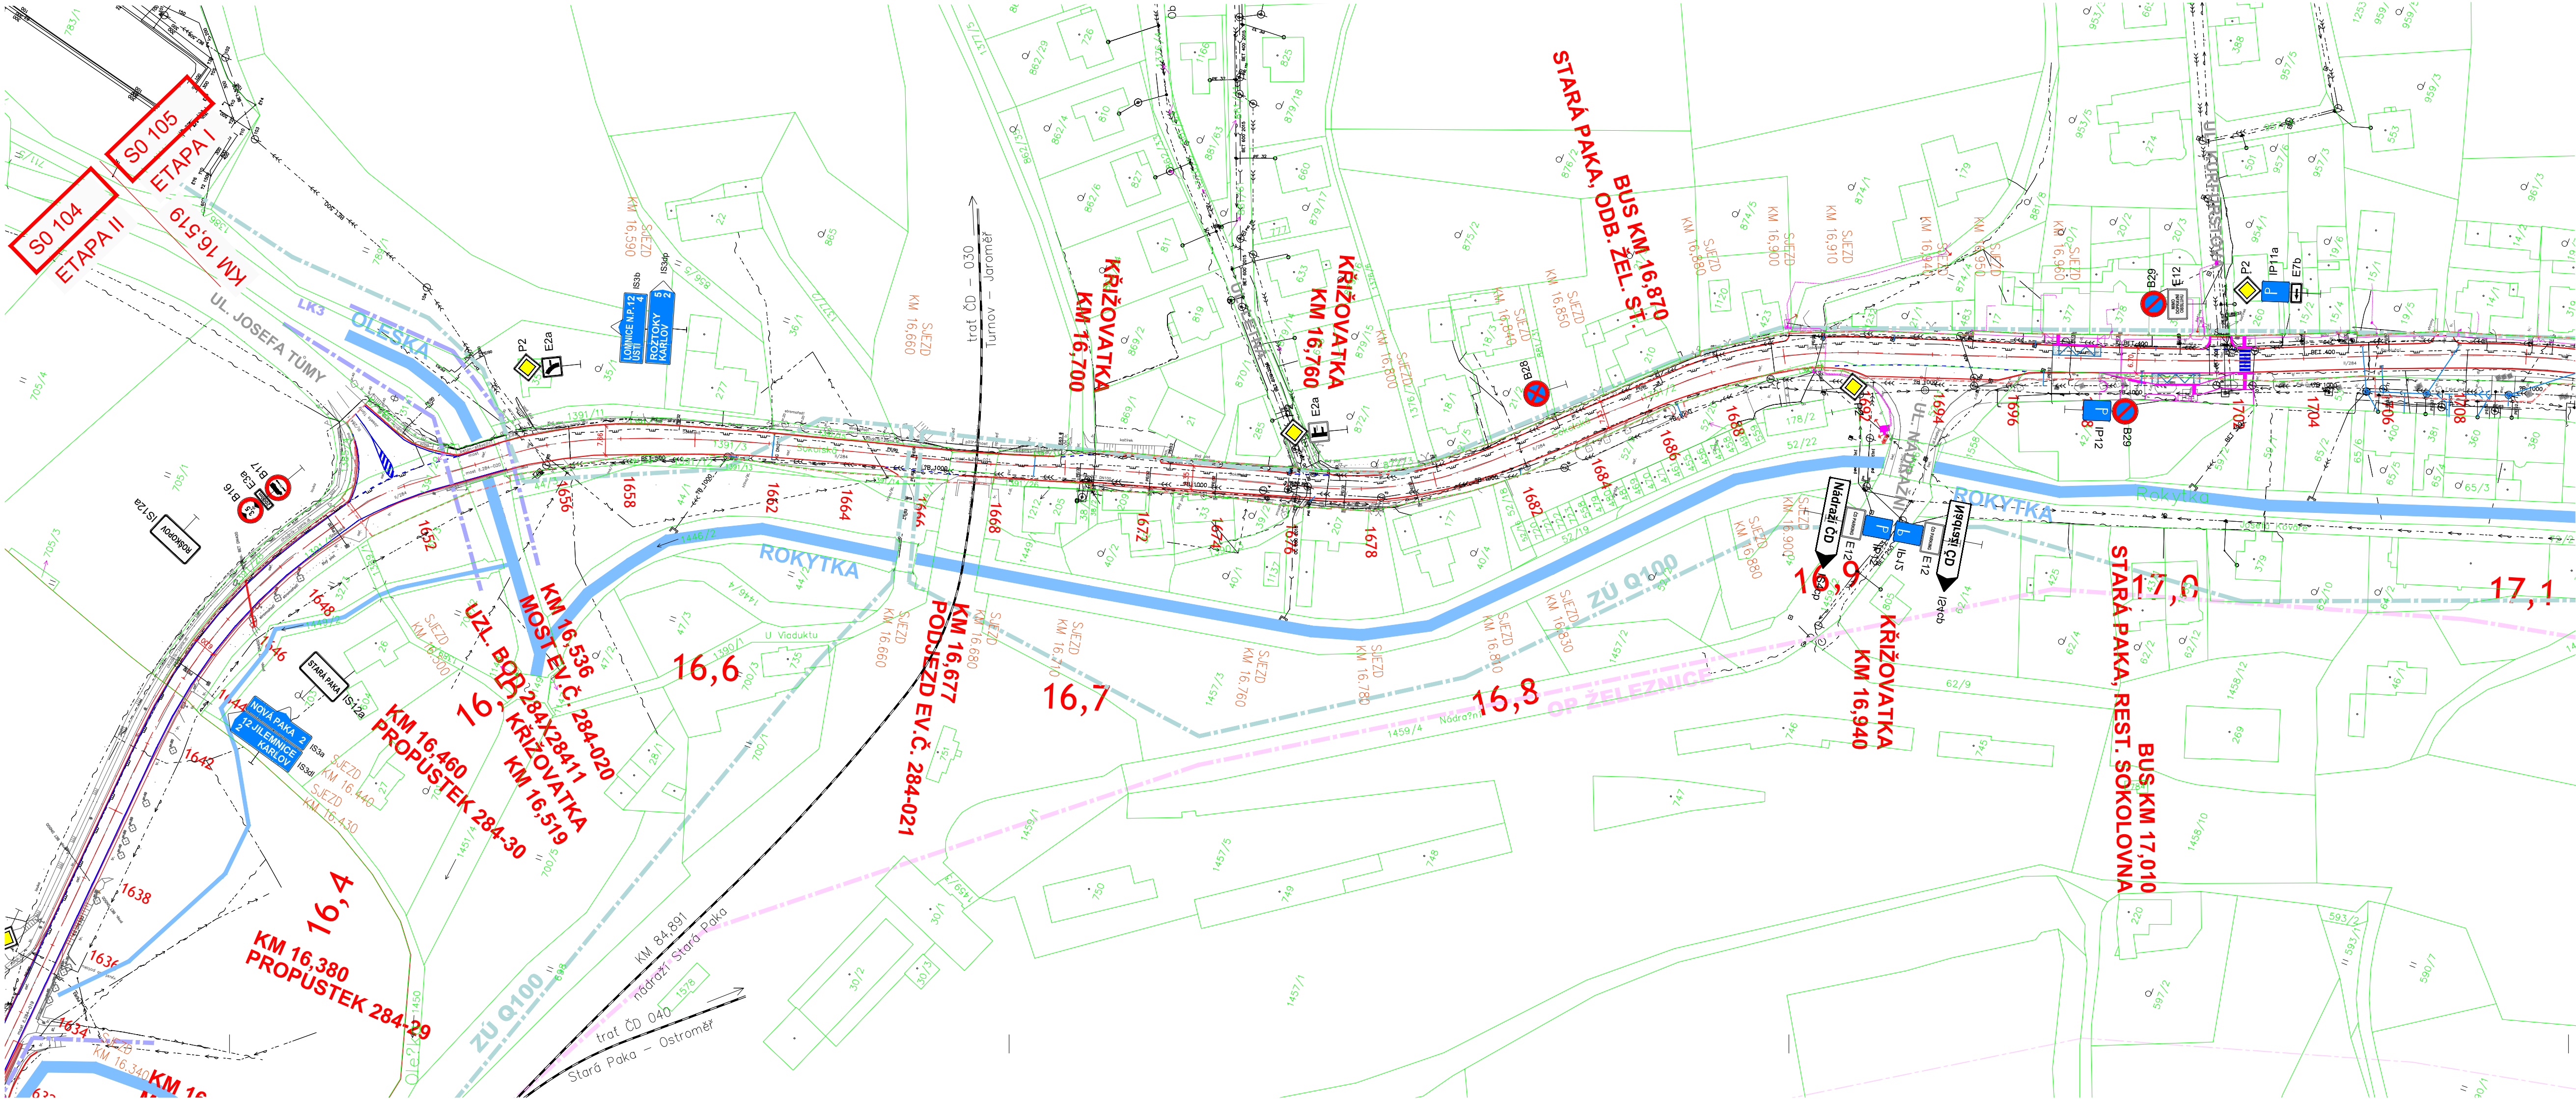

ČÍSLO ZMĚNY	DATUM ZMĚNY	POPIS/OBSAH ZMĚNY	PODPIS

II/284 HR. OKR. JC/SM - STARÁ PAKA

název akce		ČÍSLO PŘÍLOHY	
stavební objekt			
Královéhradecký kraj Pivovarské náměstí 1245, 500 03 Hradec Králové			
objednatel Stará Paka místo stavby		spolupráce Královéhradecký kraj	

KOORDINAČNÍ SITUACE STAVBY - DÍL7		1:1000 měřítko	DUSP stupeň
ING. M. BURIANEC kontroloval	ING. L. BURIANEC hlavní inženýr projektu	A122/20 číslo zakázky	C2.7 číslo přílohy
ING. M. BURIANEC zodpovědný projektant	ING. L. BURIANEC vypracoval	11/2023 datum	

Ověřovací doložka

Změna datového formátu dokumentu v digitální podobě podle § 69a z. č. 499/2004 Sb.

Subjekt, který změnu datového formátu provedl:

POLICIE ČESKÉ REPUBLIKY
Krajské ředitelství policie Královéhradeckého kraje
územní odbor, dopravní inspektorát
Balbínova 24
Jičín

Datum vyhotovení:

02.05.2025 11:01

Jméno a příjmení osoby, která změnu datového formátu provedla:

por. Tomáš Foff, DiS.

Zajišťovací prvek:

bez zajišťovacího prvku

Výsledek ověření:

Původní datový formát dokumentu

PDF [application/pdf]