

LEGENDA - INŽENÝRSKÉ SÍTĚ - STAV

- VODOVOD VOS A.S.
— DEŠŤOVÁ KANALIZACE (VOS A.S./OBEC/ÚS)
— SPLAŠKOVÁ KANALIZACE VOS A.S.
— JEDNOTNÁ KANALIZACE VOS A.S.
— NÍZKÉ NAPĚTÍ ČEZ DISTRIBUCE A.S.
— VYSOKÉ NAPĚTÍ ČEZ DISTRIBUCE A.S.
— SDĚLOVACÍ VEDENÍ CETIN A.S.
— SDĚLOVACÍ VEDENÍ SŽ S.O.
— PLYNOVOD GASNET A.S.
— va — VO ELEKTROS SPOL S.R.O.

LEGENDA - STAV

- POLOHOPIS, VÝŠKOPIS
— KATASTR NEMOVITOSTÍ
— HRANICE KATASTRU NEMOVITOSTÍ
— VODNÍ TOKY
— ZÁPLAVOVÉ ÚZEMÍ Q100
— LOKÁLNÍ BIOKORIDOR
— REGIONÁLNÍ BIOKORIDOR
— OCHRANNÉ PÁSMO LESA
— OCHRANNÉ PÁSMO ŽELEZNICE (60M)
— LIBERECký IS14a DOPRAVNÍ ZNAČENÍ - STAV

Souřadnicový systém		Výškový systém	RSGeo-pro s.r.o. Geodetické a kartografické práce Varšavská 16, Praha 2, 120 00 tel: 775 603 456 www.rsgeo.cz
JTSK		BPV	
Zaměřil Ing. Lukáš Vais Ing. Roman Šulc	Vyhotovil Ing. Lukáš Vais Ing. Roman Šulc		
Zadavatel: DIK – Dopravně inženýrská kancelář Bozděchova 1668, Hradec králové, 500 02			
Akce: Polohopisné a výškopisné zaměření lokality Silnice II/284, Stará Paka			
Výkres: Výkres situace		Č.výkresu:	01
Datum zaměření: 12/2020 a 1/2021		Měřítko 1:500/1000	



- SO 105 STARÁ PAKA
SO 301 ÚPRAVY ODVODNĚNÍ - STARÁ PAKA

LEGENDA:

- silniční obruba (SO105)
— vodorovné dopravní značení (SO105)
— úpravy kanalizace (SO301)
— most ev č 284-023 (SO203)
— hranice stavby

KOORDINACE:

- Stará Paka - zastávky BUS podél silnice II/284
Stará Paka - rekonstrukce NN z JC - 0280

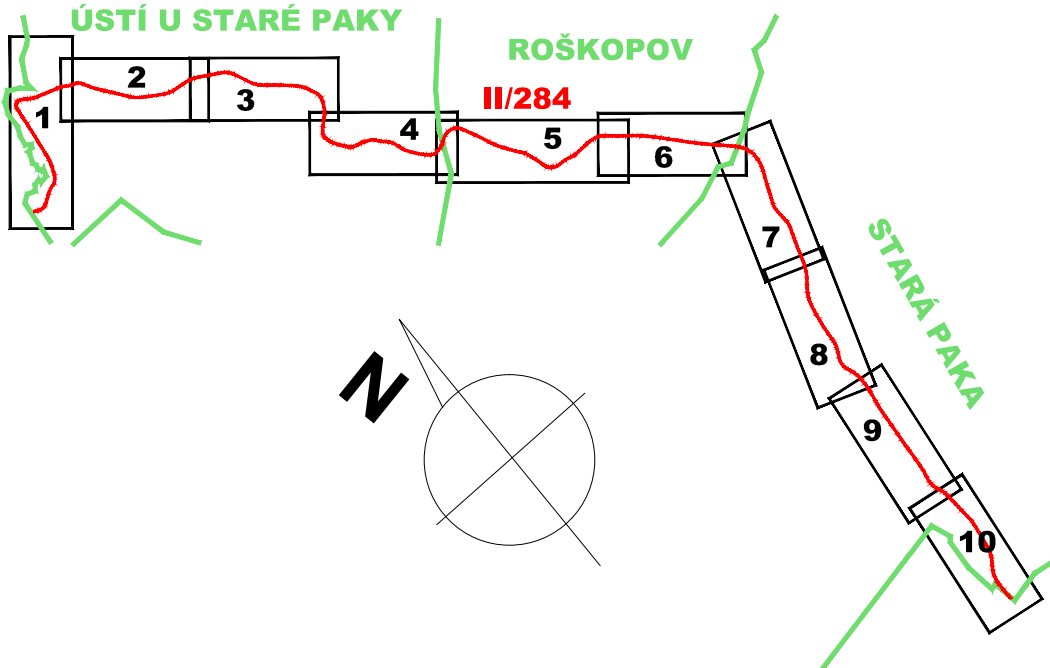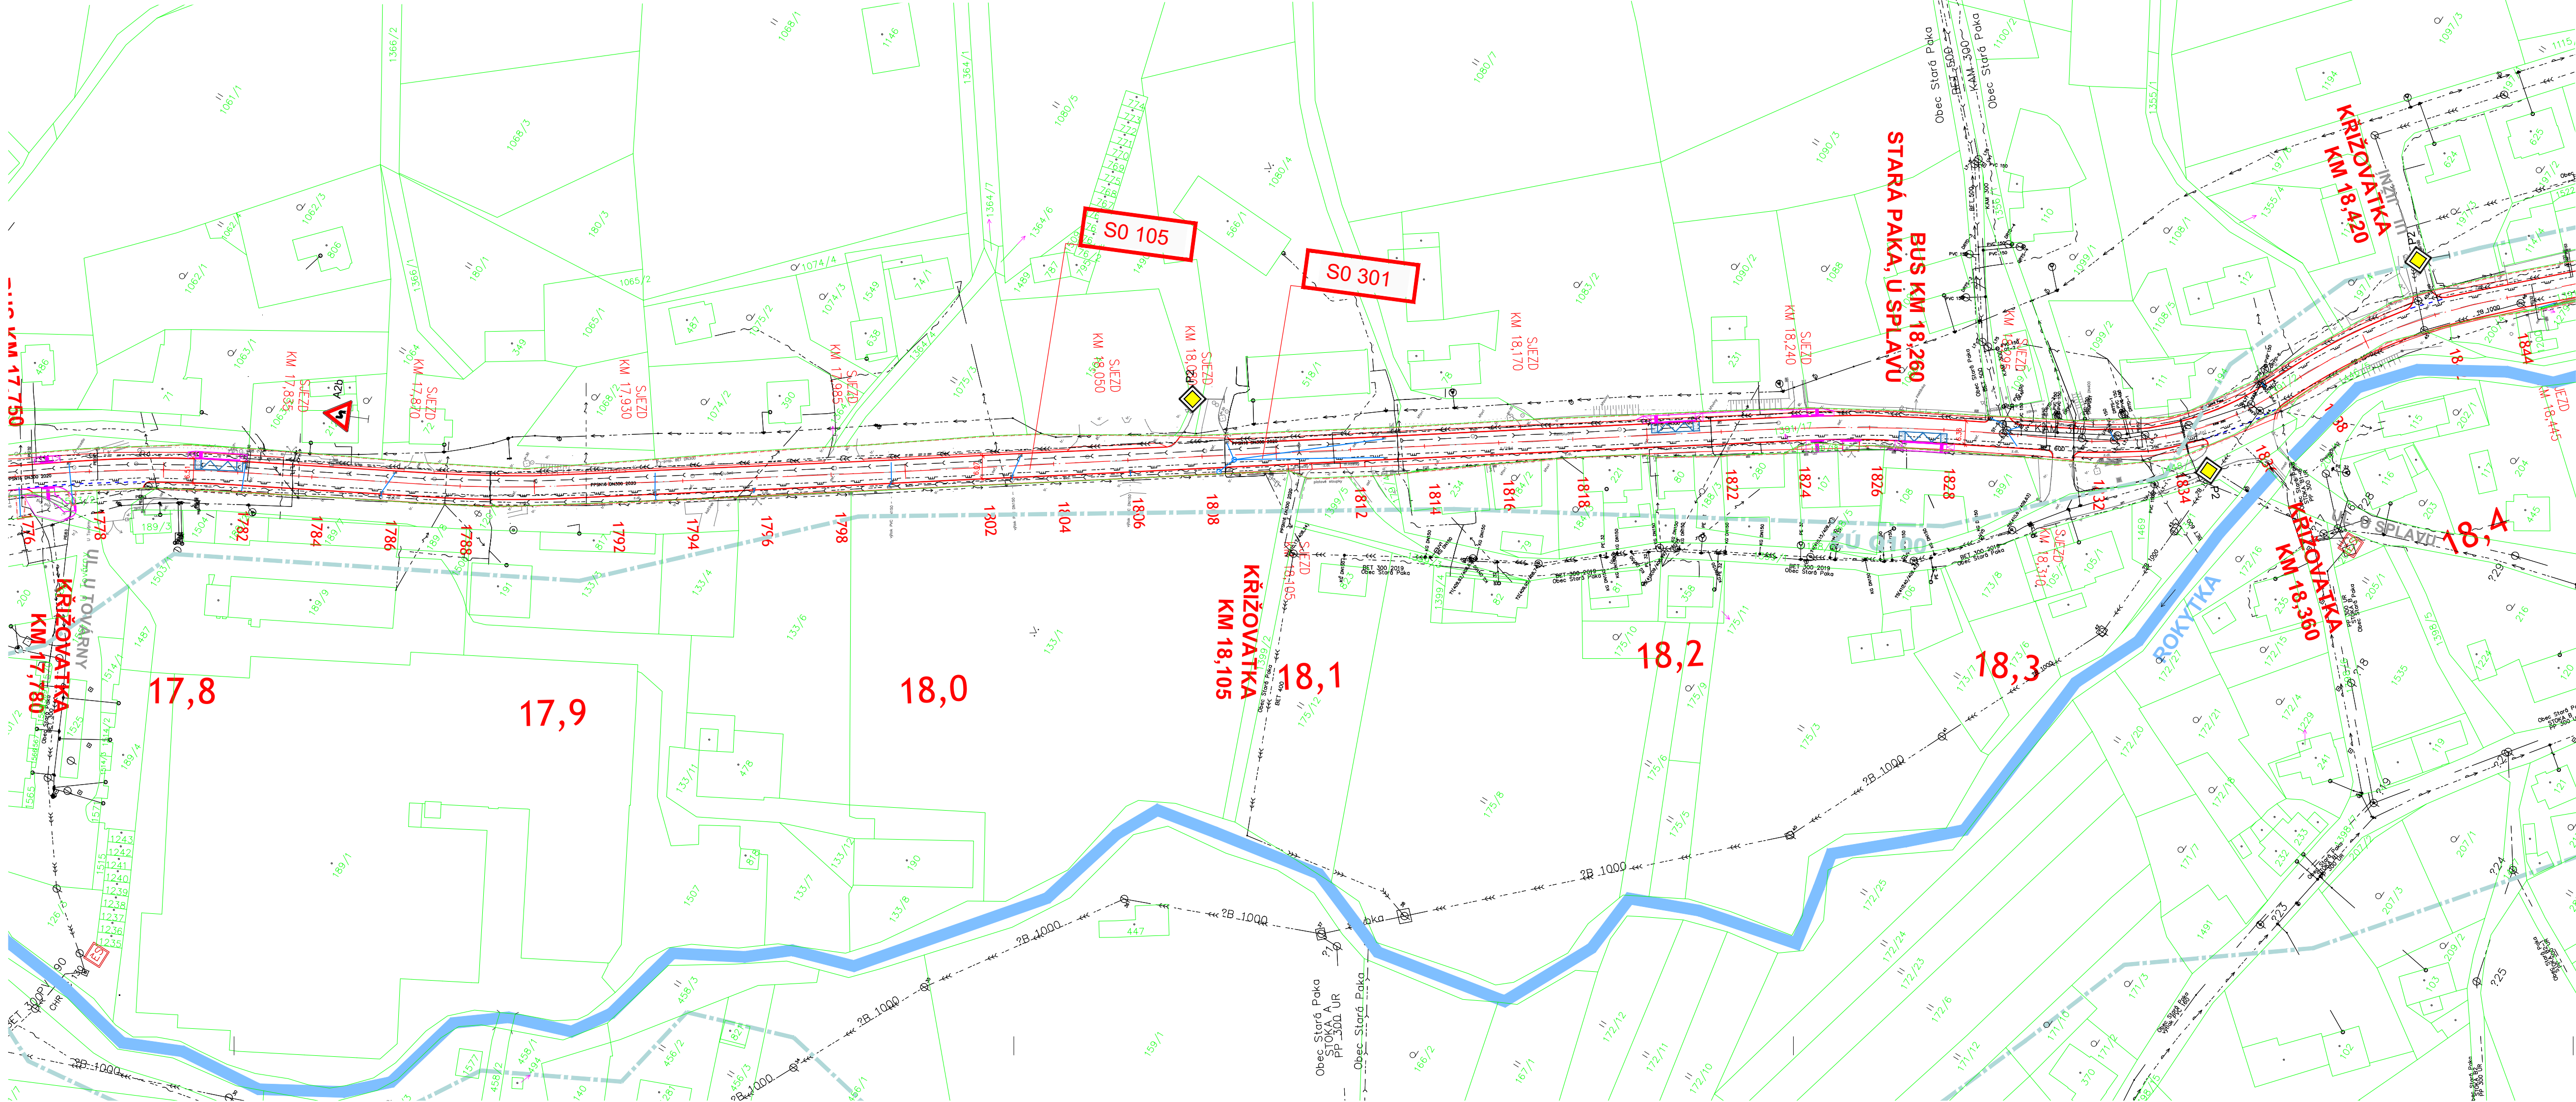

ČÍSLO ZMĚNY	DATUM ZMĚNY	POPIS/OBSAH ZMĚNY	PODPIS

II/284 HR. OKR. JC/SM - STARÁ PAKA

stavěbní objekt	
Královéhradecký kraj Pivovarské náměstí 1245, 500 03 Hradec Králové	
objednatel Stará Paka místo stavby	spolupráce Královéhradecký kraj
DOK DOPRAVNĚ INŽENÝRSKÁ KANCELAR Bozděchova 1668, 500 02 Hradec Králové tel : 495 219 036, 495 212 647, fax : 495 221 677 e-mail : dik@dik - hk.cz, http : www.dik-hk.cz	

KOORDINAČNÍ SITUACE STAVBY - DÍL9		1:1000 měřítko	DUSP stupeň
ING. M. BURIANEC kontroloval	ING. L. BURIANEC hlavní inženýr projektu	A122/20 číslo zakázky	C2.9
ING. M. BURIANEC zodpovědný projektant	ING. L. BURIANEC vypracoval	11/2023 datum	

Ověřovací doložka

Změna datového formátu dokumentu v digitální podobě podle § 69a z. č. 499/2004 Sb.

Subjekt, který změnu datového formátu provedl:

POLICIE ČESKÉ REPUBLIKY
Krajské ředitelství policie Královéhradeckého kraje
územní odbor, dopravní inspektorát
Balbínova 24
Jičín

Datum vyhotovení:

02.05.2025 11:00

Jméno a příjmení osoby, která změnu datového formátu provedla:

por. Tomáš Foff, DiS.

Zajišťovací prvek:

bez zajišťovacího prvku

Výsledek ověření:

Původní datový formát dokumentu

PDF [application/pdf]