


LEGENDA ZNAČEK EPS

- EPS** ÚSTŘEDNA EPS
- TLAČÍTKOVÝ HLASIČ
výška instalace 1,2 až 1,5m
- AUTOMATICKÝ OŽT MULTISENZOROVÝ HLASIČ
pod podhledem
- OVLÁDANÉ / MONITOROVANÉ ZAŘÍZENÍ SYSTÉMEM LDP
- I/O JEDNOTKA 4 VSTUPY, 2 VÝSTUPY
ZATÍŽITELNOST KONTAKTŮ: 30VDC/1A
- I/O JEDNOTKA 12 VÝSTUPŮ
ZATÍŽITELNOST KONTAKTŮ: 30VDC/1A

LEGENDA KABELŮ


- HLÁSIČOVÁ LINKA 2x2x0,8
(B2cas1d1 – bez funkční schopnosti při požáru)
- OVLÁDACÍ A SÍŘENOVÁ LINKA 4x2x0,8
(B2cas1d1, P30–R – v trasách s funkční integritou a funkční schopností při požáru)
- SDĚLOVACÍ KABEL 2x2x0,8
(B2cas1d1, P30–R – v trasách s funkční integritou a funkční schopností při požáru)
- SILOVÝ KABEL 2x1,5
(B2cas1d1, P30–R – v trasách s funkční integritou a funkční schopností při požáru)
- SILOVÝ KABEL J–3x2,5
(B2cas1d1, P30–R – v trasách s funkční integritou a funkční schopností při požáru)

ADRESACE PRVKŮ

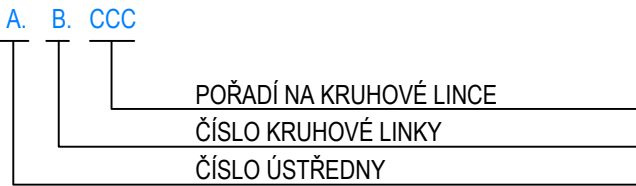

POZNÁMKA / NOTE

Tato dokumentace je duševním vlastnictvím autorů a vztahuje se na ni autorské právo.

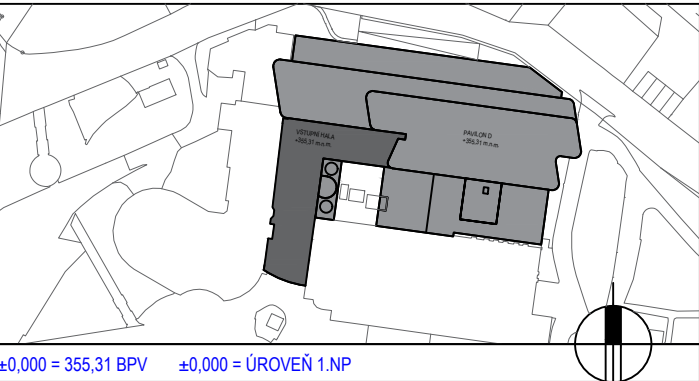

investor / investor

Královéhradecký kraj

KRÁLOVÉHRADECKÝ KRAJ
Přívokarská náměstí 1245
500 03 Hradec Králové
IČO 708 89 546
DIČ CZ 708 89 546

generální projektant / executive architect DOMY, spol. s r. o.

DOMY ARCHITECTS

Politických vězňů 19, 110 00 Praha 1
tel. +420 224 233 730
email domy@domycz.com, www.domy.cz

pozn.: tato dokumentace je duševním vlastnictvím autorů a vztahuje se na ni autorské právo

statutární zástupce / owner representative ING. ARCH. MICHAL JUHA, ING. ARCH. JAN TOPINKA

hlavní architekt projektu / project architect ING. ARCH. MICHAL JUHA, ING. ARCH. JAN TOPINKA

zpracovatel dílu / consultant MICHAL PIPEK

ELPRO projekt

ELPRO PROJEKT
Pod Vinicí 399
503 31 Vysoká nad Labem
tel. +420 731 173 457
micha.pipek@seznam.cz
www.elpro-projekt.cz

statutární zástupce / owner representative Michal Pipek

projektant / planner Michal Pipek

stavba / build

OBLASTNÍ NEMOCNICE NÁCHOD
II. ETAPA MODERNIZACE A DOSTAVBY

část projektu / project part D.1.4.8. ELEKTRICKÁ POŽÁRNÍ SIGNALIZACE EPS

stupeň / phase DOKUMENTACE PRO PROVEDENÍ STAVBY DPS

datum / date 08/2024

objekt / object ÚPRAVY OBJEKTU C

měřítko / scale 1:100

název výkresu / drawing title
PŮDORYS 1.PP-EPS

autoři / authors ING. ARCH. MICHAL JUHA, ING. ARCH. JAN TOPINKA

hlavní inženýr projektu / project leader ING. ROMAN JAROSIL

hlavní projektant / chief designer ING. BLANKA HANDRYCHOVÁ

vypracoval / prepared by ING. ARCH. M. ZÁBOJOVÁ, ING. ARCH. J.R. PRIESTER

ING. R. JAROSIL, ING. ARCH. J. SKOČDOPOLE

kontroloval / checked by ING. ARCH. MICHAL JUHA

autorizoval / authorized by ING. ARCH. MICHAL JUHA, ING. ROMAN JAROSIL

číslo výkresu / drawing No. D.1.4.8.

02

název souboru / file name ONN-2ET_DPS_EPS

číslo kopie / copy No.