

LEGENDA

STAVEBNÍ OBJEKTY

BOURANÉ STAVEBNÍ OBJEKTY

ODSTRAŇOVANÉ (ODPOJOVANÉ) SÍTĚ

VODOVOD

KANALIZACE

SILNOPROUD NN

SLABOPROUD

VENKOVNÍ OSVĚTLENÍ + SVÍTIDLO

PLYNOVOD NTL

MEDICINÁLNÍ PLYNY (KYSLÍK)

ŽIVICOVÉ KOMUNIKACE

KOMUNIKACE SE ZÁMKOVOU DLÁŽBOU

STÁVAJÍCÍ OBJEKTY

STÁVAJÍCÍ OBJEKTY

HRANICE PARCEL A PARCELNÍ ČÍSLA
BEZ ZÁSAHU / SE ZÁSAHEM (RÁMEČEK)

POZNÁMKY:


- PŘED PROVÁDĚNÍM VEŠKERÝCH PRACÍ V MÍSTECH
INŽENÝRSKÝCH SÍTÍ JE NUTNO ZAJISTIT VYTÝČENÍ JEJICH
JEDNOTLIVÝCH SPRÁVCŮ

LEGENDA

MAJETKOPRÁVNÍ VZTAHY


1 POZEMKY VE VLASTNICTVÍ KRALOVĚHRADECKÉHO KRAJE

2 POZEMEK VE VLASTNICTVÍ MĚSTA NÁCHOD

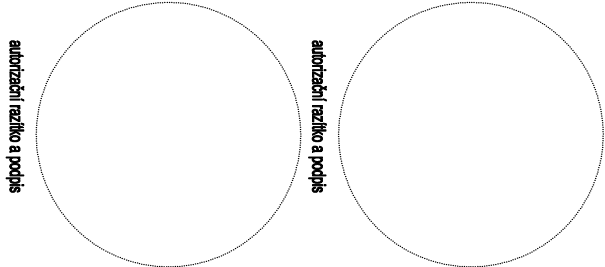

POZNÁMKA / NOTE

Tato dokumentace je důležitým vlastnickým autord a vztahuje se na ní autorství právo.

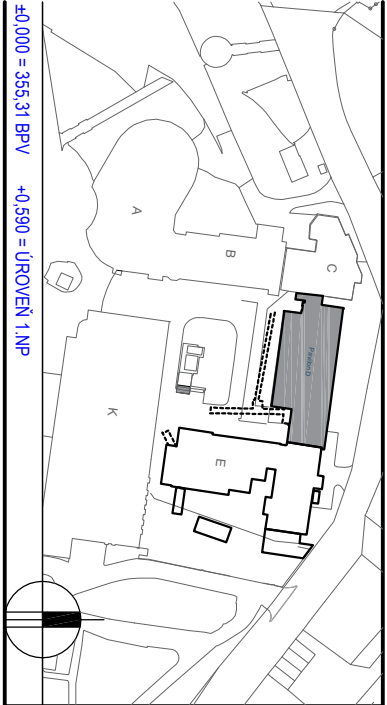

+0.000 = 355,31 BPV +0.590 = ÚROVEŇ 1.NP

Investor / investor

KRALOVĚHRADECKÝ KRAJ
Pivovarské náměstí 1245
500 03 Hradec Králové
IČO 708 89 546
DIČ CZ 708 89 546

střední zástupce / owner representative

Mgr. MARTIN ČERVÍČEK, hejtmán

generální projektant / executive architect

DOMY, spol. s r.o.

DOMY ARCHITECTS

Polických věžů 19, 110 00 Praha 1
tel. +420 224 233 730
email domy@domyz.com, www.domyz.com

pozn.: tato dokumentace je důležitým vlastnickým autord a vztahuje se na ní autorství právo

střední zástupce / owner representative

ING. ARCH. MICHAL JUHA, ING. ARCH. JAN TOPINKA

hlavní architekt projektu / project architect

ING. ARCH. MICHAL JUHA, ING. ARCH. JAN TOPINKA

zpracovatel dílu / consultant

DOMY, spol. s r.o.
Polických věžů 19
110 00 Praha 1
+420 224 233 730
domy@domyz.com
www.domyz.com

střední zástupce / owner representative

ING. ARCH. MICHAL JUHA, ING. ARCH. JAN TOPINKA

projektant / planner

ING. ROMAN JAROSIL, ING. BLANKA HANDRYCHOVÁ

staveb / build

OBLASTNÍ NEMOCNICE NÁCHOD

II. ETAPA MODERNIZACE A DOSTAVBY

část projektu / project part C. SITUACE

služba / phase DOKUMENTACE BOURACÍCH PRACÍ

datum / date 06/2023

objekt / object DEMOLICE OBJEKTU D

mřížko / scale 1:1000

název výkresu / drawing title

SITUACE KATASTRÁLNÍ - MAJETKOPRÁVNÍ SITUACE PŘELOŽKY PŘÍPOJKY VODY

autoři / authors

ING. ARCH. MICHAL JUHA, ING. ARCH. JAN TOPINKA

ING. ARCH. J. R. PRIESTER, ING. ARCH. M. ZABOJOVÁ

hlavní říznýr projektu / project leader

ING. ROMAN JAROSIL

hlavní projektant / chief designer

ING. BLANKA HANDRYCHOVÁ

vypracoval / prepared by

ING. ROMAN JAROSIL

kontroloval / checked by

autorizoval / authorized by

číslo výkresu / file name

číslo kopie / copy no.

C. ONVZET_DBP_C