


silnoproudé kabely ukončený v rozvaděči KR2.02, bude zde  
doplněno o nové kombinované pr. chrániče typu A

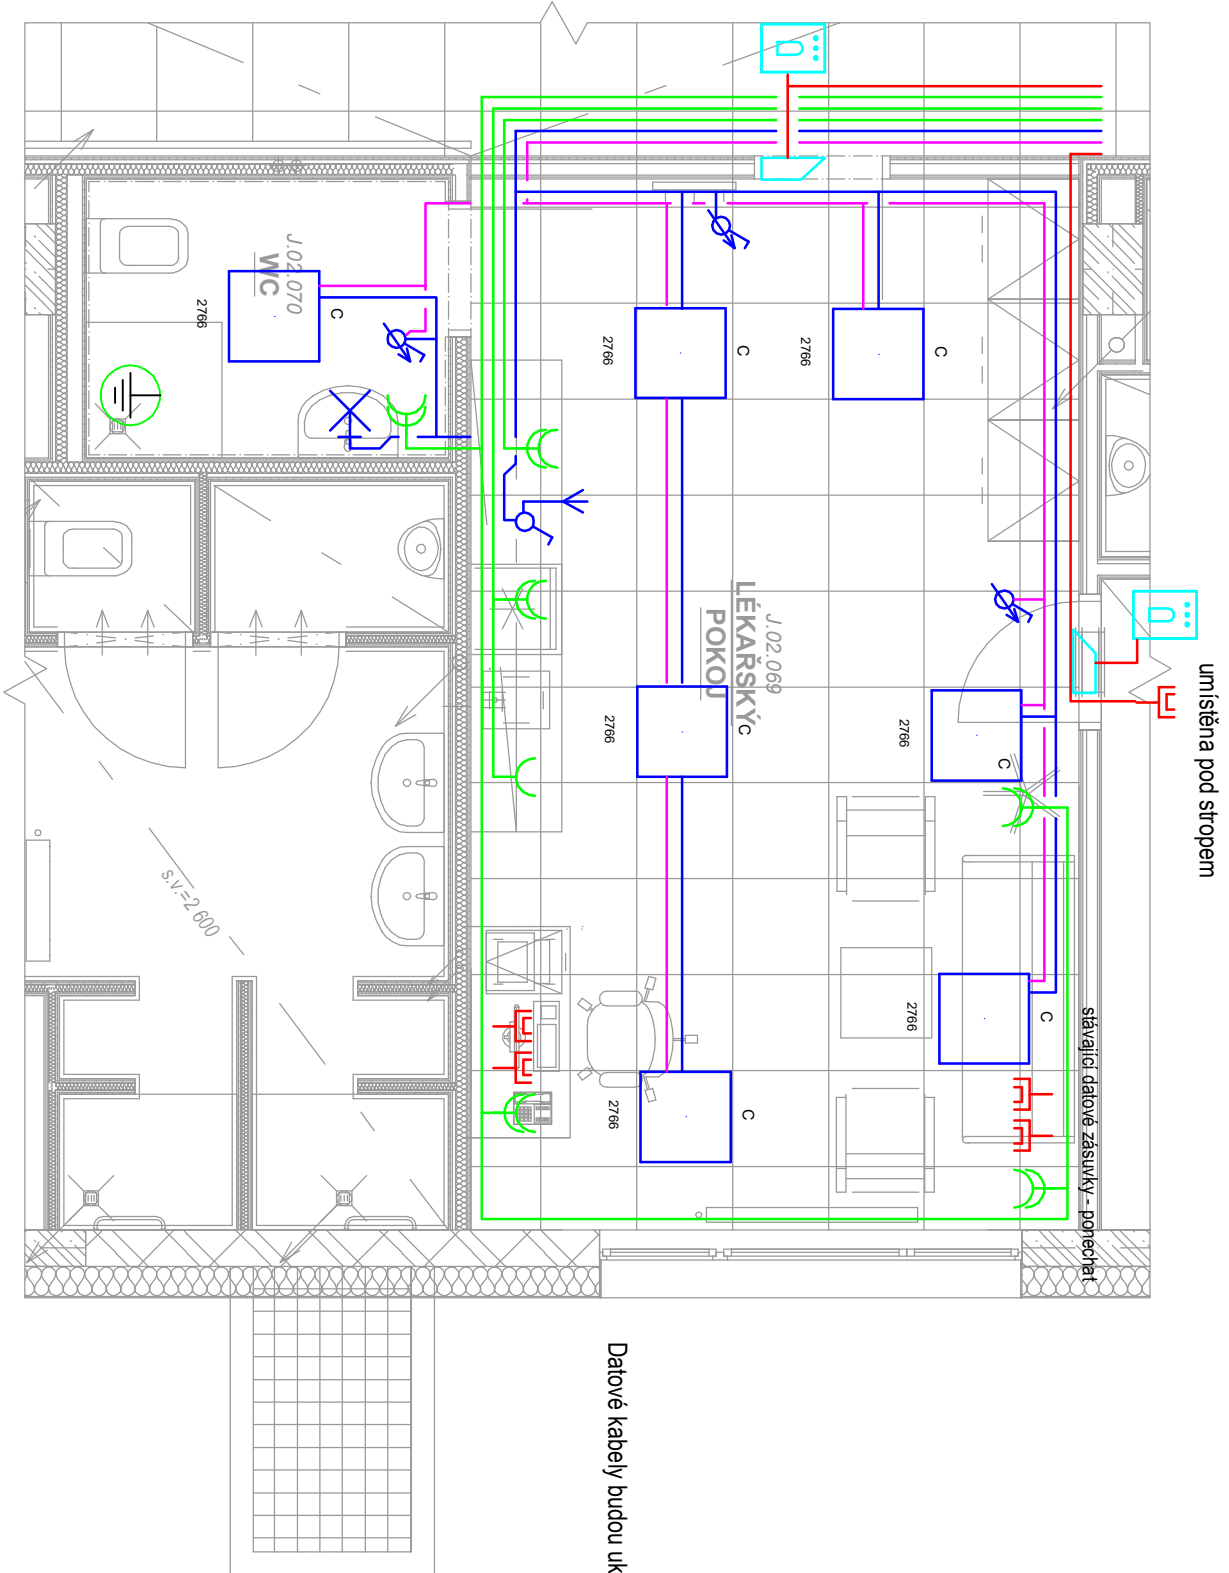



- ovl. DALI
- spínač osvětlení sériový - č. 5
- pohybové tlačítko
- vývod 400 V
- vývod 230 V
- čtečka otisků prstů a tlap
- el. zámek

- nástěnné svítidlo
- zásuvka, IP 20
- dvostránníček -zásuvka, IP 20
- doplň. pospojování
- zásuvka DATA

- vodíče CKKH-R-J 4x10
- vodíče CKKH-R-J 2.5x1.5
- vodíče CKKH-R-J 3x2.5
- vodíče CKKH-R-J 2x1.5 DALI
- UTP Cat. 6A, oheň retardující
- hlavní kabelová trasa

Označení svítidla	Světelné zdroje	Počet
A	1 x LED, 30,3W, 4340lm, Ra80, 4000K	6
B	1 x LED, 15,1W, 1660lm, Ra80, 4000K	3
C	1 x LED, 30,3W, 4080lm, Ra80, 4000K ; nízké UGR	18

ROZVADĚČ KR2.02 - 1.pole MDO  
3+N+PE st. 50Hz 400/230V / TN-C-S

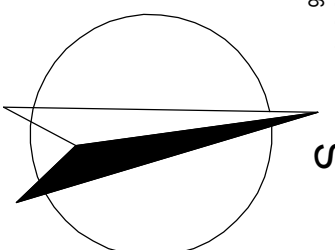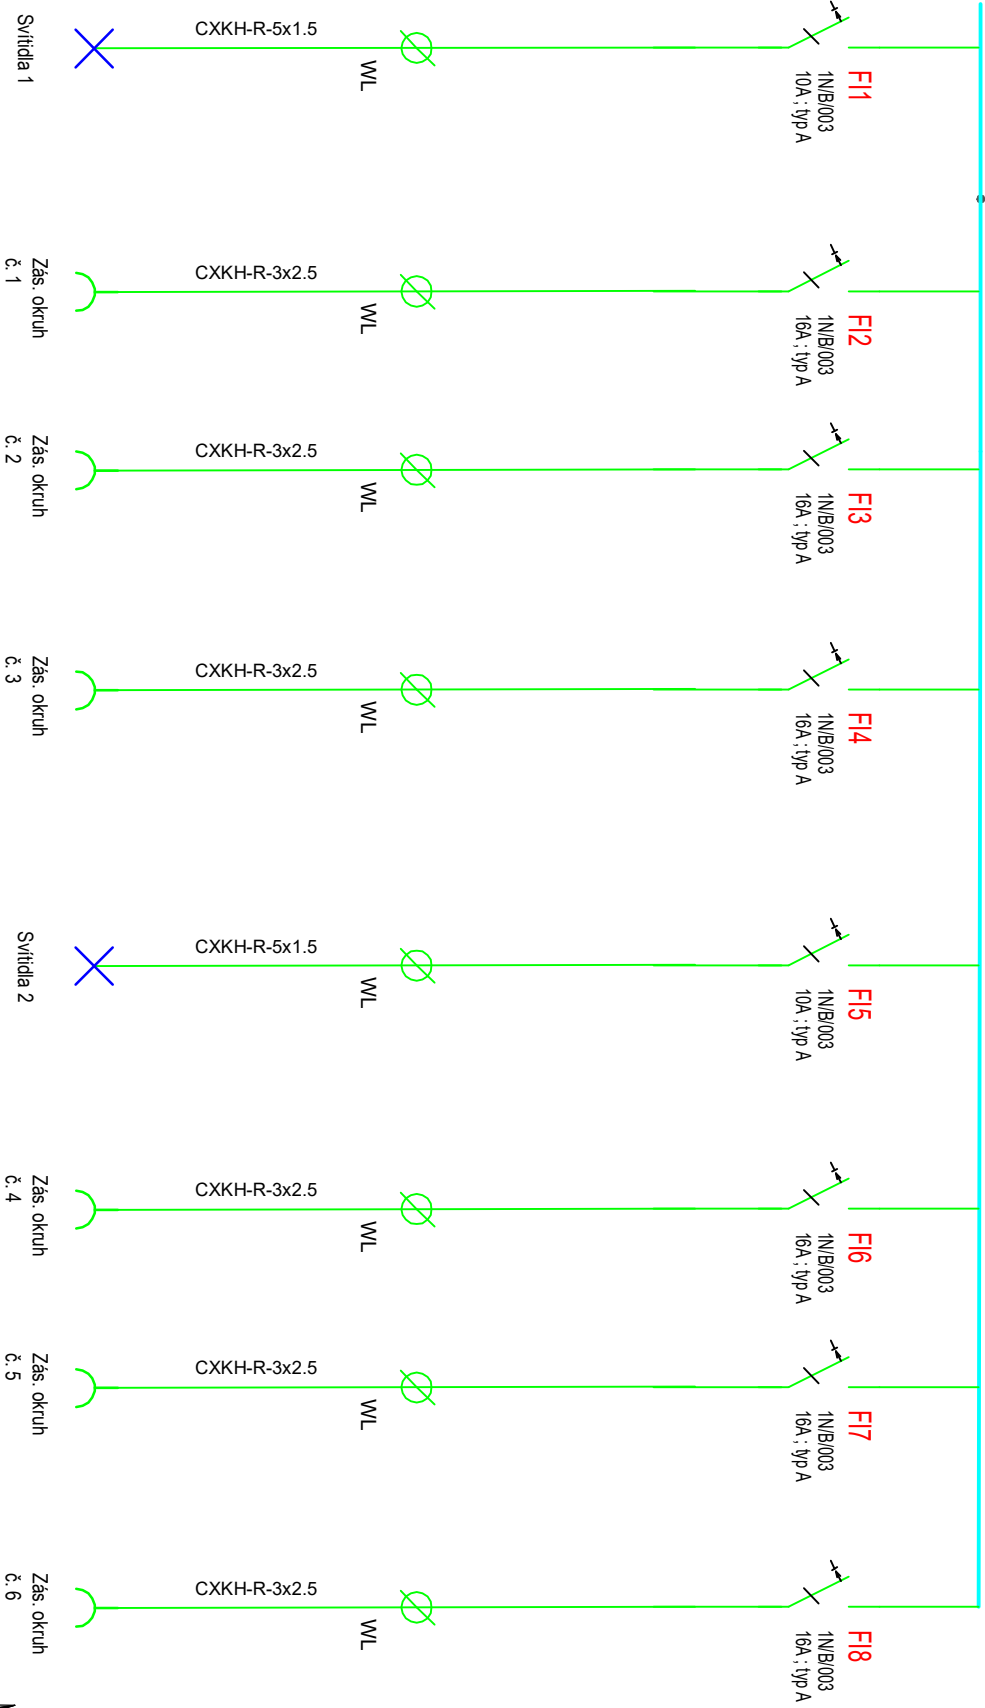

0.000 = ROVINA PODLAHY ZA HLAVNÍM VSTUPEM V 1.NP

**Projektová dokumentace** nového uplatnění nevyužitých prostor v pavilonech J a K v ON Náchod a. s.

**Investor:** k.ú. Náchod (701262), parc. č. st. 4405, st. 4409

**Investoval:** Oblastní nemocnice Náchod a.s. Purkyňova 446, 547 01 Náchod  
Zastoupeno: RNDr. Bc. Jan Mach, předseda správní rady

**Projektant:** Peter Mark s.r.o.

**Zodpovědný projektant:** Karel Sommer, ČKAIT 0015093

**Vypracoval:** Karel Sommer

**Stupeň dokumentace:** DSP

**Výkres:** PŮDORYS 2.NP - NOVÝ STAV

**Část:** D.1.4.4 Elektrotechnické zařízení

**měřítko:** 1:50

**datum:** ÚNOR 2025

**formát:** A2

**číslo výkresu:** D.1.4.4.4