




VZOROVÝ PŘÍČNÝ ŘEZ ULOŽENÍ POTRUBÍ

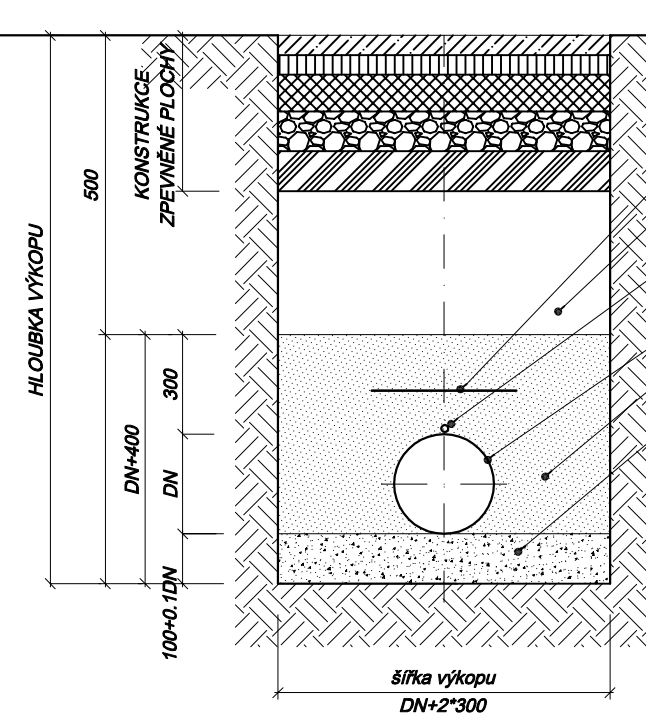

- LEGENDA:
- 1. POTRUBÍ
 - 2. PÍSKOVÉ LOŽE (H = 100 + 0,1*DN mm)
 - 3. OBSYP POTRUBÍ ŠTĚRKOPÍSKEM VEL. ZRN DO 15mm (Hmin=300 mm)
 - 4. ZÁSYP RÝHY PO ÚROVEŇ HTÚ
 - 5. VYHLEDÁVACÍ VODIČ CYKY 2.5 - 4 mm2
 - 6. VÝSTRAŽNÁ FOLIE

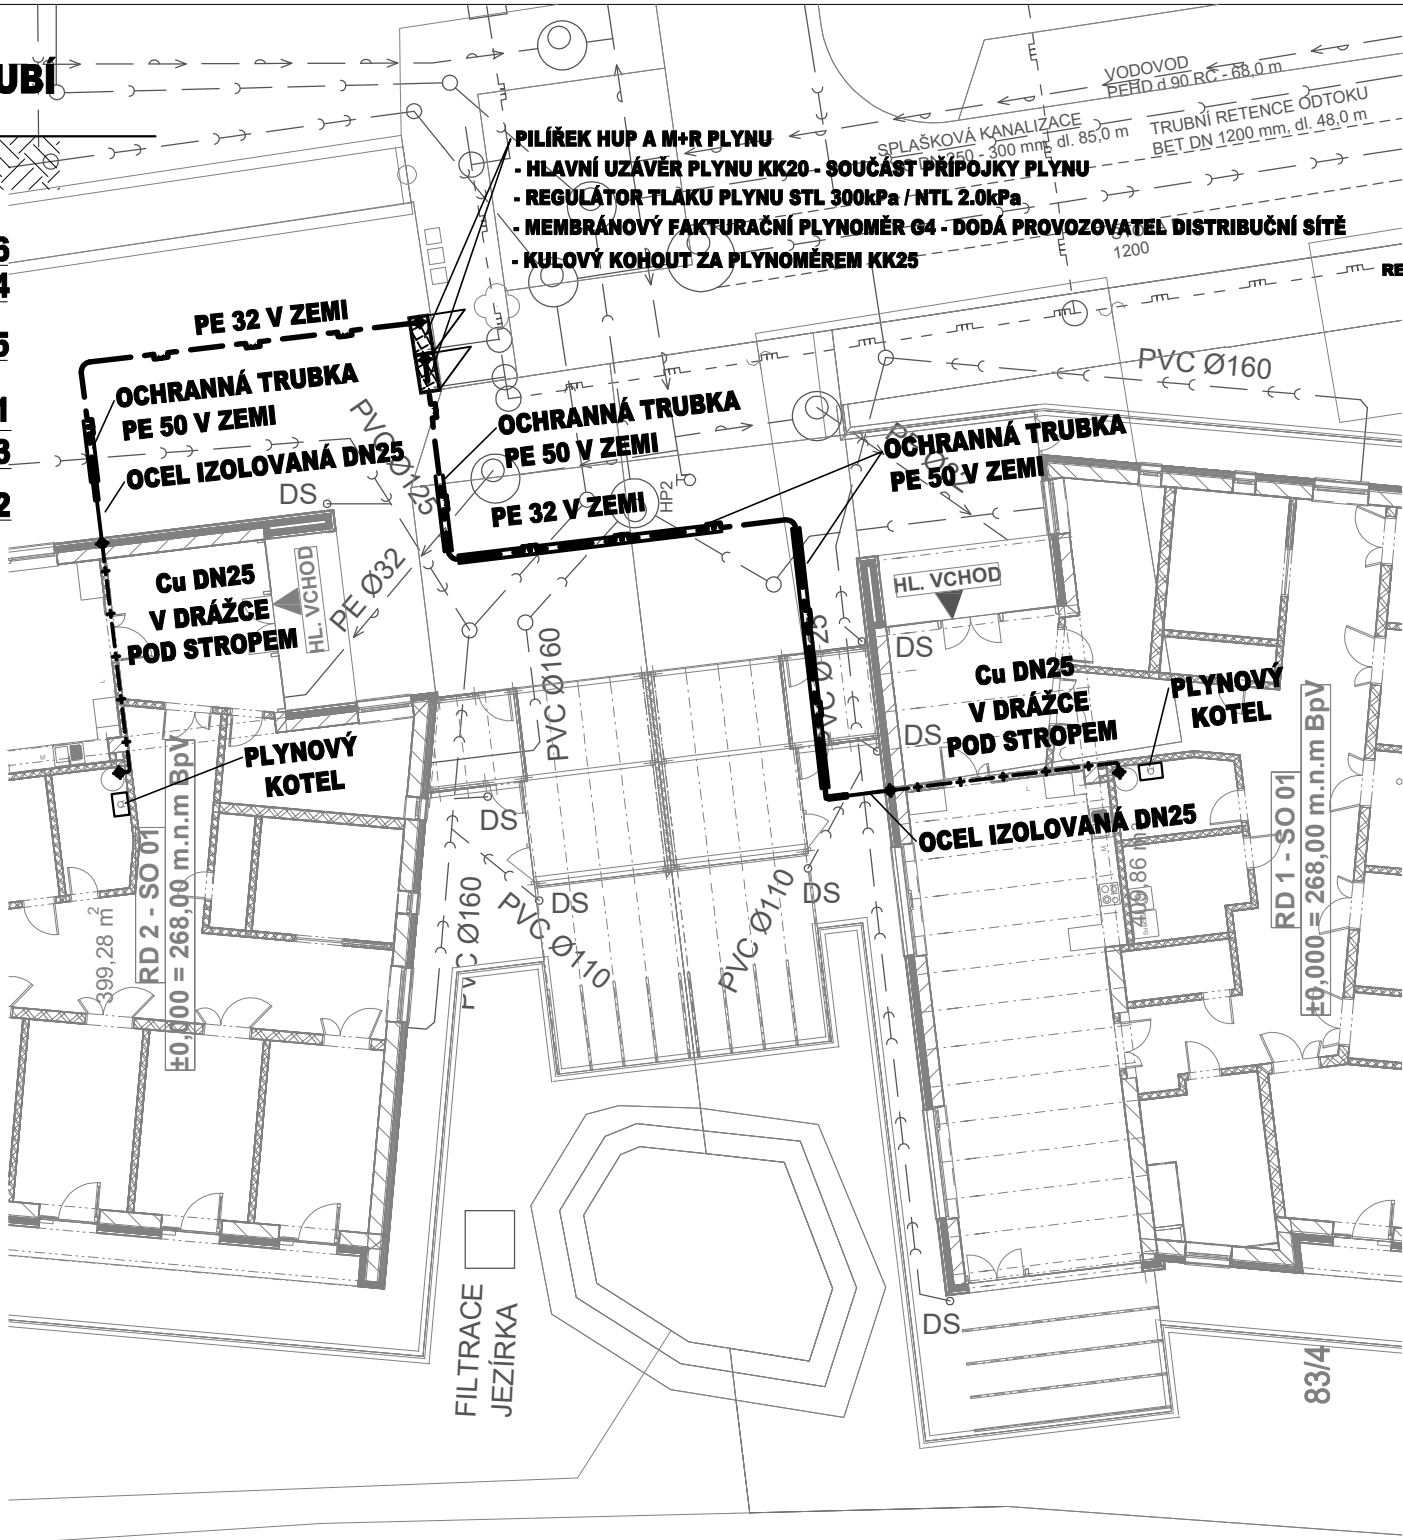

DETAIL PILÍŘE HUP M+R PLYNU:

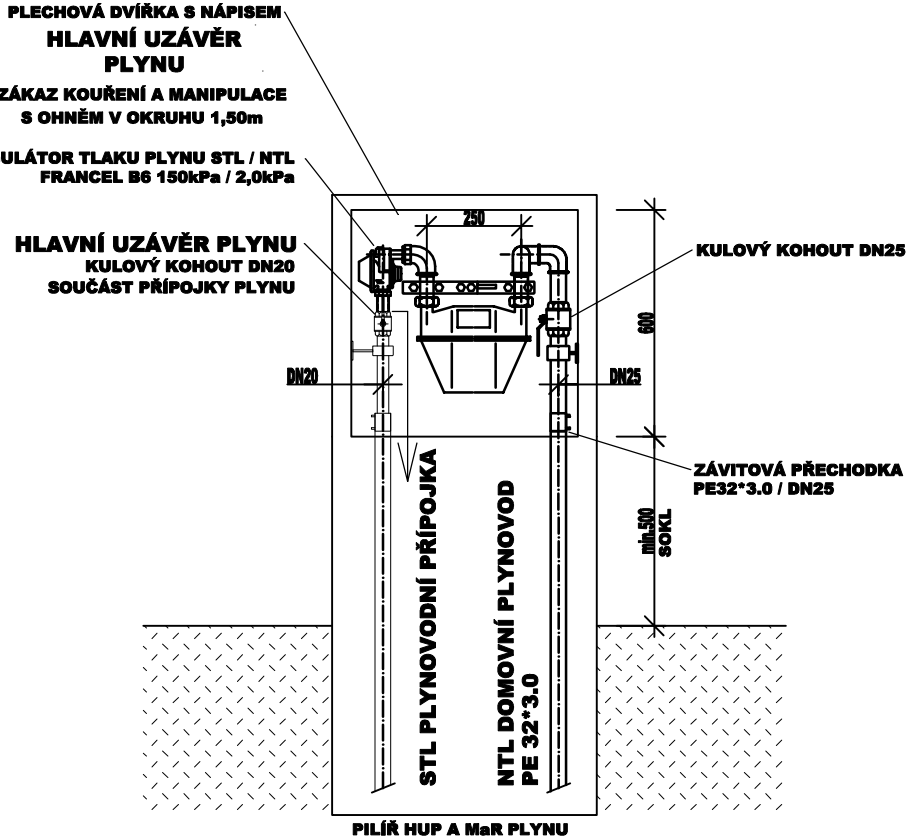


ČASTOLOVICE

LEGENDA:

- NAVRŽENÉ SÍŤE:
- - - - - NTL SPOTŘEBNÍ PLYNOVOD
 - + - + - NTL VNITŘNÍ PLYNOVOD

- STÁVAJÍCÍ SÍŤE:
- - - - - VODOVODNÍ ŘAD
 - >> - >> - KANALIZAČNÍ STOKA DEŠŤOVÁ
 - >> - >> - KANALIZAČNÍ STOKA SPLAŠKOVÁ
 - >>> - >>> - KANALIZAČNÍ STOKA JEDNOTNÁ
 - ~ - ~ - SDĚLOVACÍ VEDENÍ
 - ~> - ~> - VEDENÍ NN ELEKTRO
 - ─ ─ ─ ─ ─ STL PLYNOVOD
 - ─ ─ ─ ─ ─ NTL PLYNOVOD

±0,000 = 268,00 m.n.m BpV

Architektonická studie :	Ing.arch. Oldřich Bittner	 <div>IRBOS s.r.o. Čestlice 115 Kostelec nad Orlicí 517 41 www.irbos.cz</div>	
Hlavní inženýr projektu :	Ing. Radek Myšák		
Zodpovědný projektant :	Ondřej Zikán		
Projektant :	Ing. Jan Vosáhlo		
Kraj :	Královéhradecký	M.Ú. : Kostelec nad Orlicí	Projektant profese: PipeTech Project s.r.o.  <div>Dostihová 1155 530 06 Pardubice IČ: 026 30 958 tel.:774 877 355 vosahlo@pipetechproject.cz</div>
Stavebník :	Královéhradecký kraj, Pivovarské náměstí 1245/2, 50003 Hradec Králové		PipeTech Project
Stavba :	NOVOSTAVBA DVOU RODINNÝCH DOMŮ - TRANSFORMACE ÚSP PRO MLÁDEŽ KVASINY- VÝSTAVBA V LOKALITĚ ČASTOLOVICE st.p.č. 88/2 a p.p.č. 83/4, 84/1 a 1337 katastrální území Častolovice [618624], ul. Masarykova, 517 50 Častolovice PLYNOVÁ ZAŘÍZENÍ A VYTÁPĚNÍ		Číslo zakázky : 16/09/0425 Stupeň PD : DUR+DSP+DPS Datum : 3/2017 Měřítko : 1:200 Formát : 2 xA4
Název výkresu :	SITUACE PLYNOVODU		Číslo výkresu : D.1.4.b.2
		Číslo paré :	