


Půdorys 1NP: nový stav
Měřítko 1:30

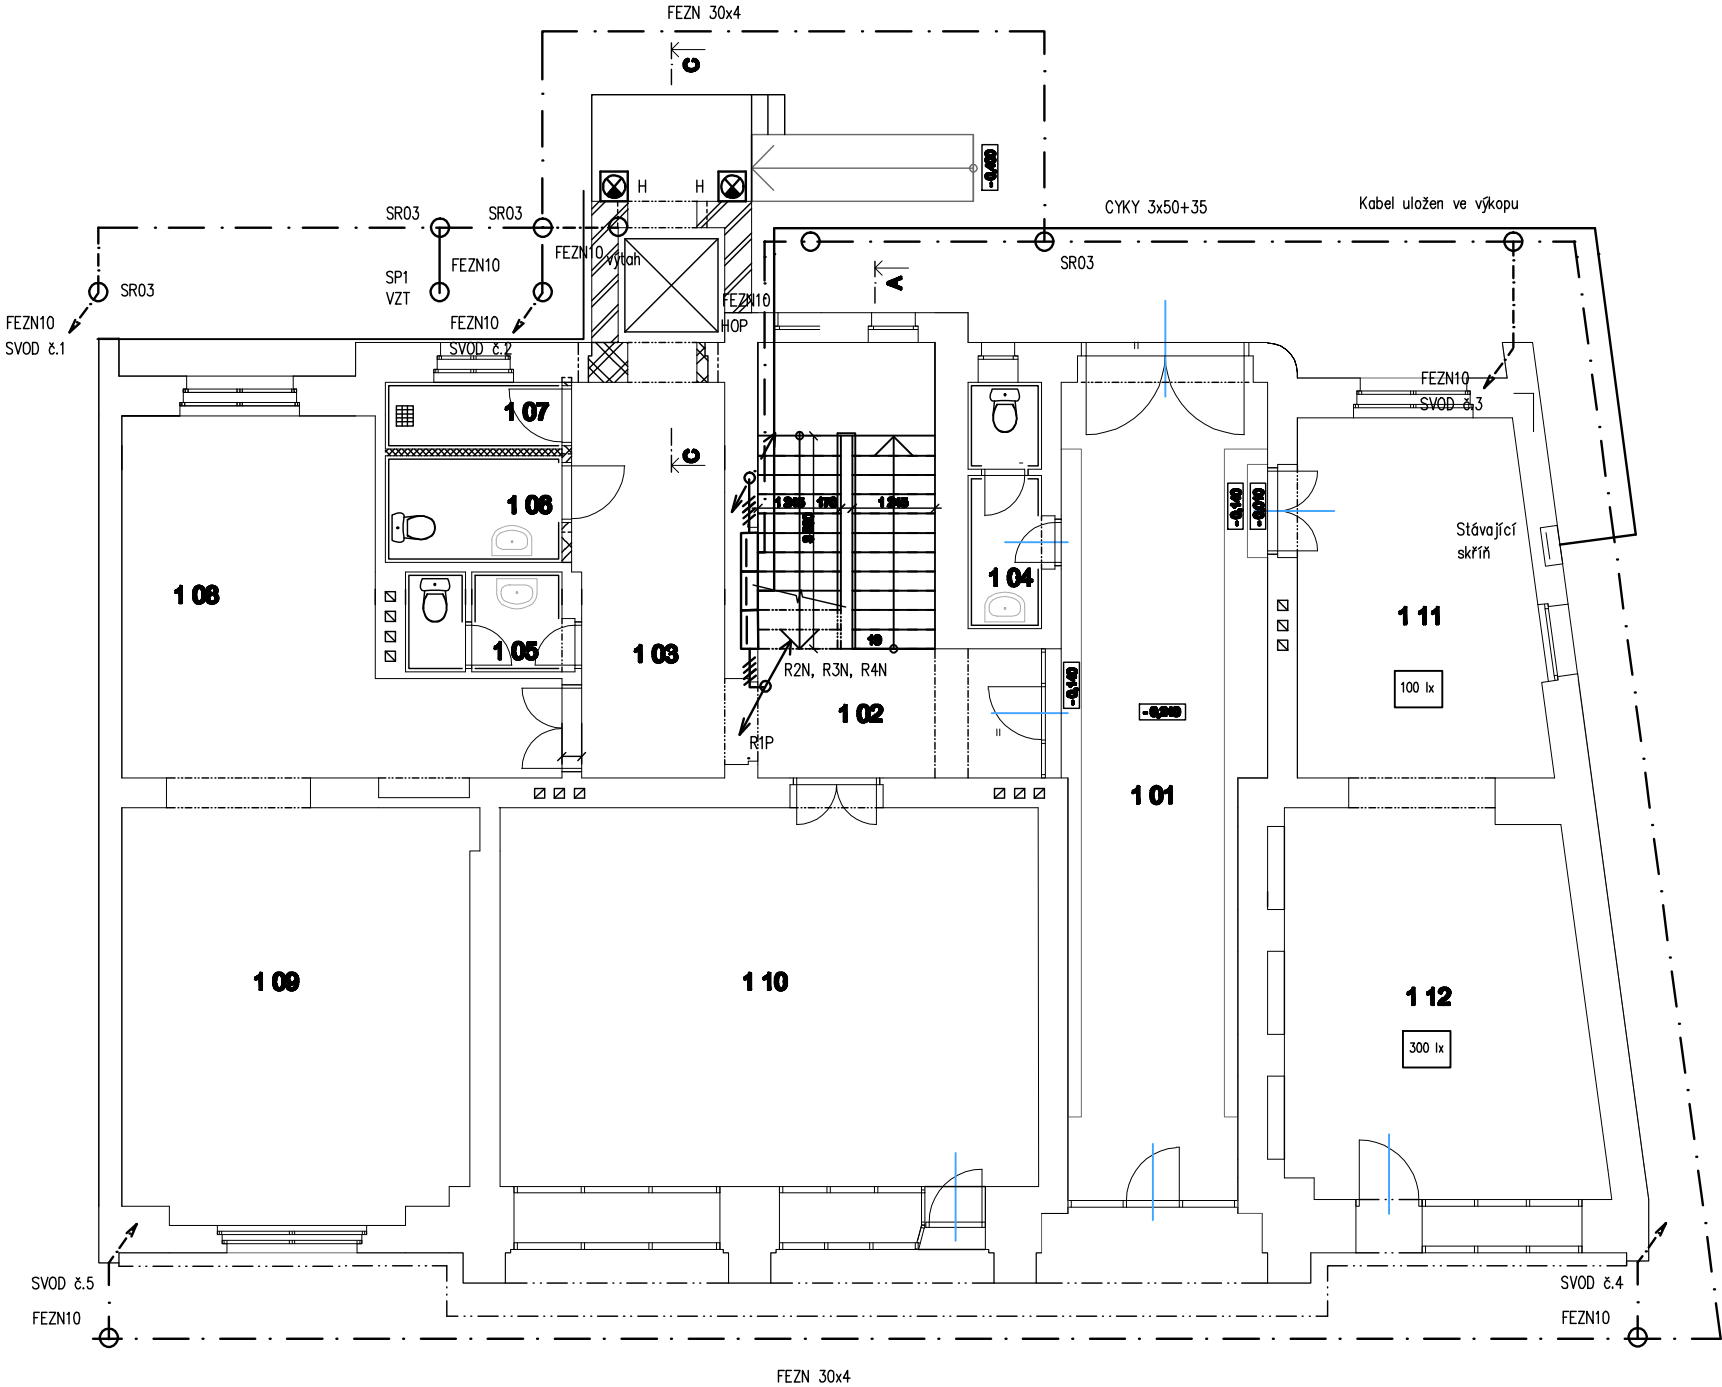

Legenda místností

Č.	Účel místnosti	Plocha [m²]	Podlahy	Povrchy	Poznámky
1 01	Průjezd	9,20	Ker. dlažba		
1 02	Velup	9,20	Ker. dlažba		
1 03	Chodba	13,36	Ker. dlažba		
1 04	Socální zařízení personál	2,63	Ker. dlažba	Ker. dlažba V-1250	
1 05	Socální zařízení muži	3,34	Ker. dlažba	Ker. dlažba V-1250	
1 06	Socální zařízení ženy a invalidé	4,21	Ker. dlažba	Ker. dlažba V-1250	
1 07	Účelová komora	2,63	Ker. dlažba	Ker. dlažba V-1250	
1 08	Expozice	24,90	PVC		
1 09	Expozice	31,15	PVC		
1 10	Expozice	45,02	PVC		
1 11	Sklad	18,79	PVC		
1 12	Prodejna	24,08	PVC		

Zodpovědný projektant:	Ing. Josef Janák	JAN-PRO,s.r.o. Brandlova 376 50801 Hořice mob 739465431	
Vypracoval:	Ing. Josef Janák		
Investor :	MUZEUM GALERIE ORLICKÝCH HOR RYCHNOV NAD KNĚŽNOU		
Místo : Vamberk	Kraj : Královéhradecký		
Akce :	VAMBERK-MUZEUM KRAJKY elektroinstalace – interiéry	Stupeň :	Zad.Dokum.
		Datum :	3/2012
		Č. zakázky :	
		Formát:	2x A4
Výkres :	Uzemnění+napájecí kabel	Měřítko :	Č. výkresu :
		1:100	EI11