


KOORDINAČNÍ SITUACE M 1:350

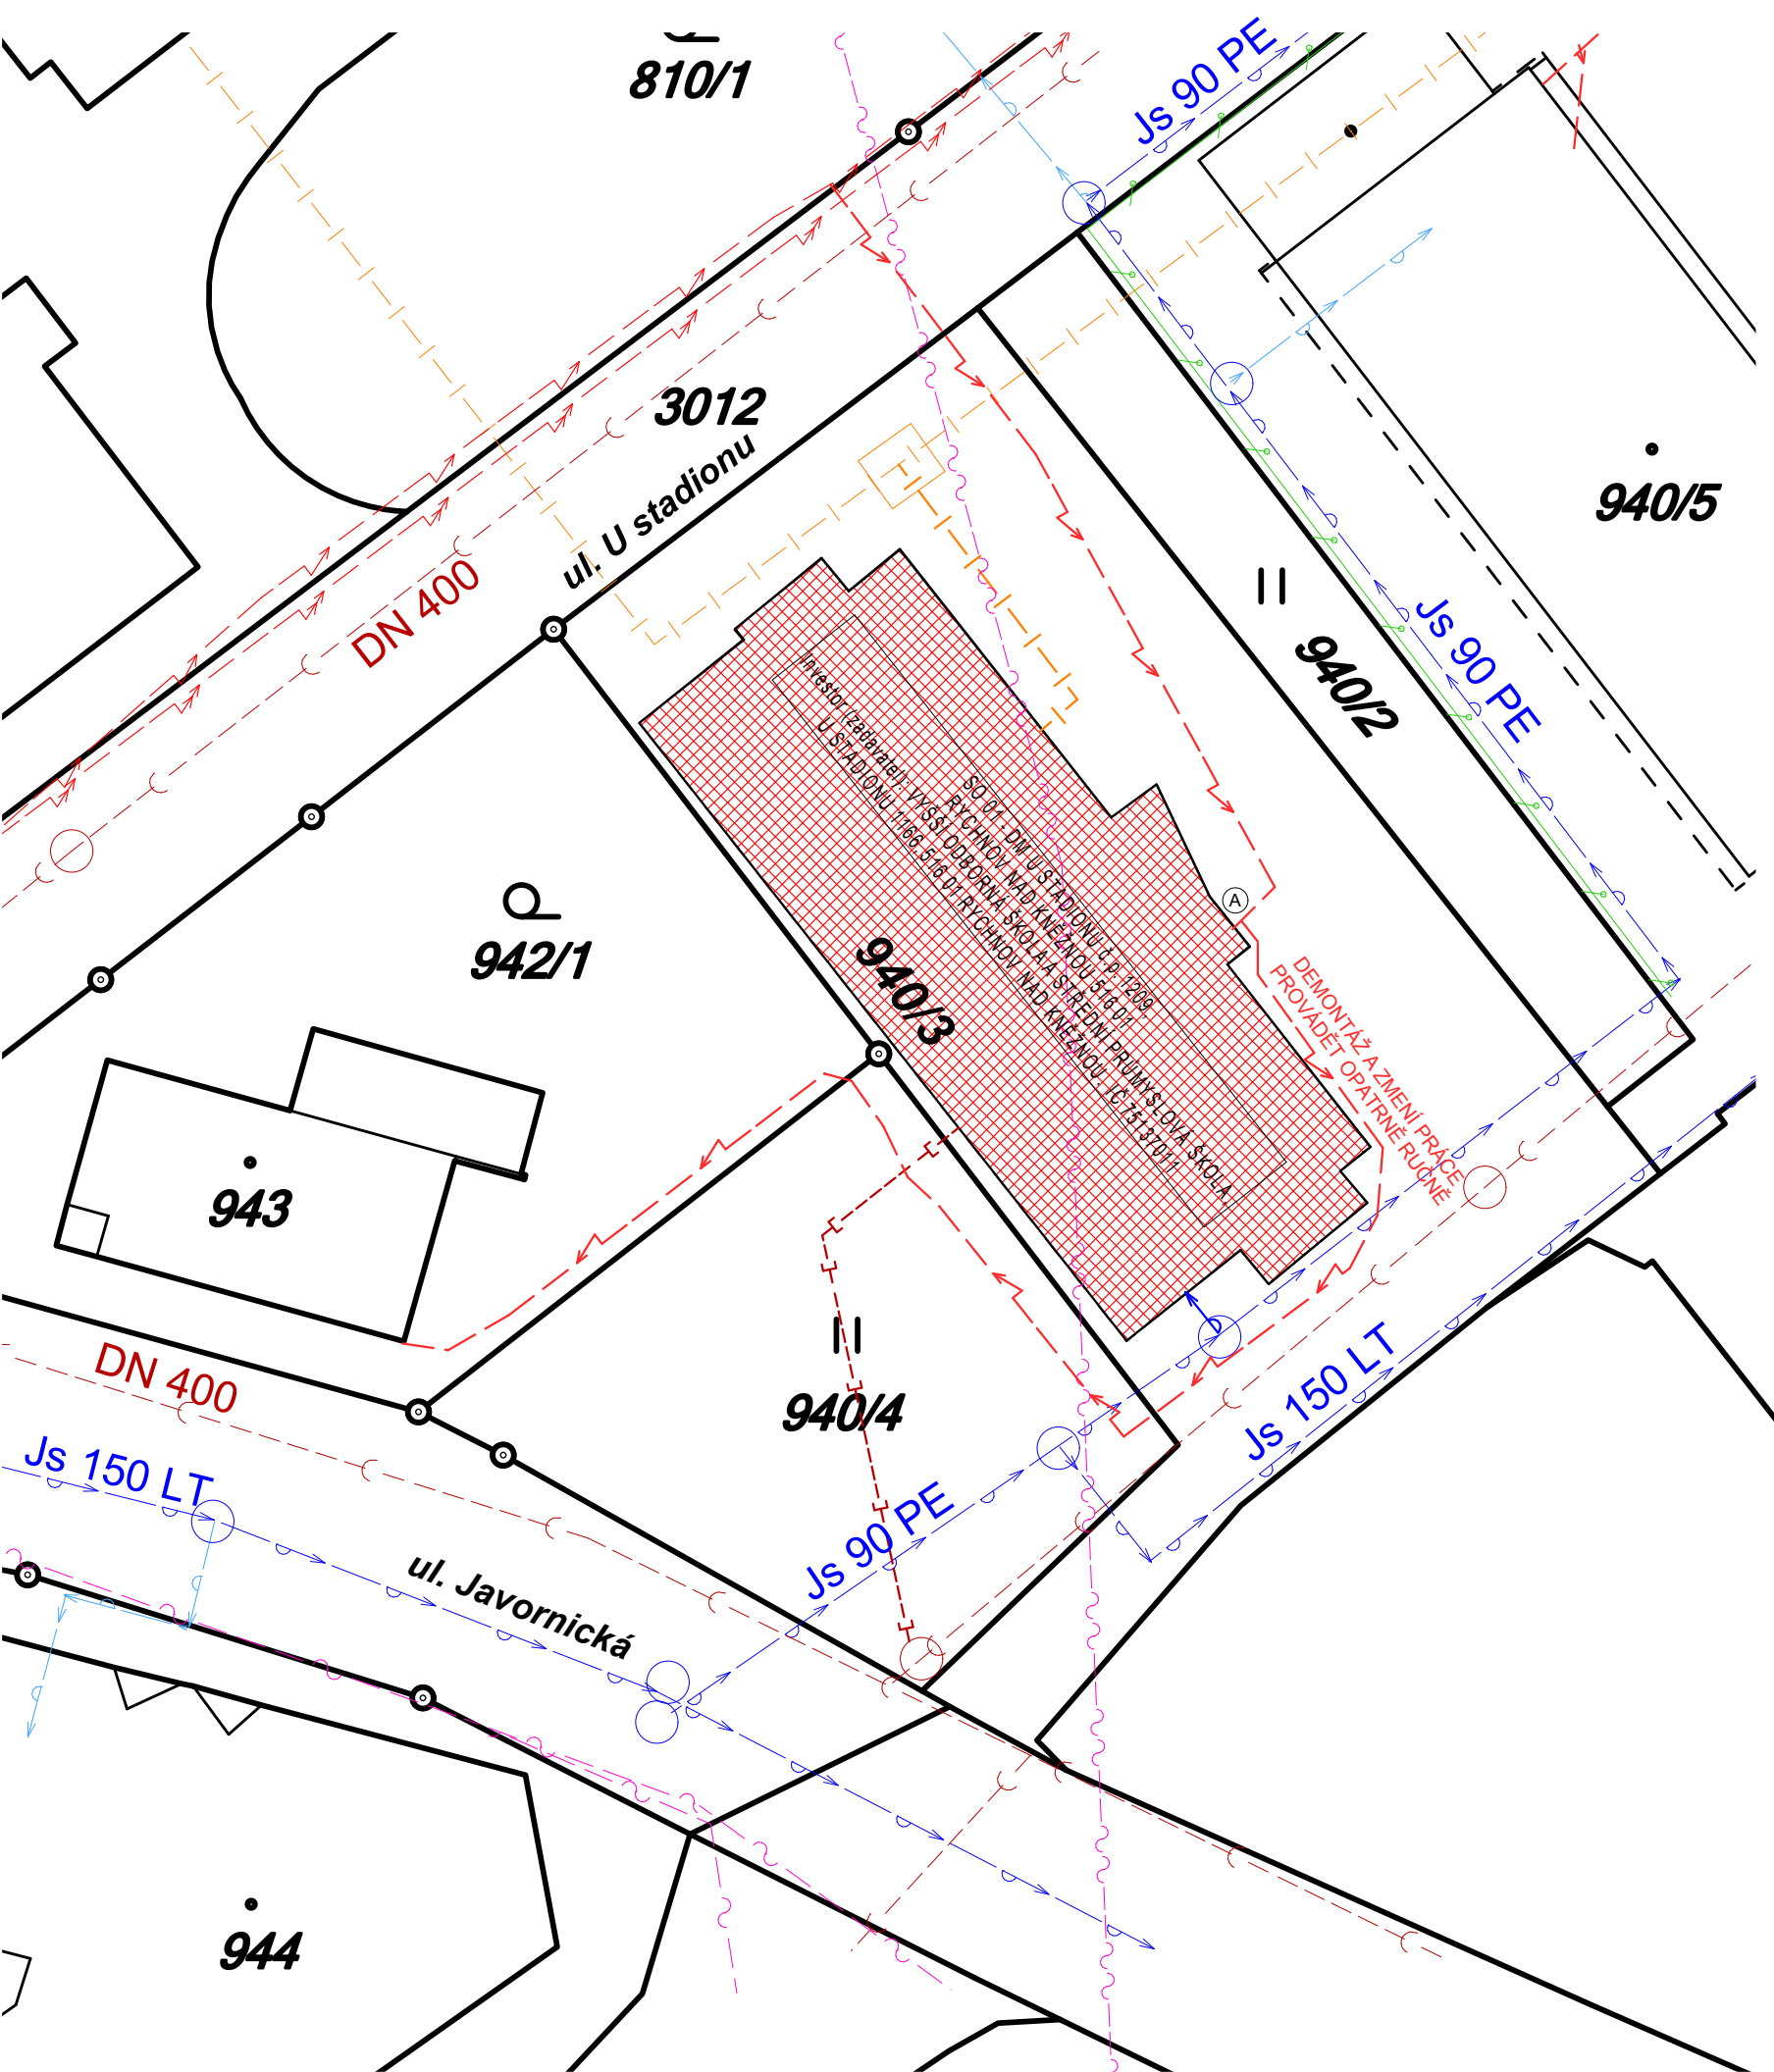

LEGENDA STÁVAJÍCÍCH OBJEKTŮ

SO 01 - DM JAVORNICKÁ 1209, RYCHNOV NAD KNĚŽNOU 516 01

LEGENDA STÁVAJÍCÍCH VEDENÍ SÍTÍ

- STÁVAJÍCÍ KANALIZACE (STAVEBNÍ ÚPRAVOU NEBUDE DOTČENO)
- STÁVAJÍCÍ VODOVOD (STAVEBNÍ ÚPRAVOU NEBUDE DOTČENO)
- STÁVAJÍCÍ PODZEMNÍ ELEKTRICKÉ VEDENÍ NN (STAVEBNÍ ÚPRAVOU NEBUDE DOTČENO)
- STÁVAJÍCÍ PODZEMNÍ ELEKTRICKÉ VEDENÍ VN (STAVEBNÍ ÚPRAVOU NEBUDE DOTČENO)
- STÁVAJÍCÍ VEDENÍ VEŘEJNÉHO OSVĚTLENÍ (STAVEBNÍ ÚPRAVOU NEBUDE DOTČENO)
- STÁVAJÍCÍ NADZEMNÍ VEDENÍ DATOVÉHO KABELU VE SPRÁVĚ VOŠ RYCHNOV NAD KNĚŽNOU (STAVEBNÍ ÚPRAVOU NEBUDE DOTČENO)
- STÁVAJÍCÍ VEDENÍ SDĚLOVACÍHO KABELU VE SPRÁVĚ O2 (STAVEBNÍ ÚPRAVOU NEBUDE DOTČENO)
- STÁVAJÍCÍ VEDENÍ ZÁSOBOVÁNÍ OBJEKTU TEPEM (STAVEBNÍ ÚPRAVOU NEBUDE DOTČENO)
- EL ROZVADĚČ + HLAVNÍ VYPÍNAČ EL. V OBJEKTU

LEGENDA STÁVAJÍCÍCH PODZEMNÍCH PŘÍPOJEK

- STÁVAJÍCÍ KANALIZAČNÍ PŘÍPOJKA (STAVEBNÍ ÚPRAVOU NEBUDE DOTČENO)
- STÁVAJÍCÍ VODOVODNÍ PŘÍPOJKA (STAVEBNÍ ÚPRAVOU NEBUDE DOTČENO)
- STÁVAJÍCÍ PŘÍPOJKA ELEKTRICKÉHO VEDENÍ NN (STAVEBNÍ ÚPRAVOU NEBUDE DOTČENO)
- STÁVAJÍCÍ PŘÍPOJKA VEDENÍ ZÁSOBOVÁNÍ OBJEKTU TEPEM (STAVEBNÍ ÚPRAVOU NEBUDE DOTČENO)

LEGENDA PŘEDPOKLÁDANÉHO KRYTÍ VEDENÍ PODZEMNÍCH SÍTÍ

Tabulka 52HN10 z normy ČSN 33 2000-5-52

| Napětí kV | Hloubka v cm | | |
|--------------|--------------|---------|-------------------------------|
| | terén | chodník | vozovka kranice vozovky |
| do 1 | 35 | 35 | 100 |
| 1 až 10 | 70 | 50 | 100 |
| 10 až 35 | 100 | 100 | 100 |
| 35 až 110 | 130 | 130 | 130 |

Nejmenší dovolené vzdálenosti při souběhu
podzemních sítí v cm dle ČSN 73 6005

| | vodorovné: | svislé: |
|--------------|------------|---------|
| sděl.kabely | 30/10 | 30/10 |
| plyn | 40/60 | 10 |
| vodovod | 40 | 40/20 |
| tepelné sítě | 30 | 30 |
| kanalizace | 50 | 30 |

POZNÁMKY:

- PROJEKTOVÁ DOKUMENTACE JE NAVRŽENA DLE DOSTUPNÝCH MOŽNÝCH INFORMACÍ, PŘI STAVEBNÍCH PRÁCECH MOHOU BÝT ZJIŠTĚNY TAKOVÉ SKUTEČNOSTI, KTERÉ MOHOU OVLIVNIT PŘEDPOKLAD A ROZSAH PRACÍ V TĚCHTO PŘÍPÁDECH BUDE PROJEKTANT V PŘEDSTIHU UPOZORNĚN A ÚPRAVA BUDE ŘEŠENA V RÁMCÍ ZMĚNOVÉHO ŘÍZENÍ

- STAVEBNÍ ÚPRAVY NA OBJEKTU SE TÝKAJÍ POUZE ZATEPLENÍ OBVODOVÉHO PLÁŠTĚ, PŘI KTERÉM DOJDE K DEMONTÁŽI OKAPOVÝCH CHODNÍKŮ A ZATEPLENÍ 500mm POD ÚT. VZHLEDEM K TOMU, ŽE SE V ZÁJMOVÉM ÚZEMÍ MOHOU NACHÁZET PODZEMNÍ SÍTĚ, KTERÁ NEJSOU VE SPRÁVĚ ORGANIZACÍ SPRÁVUJÍCÍ VODOVODNÍ, KANALIZAČNÍ, ELEKTRICKÁ, SDĚLOVACÍ, PLYNOVÁ A DALŠÍ VEDENÍ BUDOU ZEMNÍ PRÁCE PROBÍHAT S MAXIMÁLNÍ OPATRNOSTÍ.
- VEŠKERÁ VEDENÍ SÍTÍ JSOU ZAKRESLENA POUZE ORIENTAČNĚ V PŘÍBLIŽNÉ POLOZE
- V PŘÍPÁDĚ POTŘEBY BUDOU OSLOVENI SPRÁVACÍ JEDNOTLIVÝCH SÍTÍ, ABY PŘESNĚ VYTYČILI SVÁ VEDENÍ, PŘÍPADNĚ BUDE NUTNÉ TYTO SÍTĚ ZABEZPEČIT TAKOVÝM ZPŮSOBEM, ABY NEDOŠLO K ÚRAZU NEBO POŠKOZENÍ DANÉHO VEDENÍ.

±0,000 = STÁVAJÍCÍ ÚROVEŇ PODLAHY V 1.NP

| | | | |
|-----------------------|--|-----------------|--|
| Zodpovědný projektant | Ing. Jaroslav Myšák | Autorizace: |  IRBOS s.r.o. Čestlice 115 Kostelec nad Orlicí 517 41 www.irbos.cz |
| Vypracoval | Ing. Oldřich Barviř | | |
| Kraj : | KRÁLOVEHRADECKÝ M.Ú. : RYCHNOV NAD KNĚŽNOU | | |
| Investor : | VYŠŠÍ ODBORNÁ ŠKOLA A STŘEDNÍ PRŮMYSL OVÁ ŠKOLA, U STADIONU 1166, 516 01 RYCHNOV NAD KNĚŽNOU. IČ 75137011 | | |
| Akce : | ZATEPELNÍ VOŠ a SPŠ, RYCHNOV NAD KNĚŽNOU, U STADIONU 1166 (DM JAVORNICKÁ), [STAVEBNÍ ÚPRAVY - ZATEPLENÍ OBVODOVÉHO PLÁŠTĚ DOMOVA MLÁDEŽE, U STADIONU č.p 1209] st. p. č. 940/3, k.ú. Rychnov nad Kněžnou (744107) SITUACE STAVBY | Číslo zakázky : | |
| | | Stupeň PD : | DSP + DPS |
| | | Datum : | 4/2014 |
| | | Měřítko : | 1 : 350 |
| | | Formát : | 2x A4 |
| Název : | KOORDINAČNÍ SITUACE | Číslo výkresu : | C.3 |