


KOORDINAČNÍ SITUACE

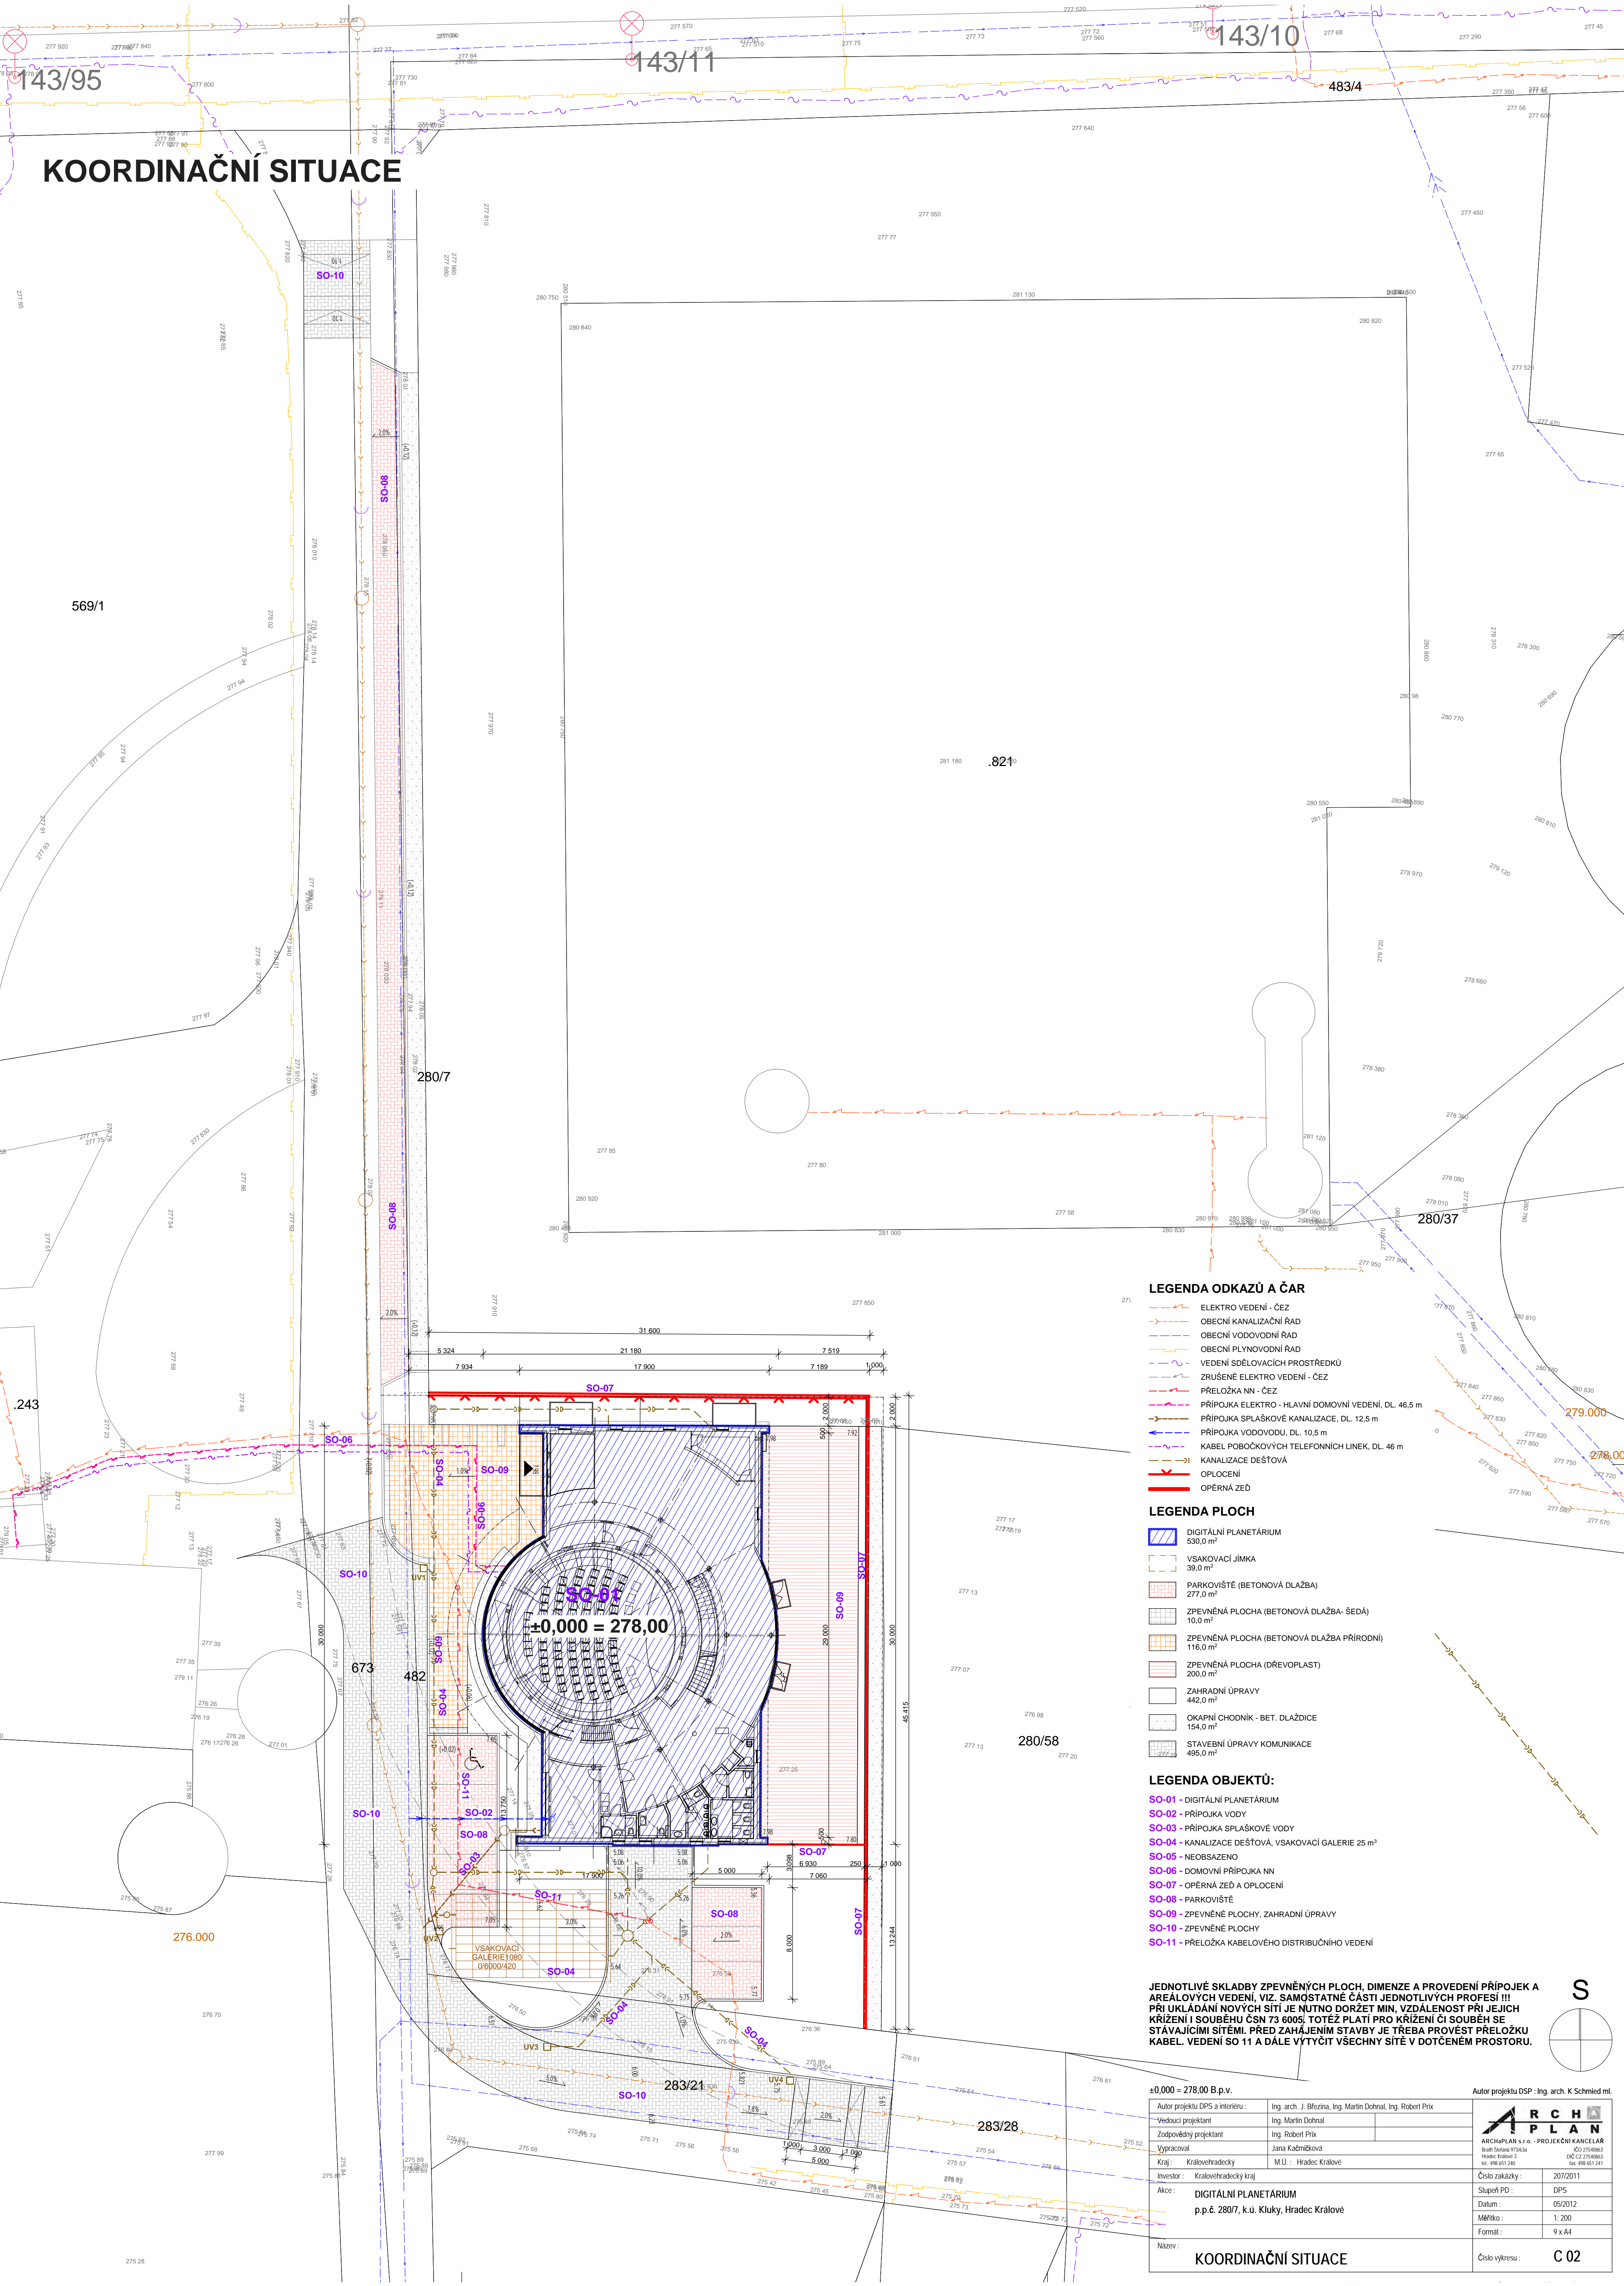

LEGENDA ODKAZŮ A ČAR

- ELEKTRO VEDENÍ - ČEZ
- OBEČNÍ KANALIZAČNÍ ŘAD
- OBEČNÍ VODOVODNÍ ŘAD
- OBEČNÍ PLYNOVODNÍ ŘAD
- VEDENÍ SĎĚLOVACÍCH PROSTŘEDKŮ
- ZRUŠENÉ ELEKTRO VEDENÍ - ČEZ
- PŘELOŽKA NN - ČEZ
- PŘÍPOJKA ELEKTRO - HLAVNÍ DOMOVNÍ VEDENÍ, DL. 46,5 m
- PŘÍPOJKA SPLAŠKOVÉ KANALIZACE, DL. 12,5 m
- PŘÍPOJKA VODOVODU, DL. 10,5 m
- KABEL POBOČKOVÝCH TELEFONNÍCH LINEK, DL. 46 m
- KANALIZACE DEŠŤOVÁ
- OPLOCENÍ
- OPĚRNÁ ZĚD


LEGENDA PLOCH

 
- DIGITÁLNÍ PLANETÁRIUM 530,0 m²
- VSÁKOVACÍ JÍMKY 39,0 m²
- PARKOVIŠTĚ (BETONOVÁ DLAŽBA) 277,0 m²
- ZPEVNĚNÁ PLOCHA (BETONOVÁ DLAŽBA - ŠEDÁ) 10,0 m²
- ZPEVNĚNÁ PLOCHA (BETONOVÁ DLAŽBA PŘÍRODNÍ) 116,0 m²
- ZPEVNĚNÁ PLOCHA (DŘEVOPLAST) 200,0 m²
- ZAHRADNÍ ÚPRAVY 442,0 m²
- OKAPNÍ CHODNÍK - BET. DLAŽDICE 154,0 m²
- STAVEBNÍ ÚPRAVY KOMUNIKACE 495,0 m²

LEGENDA OBJEKTŮ:

- SO-01 - DIGITÁLNÍ PLANETÁRIUM
- SO-02 - PŘÍPOJKA VODY
- SO-03 - PŘÍPOJKA SPLAŠKOVÉ VODY
- SO-04 - KANALIZACE DEŠŤOVÁ, VSÁKOVACÍ GALERIE 25 m³
- SO-05 - NEOBSAZENO
- SO-06 - DOMOVNÍ PŘÍPOJKA NN
- SO-07 - OPĚRNÁ ZĚD A OPLOCENÍ
- SO-08 - PARKOVIŠTĚ
- SO-09 - ZPEVNĚNÉ PLOCHY, ZAHRADNÍ ÚPRAVY
- SO-10 - ZPEVNĚNÉ PLOCHY
- SO-11 - PŘELOŽKA KABELOVÉHO DISTRIBUČNÍHO VEDENÍ

JEDNOTLIVÉ SKLADBY ZPEVNĚNÝCH PLOCH, DIMENZE A PROVEDENÍ PŘÍPOJEK A AREÁLOVÝCH VEDENÍ, VIZ. SAMOSTATNÉ ČÁSTI JEDNOTLIVÝCH PROFESÍ !!!  
PŘI UKLÁDÁNÍ NOVÝCH SÍTÍ JE NUTNO DORŽET MIN. VZDÁLENOST PŘI JEJICH KŘÍŽENÍ I SOUBĚHU ČSN 73 6005; TOTÉŽ PLATÍ PRO KŘÍŽENÍ CI SOUBĚH SE STÁVAJÍCIMI SÍTĚMI. PŘED ZAHÁJENÍM STAVBY JE TŘEBA PROVĚST PŘELOŽKU KABEL. VEDENÍ SO 11 A DÁLĚ VYTÝČIT VŠECHNY SÍTĚ V DOTČENÉM PROSTORU.

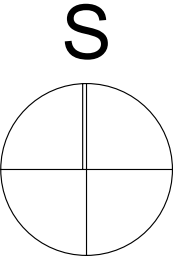

±0,000 = 278,00 B.p.v.		Autor projektu DSP : Ing. arch. K. Schmied ml.	
Autor projektu DPS a interiéru : Vedoucí projektant : Zodpovědný projektant : Výpracoval : Kraj : Investor :		<div> ARCHPLAN s.r.o. - PROJEKČNÍ KANCELÁŘ Bratři Šolcovi 113/3a 40 010 Mladá Hradec Králové 3 tel. 498 601 380 fax 498 601 341</div>	
Ing. arch. J. Březina, Ing. Martin Dohnal, Ing. Robert Píx Ing. Martin Dohnal Ing. Robert Píx Jana Kačímková M.Ú. : Hradec Králové			
Kraj : Královéhradecký Investor : Královéhradecký kraj		Číslo zakázky : 207/2011	
Adresa : DIGITÁLNÍ PLANETÁRIUM p.p.č. 280/7, k.ú. Kluky, Hradec Králové		Stupeň PD : DPS Datum : 05/2012 Měřítko : 1:200 Formát : 9 x A4	
Název : KOORDINAČNÍ SITUACE		Číslo výkresu : C 02	